


PROJECTE D'ACTIVITAT DE RESTAURANT		
SERIS ENGINYERS SL		
LA PIEMONTESA REUS II		
SITUACIÓ CALLE BATAN, 32 43204 - REUS		
PROMOTOR BATAN PIEMONTESA, SL		
FECHA	SITUACIÓN -EMPLAZAMIENTO	EXPEDIENTE
15/05/2018		V.03
FECHA	MODIFICACIÓN	COLABORADORES
15/05/2017	V. 01	Batán Remunció
02/10/2017	V. 02	Batán Remunció
15/05/2018	V. 03	Miró Remunció
OBSERVACIONES		
		RENUNCIO MONDRAGON, SIDRO (AUTENTICACIÓN)

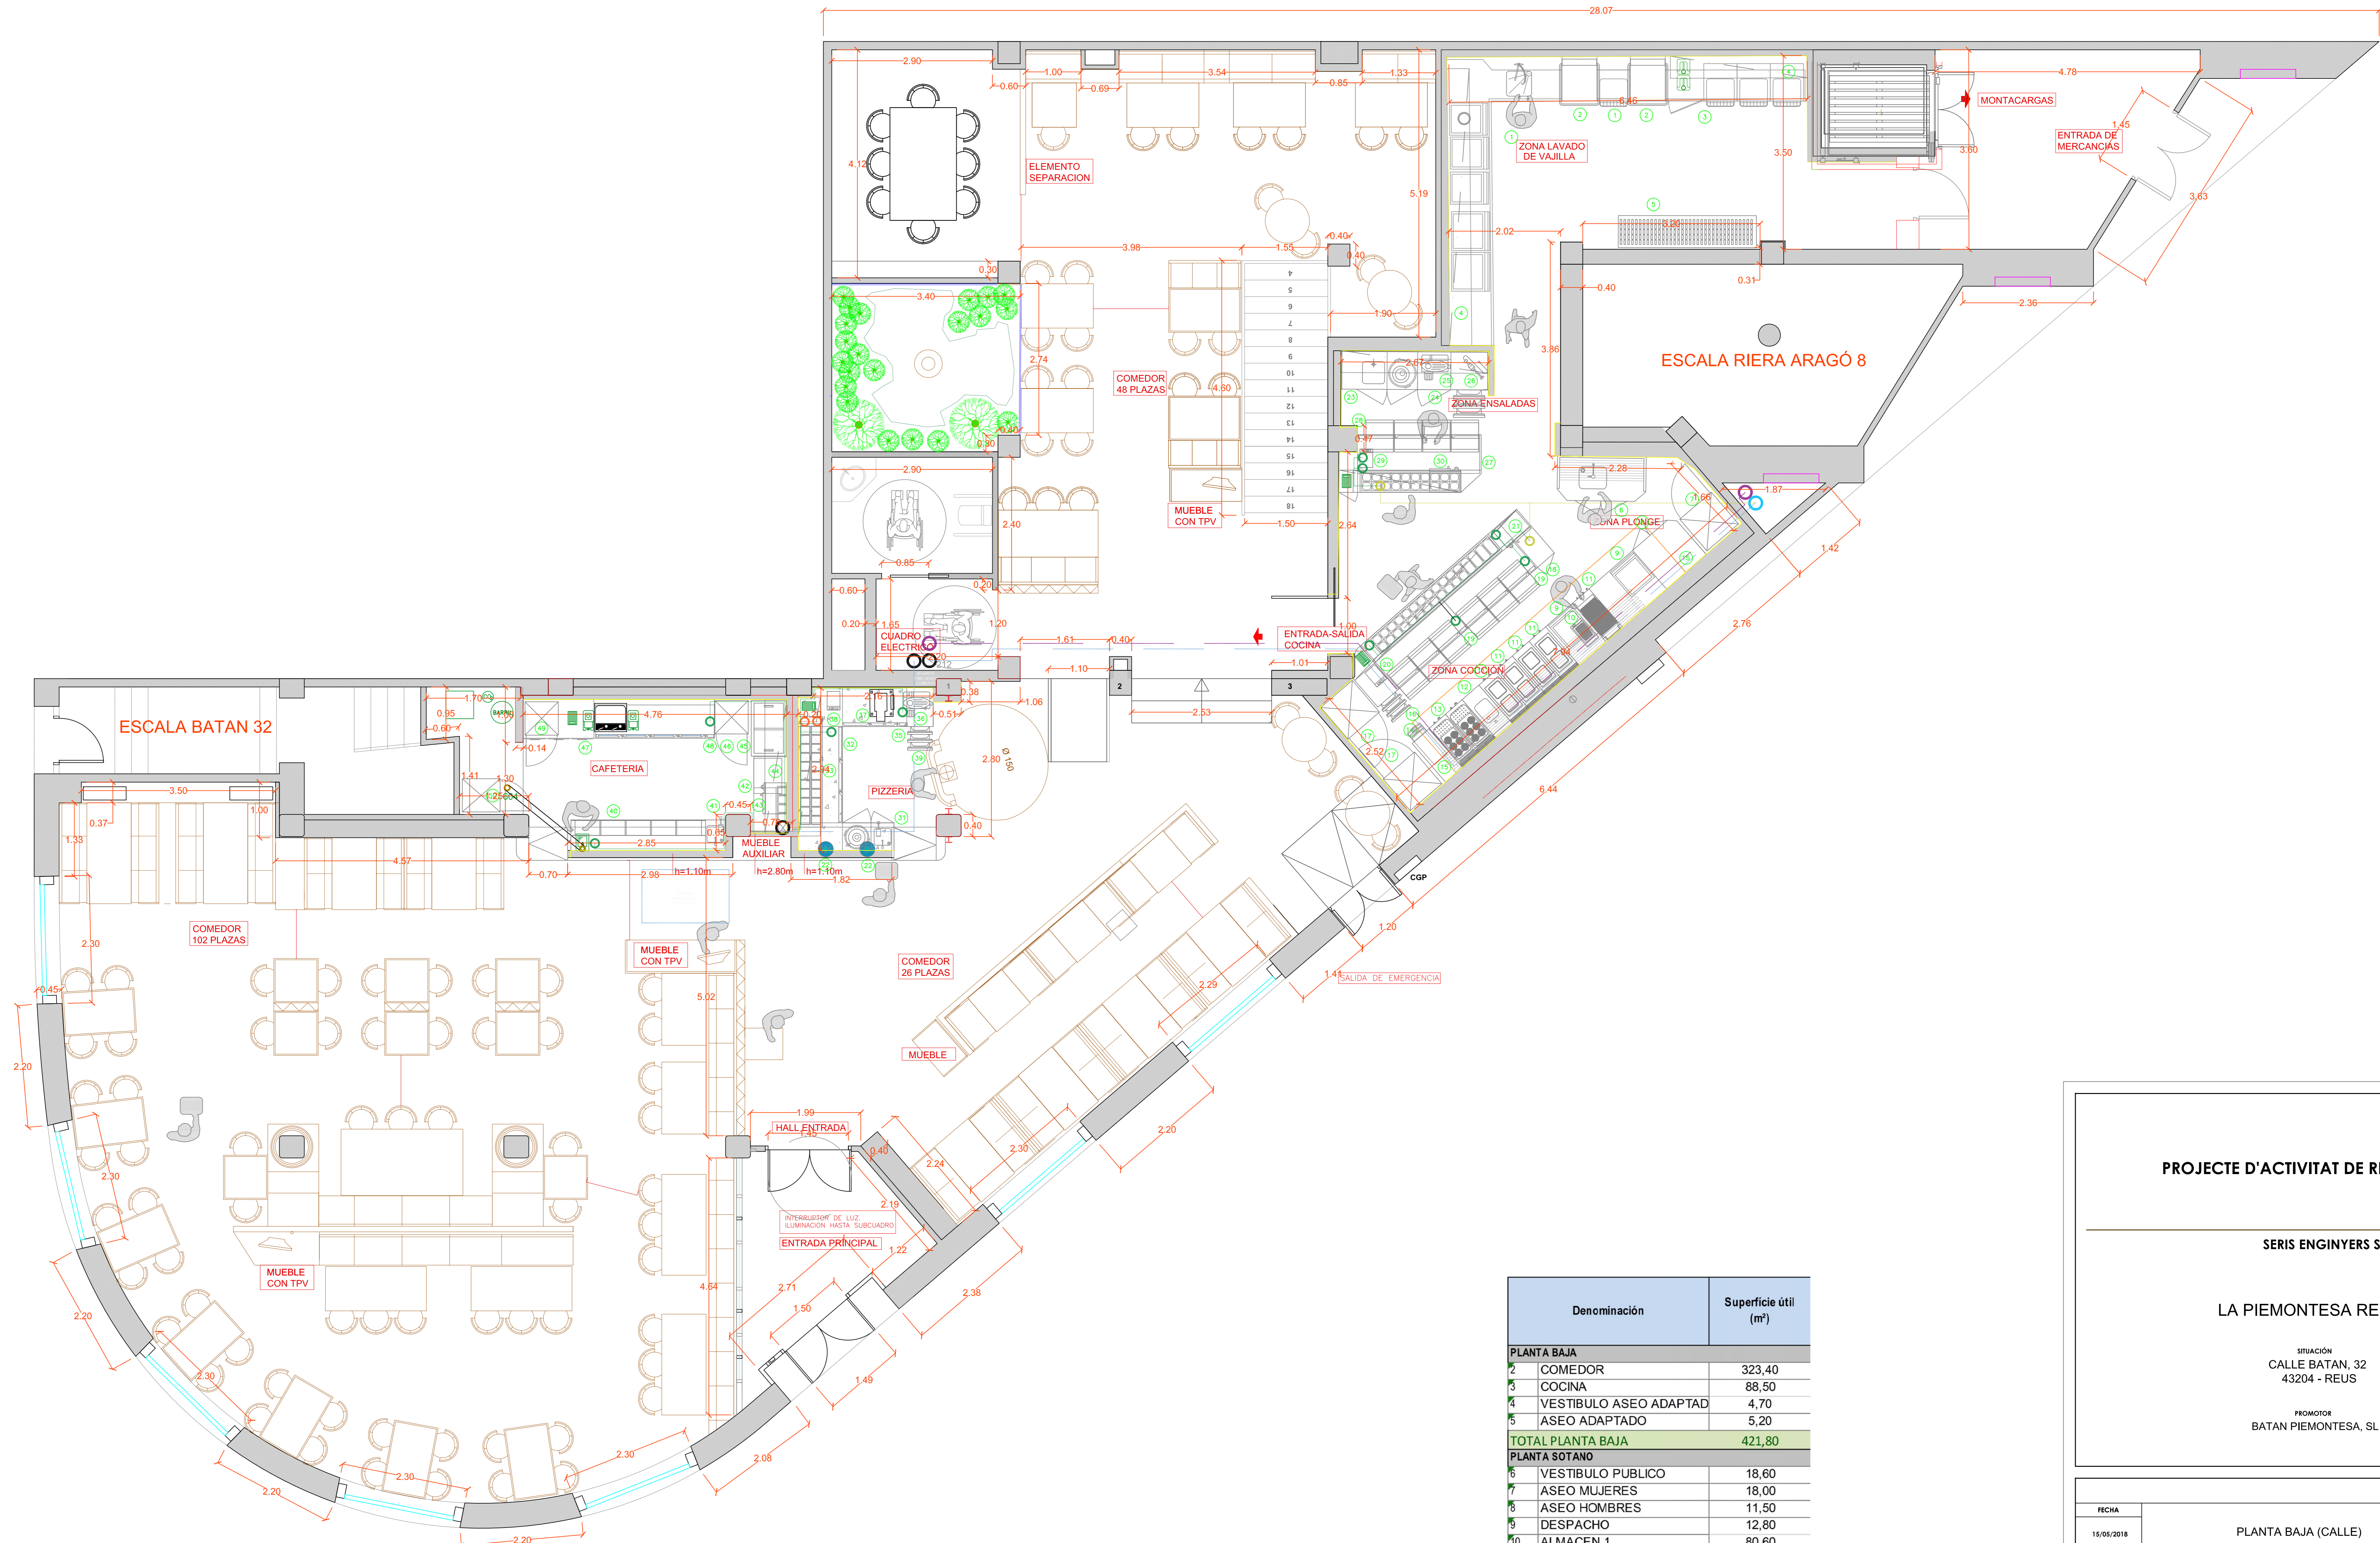

Denominación	Superficie útil (m²)
PLANTA BAJA	
2 COMEDOR	323,40
3 COCINA	88,50
4 VESTIBULO ASEO ADAPTAD	4,70
5 ASEO ADAPTADO	5,20
TOTAL PLANTA BAJA	421,80
PLANTA SOTANO	
6 VESTIBULO PUBLICO	18,60
7 ASEO MUJERES	18,00
8 ASEO HOMBRES	11,50
9 DESPACHO	12,80
10 ALMACEN 1	80,60
11 ALMACEN 2	3,70
12 ALMACEN 3	3,50
13 VESTIBULO INTERNO	9,00
14 VESTUARIO 1	8,60
15 VESTUARIO 2	8,60
16 CUARTO INSTALACIONES	13,80
TOTAL PLANTA SOTANO	188,70
TOTALES	610,50

PROYECTE D'ACTIVITAT DE RESTAURANT

SERIS ENGINYERS SL

LA PIEMONTESA REUS II


SITUACIÓN
CALLE BATAN, 32
43204 - REUS

PROMOTOR
BATAN PIEMONTESA, SL

FECHA	PLANTA BAJA (CALLE)		EXPEDIENTE
15/05/2018	ACOTADA CON SUPERFICIES		V.03
ESCALA			
FECHA	MODIFICACIÓN	COLABORADORES	
10/08/2017	V. 01	Isidre Renuncio	
02/10/2017	V. 02	Isidre Renuncio	
15/05/2018	V. 03	Isidre Renuncio	

OBSERVACIONES	RENUNCIO MONDRAGON, ISIDRE (AUTENTICACIÓN)	RENUNCIO MONDRAGON, ISIDRE (AUTENTICACIÓN)
---------------	--	--

C/DE LA PIEMONTESA, 17 - 43204 REUS (TARRAGONA) - CATALUNYA - ESPAÑA. TEL: 977 300 009. E-MAIL: oficina@serisenginyers.com

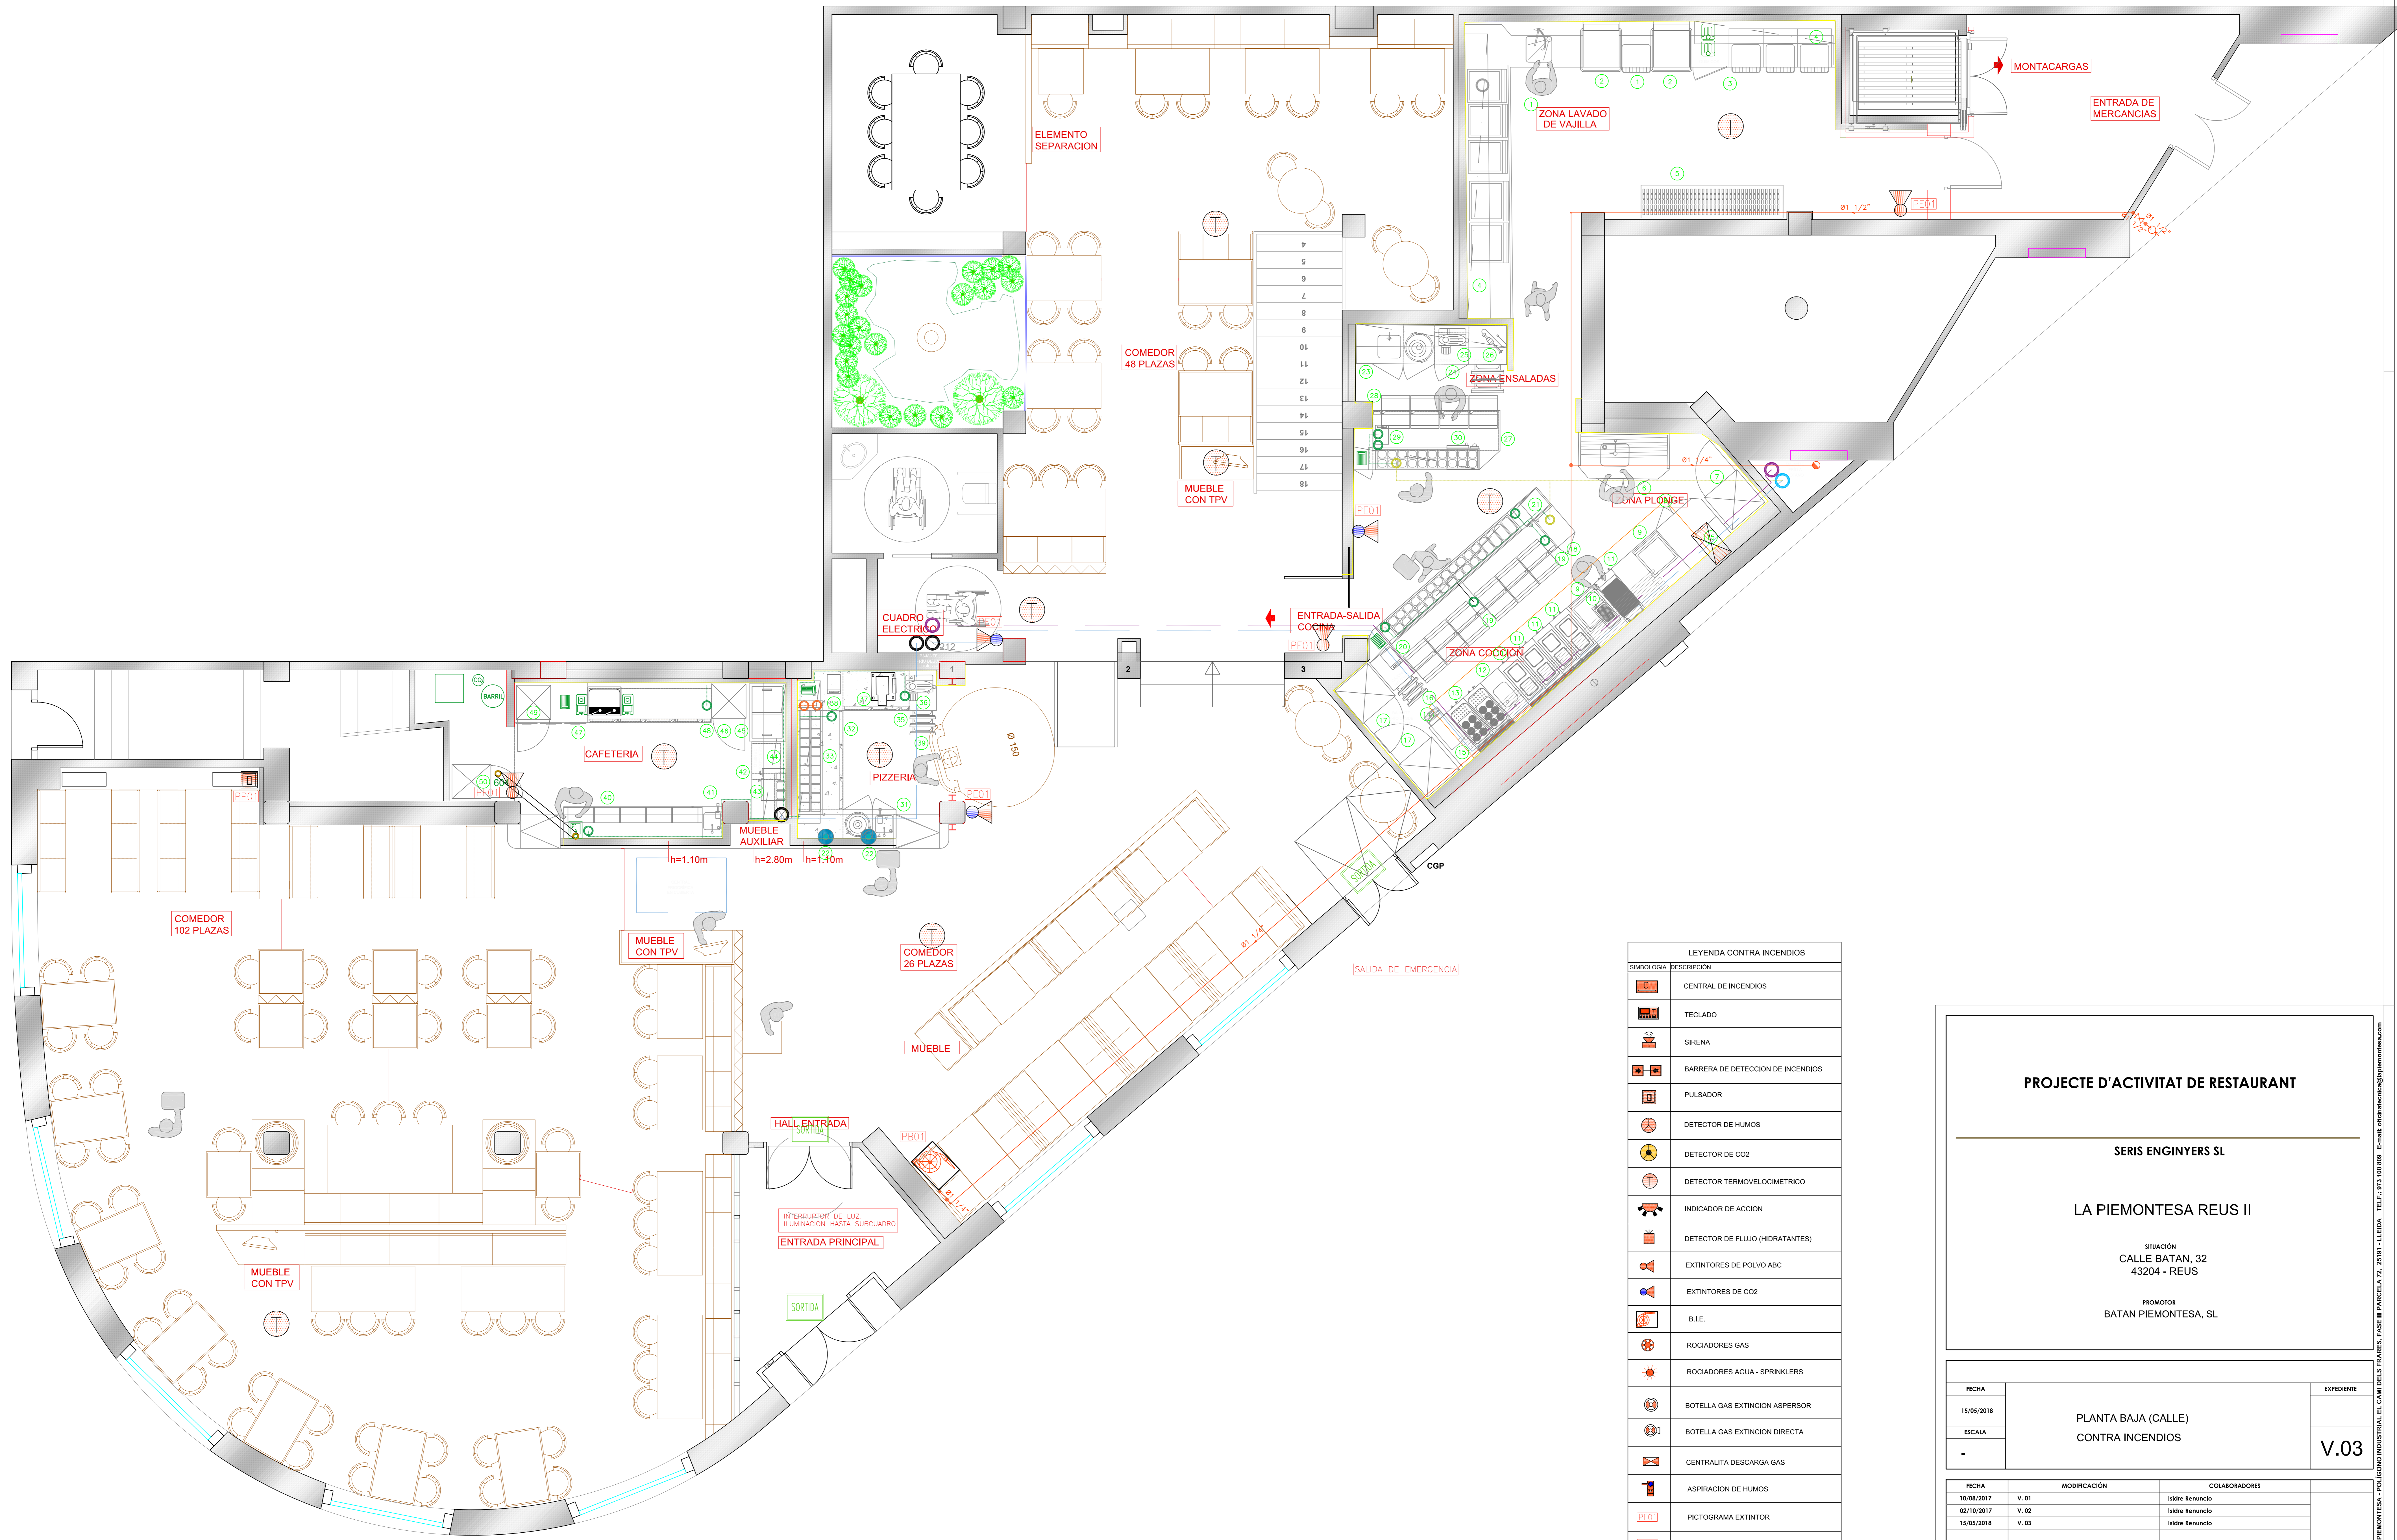

LEYENDA CONTRA INCENDIOS	
SIMBOLOGIA	DESCRIPCION
[Icon]	CENTRAL DE INCENDIOS
[Icon]	TECLADO
[Icon]	SIRENA
[Icon]	BARRERA DE DETECCION DE INCENDIOS
[Icon]	PULSADOR
[Icon]	DETECTOR DE HUMOS
[Icon]	DETECTOR DE CO2
[Icon]	DETECTOR TERMOCROMETRICO
[Icon]	INDICADOR DE ACCION
[Icon]	DETECTOR DE FLUJO (HIDRATANTES)
[Icon]	EXTINTORES DE POLVO ABC
[Icon]	EXTINTORES DE CO2
[Icon]	B.I.E.
[Icon]	ROCIADORES GAS
[Icon]	ROCIADORES AGUA - SPRINKLERS
[Icon]	BOTELLA GAS EXTINCION ASPERSOR
[Icon]	BOTELLA GAS EXTINCION DIRECTA
[Icon]	CENTRALITA DESCARGA GAS
[Icon]	ASPIRACION DE HUMOS
[Icon]	PICTOGRAMA PULSADOR EMERGENCIA
[Icon]	PICTOGRAMA B.I.E.
[Icon]	PICTOGRAMA SALIDA EMERGENCIA

PROJECTE D'ACTIVITAT DE RESTAURANT

SERIS ENGINYERS SL

LA PIEMONTESA REUS II

SITUACION
CALLE BATAN, 32
43204 - REUS

PROMOTOR
BATAN PIEMONTESA, SL


FECHA	MODIFICACION	COLABORADORES	EXPEDIENTE
15/05/2018	V. 01	Isidro Renuncio	V.03
	V. 02	Isidro Renuncio	
	V. 03	Isidro Renuncio	

RENUNCIO MONDRAGON, ISIDRO (AUTENTICACION)

Firmado digitalmente por RENUNCIO MONDRAGON, ISIDRO (AUTENTICACION).
 Número de reconocimiento EREI = 45.
 Fecha: 2018.05.03 12:41:57 +02'00'

C/VE: 131022020104404040407. Valor: 0,00000000 en http://sede.madrid.es/

OFICINA TECNICA: LA PIEMONTESA - POLIGONO INDUSTRIAL EL CAMI DELS STABES, FASE III PARCELA 72, 25191 - LLIBERA. TEL: 973 100 809. E-mail: oficinatecnica@serisenginyers.com

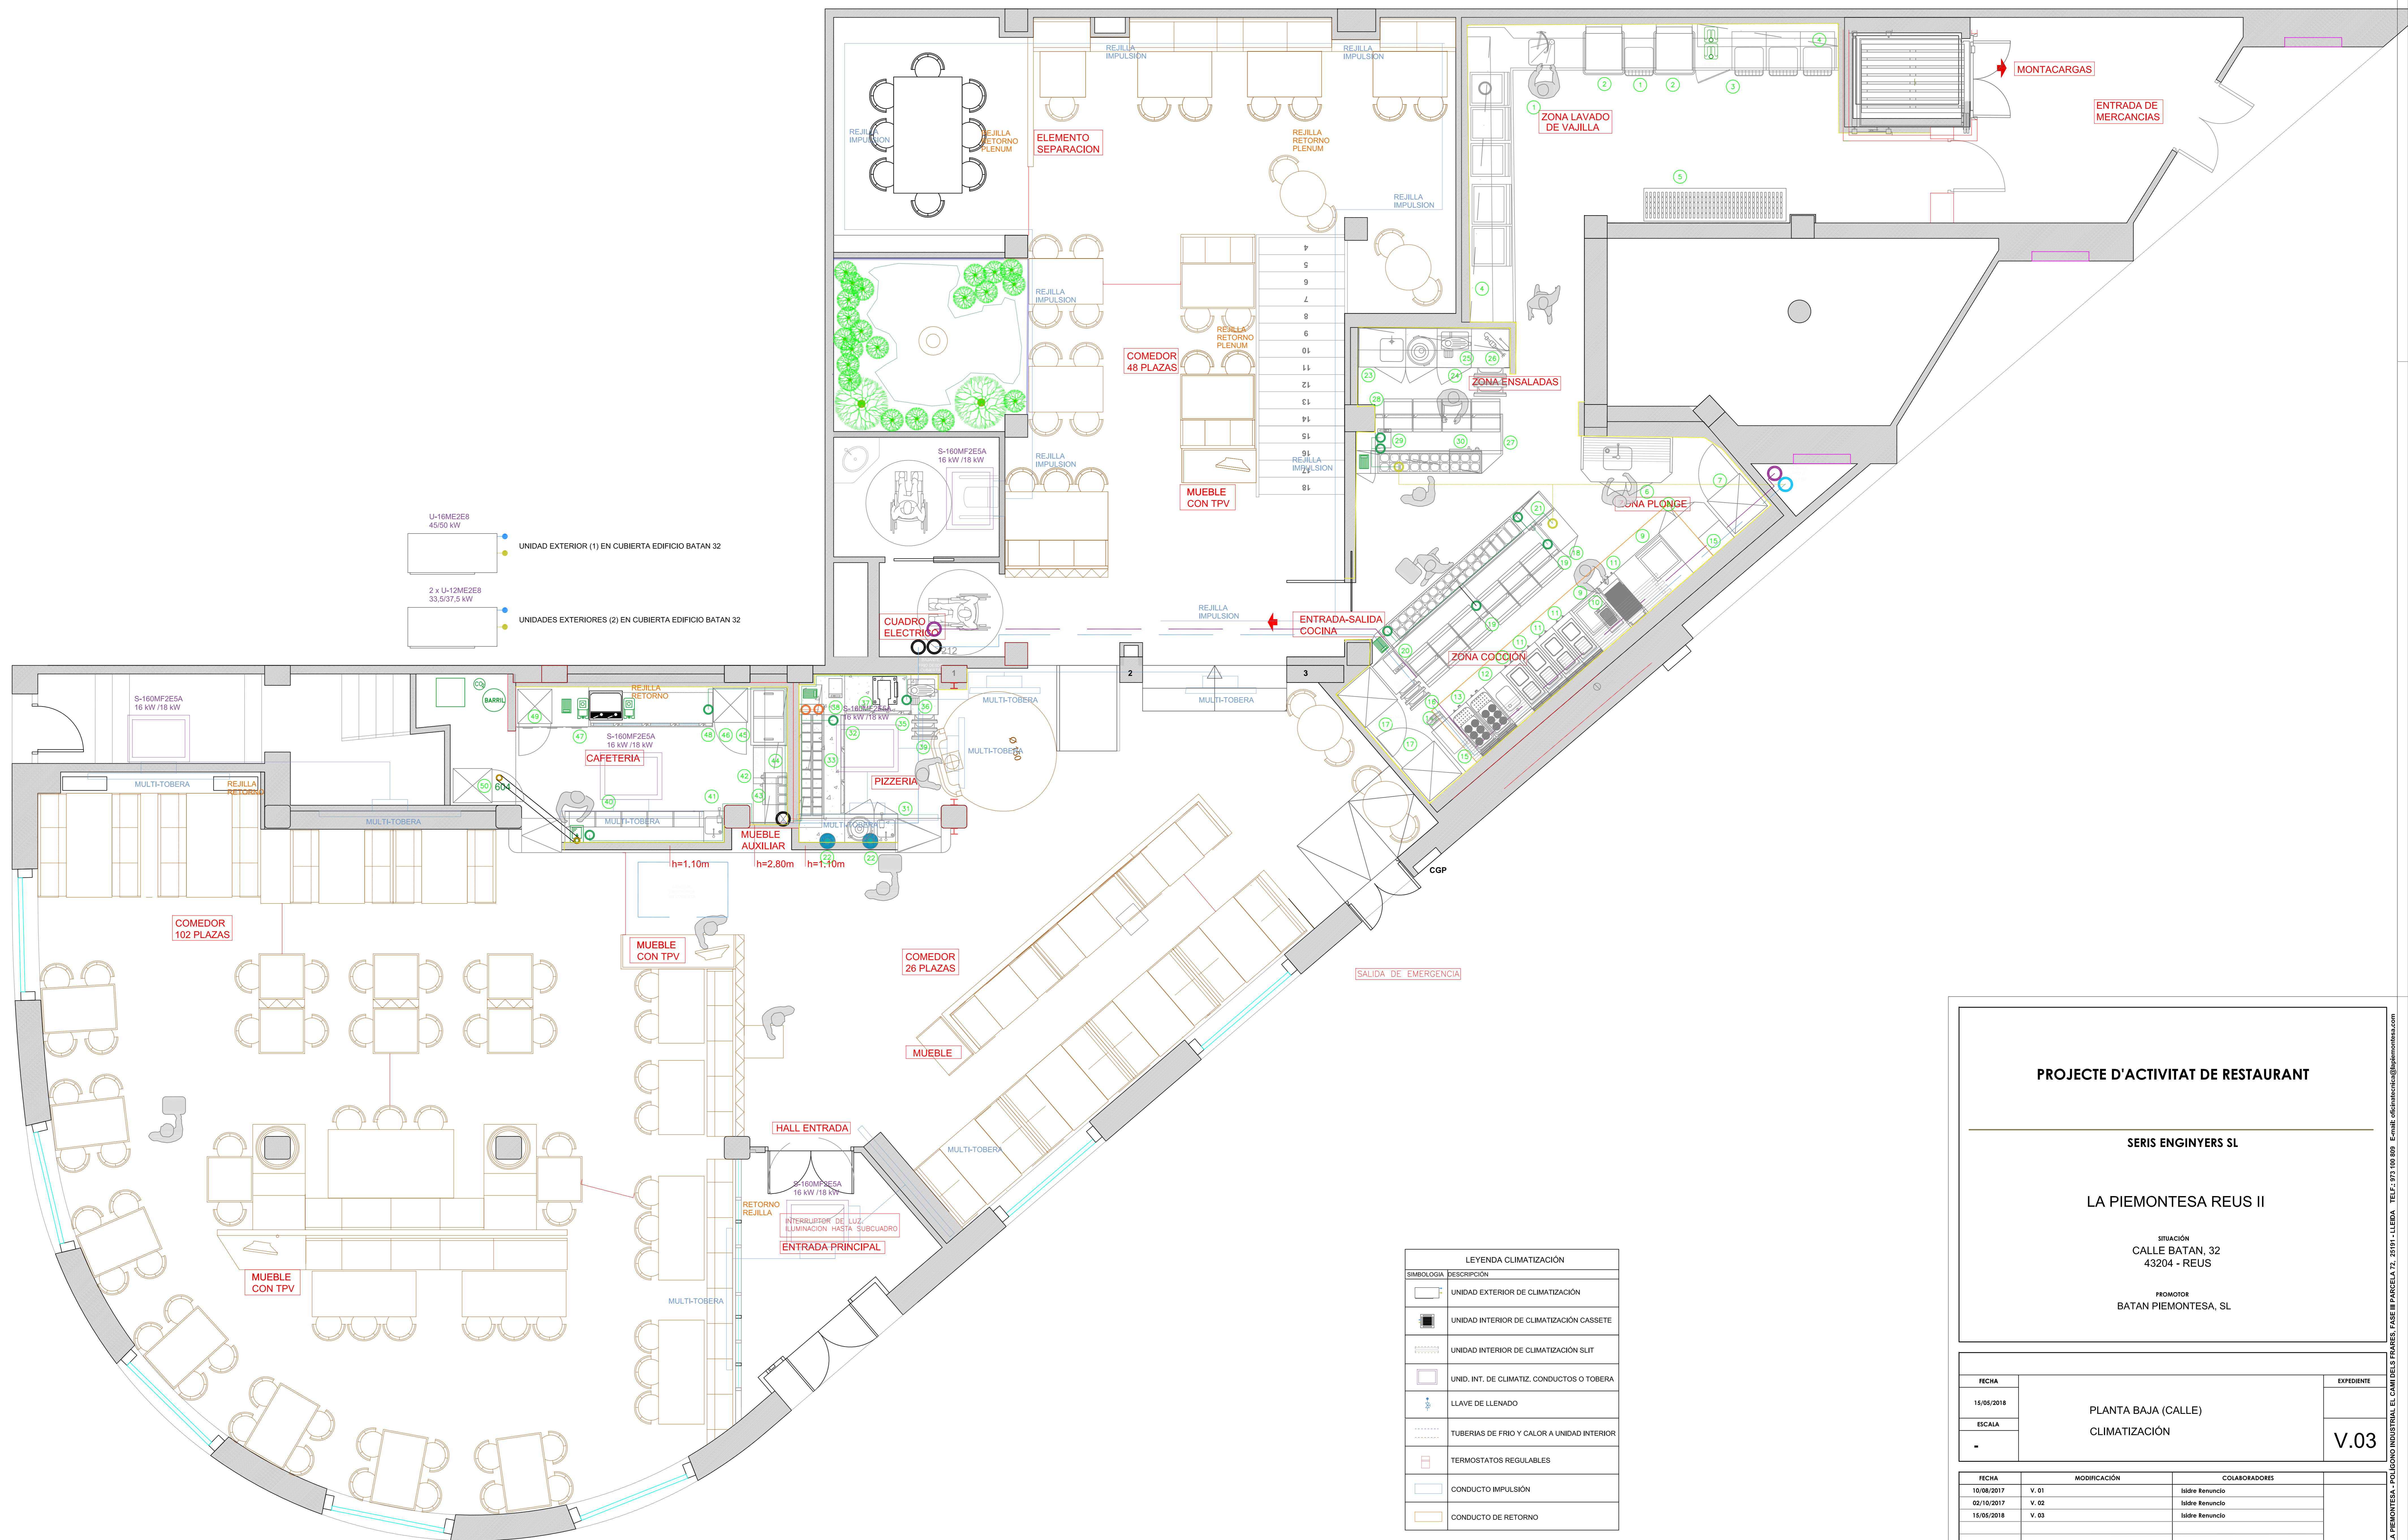

LEYENDA CLIMATIZACION	
SIMBOLIA	DESCRIPCION
[Symbol]	UNIDAD EXTERIOR DE CLIMATIZACION
[Symbol]	UNIDAD INTERIOR DE CLIMATIZACION CASSETE
[Symbol]	UNIDAD INTERIOR DE CLIMATIZACION SLIT
[Symbol]	UNID. INT. DE CLIMATIZ. CONDUCTOS O TOBERA
[Symbol]	LLAVE DE LLENADO
[Symbol]	TUBERIAS DE FRIO Y CALOR A UNIDAD INTERIOR
[Symbol]	TERMOSTATOS REGULABLES
[Symbol]	CONDUCTO IMPULSION
[Symbol]	CONDUCTO DE RETORNO

PROJECTE D'ACTIVITAT DE RESTAURANT

SERIS ENGINYERS SL

LA PIEMONTESA REUS II

SITUACION
 CALLE BATAN, 32
 43204 - REUS


PROMOTOR
 BATAN PIEMONTESA, SL

FECHA	MODIFICACION	COLABORADORES	EXFIENTE
15/05/2018	V. 01	Isidre Renuncio	V.03
02/10/2017	V. 02	Isidre Renuncio	
15/05/2018	V. 03	Isidre Renuncio	

OFICINA TECNICA: LA PIEMONTESA - POLIGONO INDUSTRIAL EL CAMI DELS STABES, FASE III PARCELA 72, 25191 - LLIBERA. TEL: 973 100 909. E-mail: oficinatcnica@serisenginyers.com


RENUNCIO MONDRAGON, ISIDRO (AUTENTICACION)

Firmado digitalmente por RENUNCIO MONDRAGON, ISIDRO. DN: cn=RENUNCIO MONDRAGON, ISIDRO, o=RENUNCIO MONDRAGON, ISIDRO, ou=RENUNCIO MONDRAGON, ISIDRO, email=RENUNCIO.MONDRAGON@SERIS.COM, c=ES. Fecha: 2018.05.15 14:49:42+02'00'

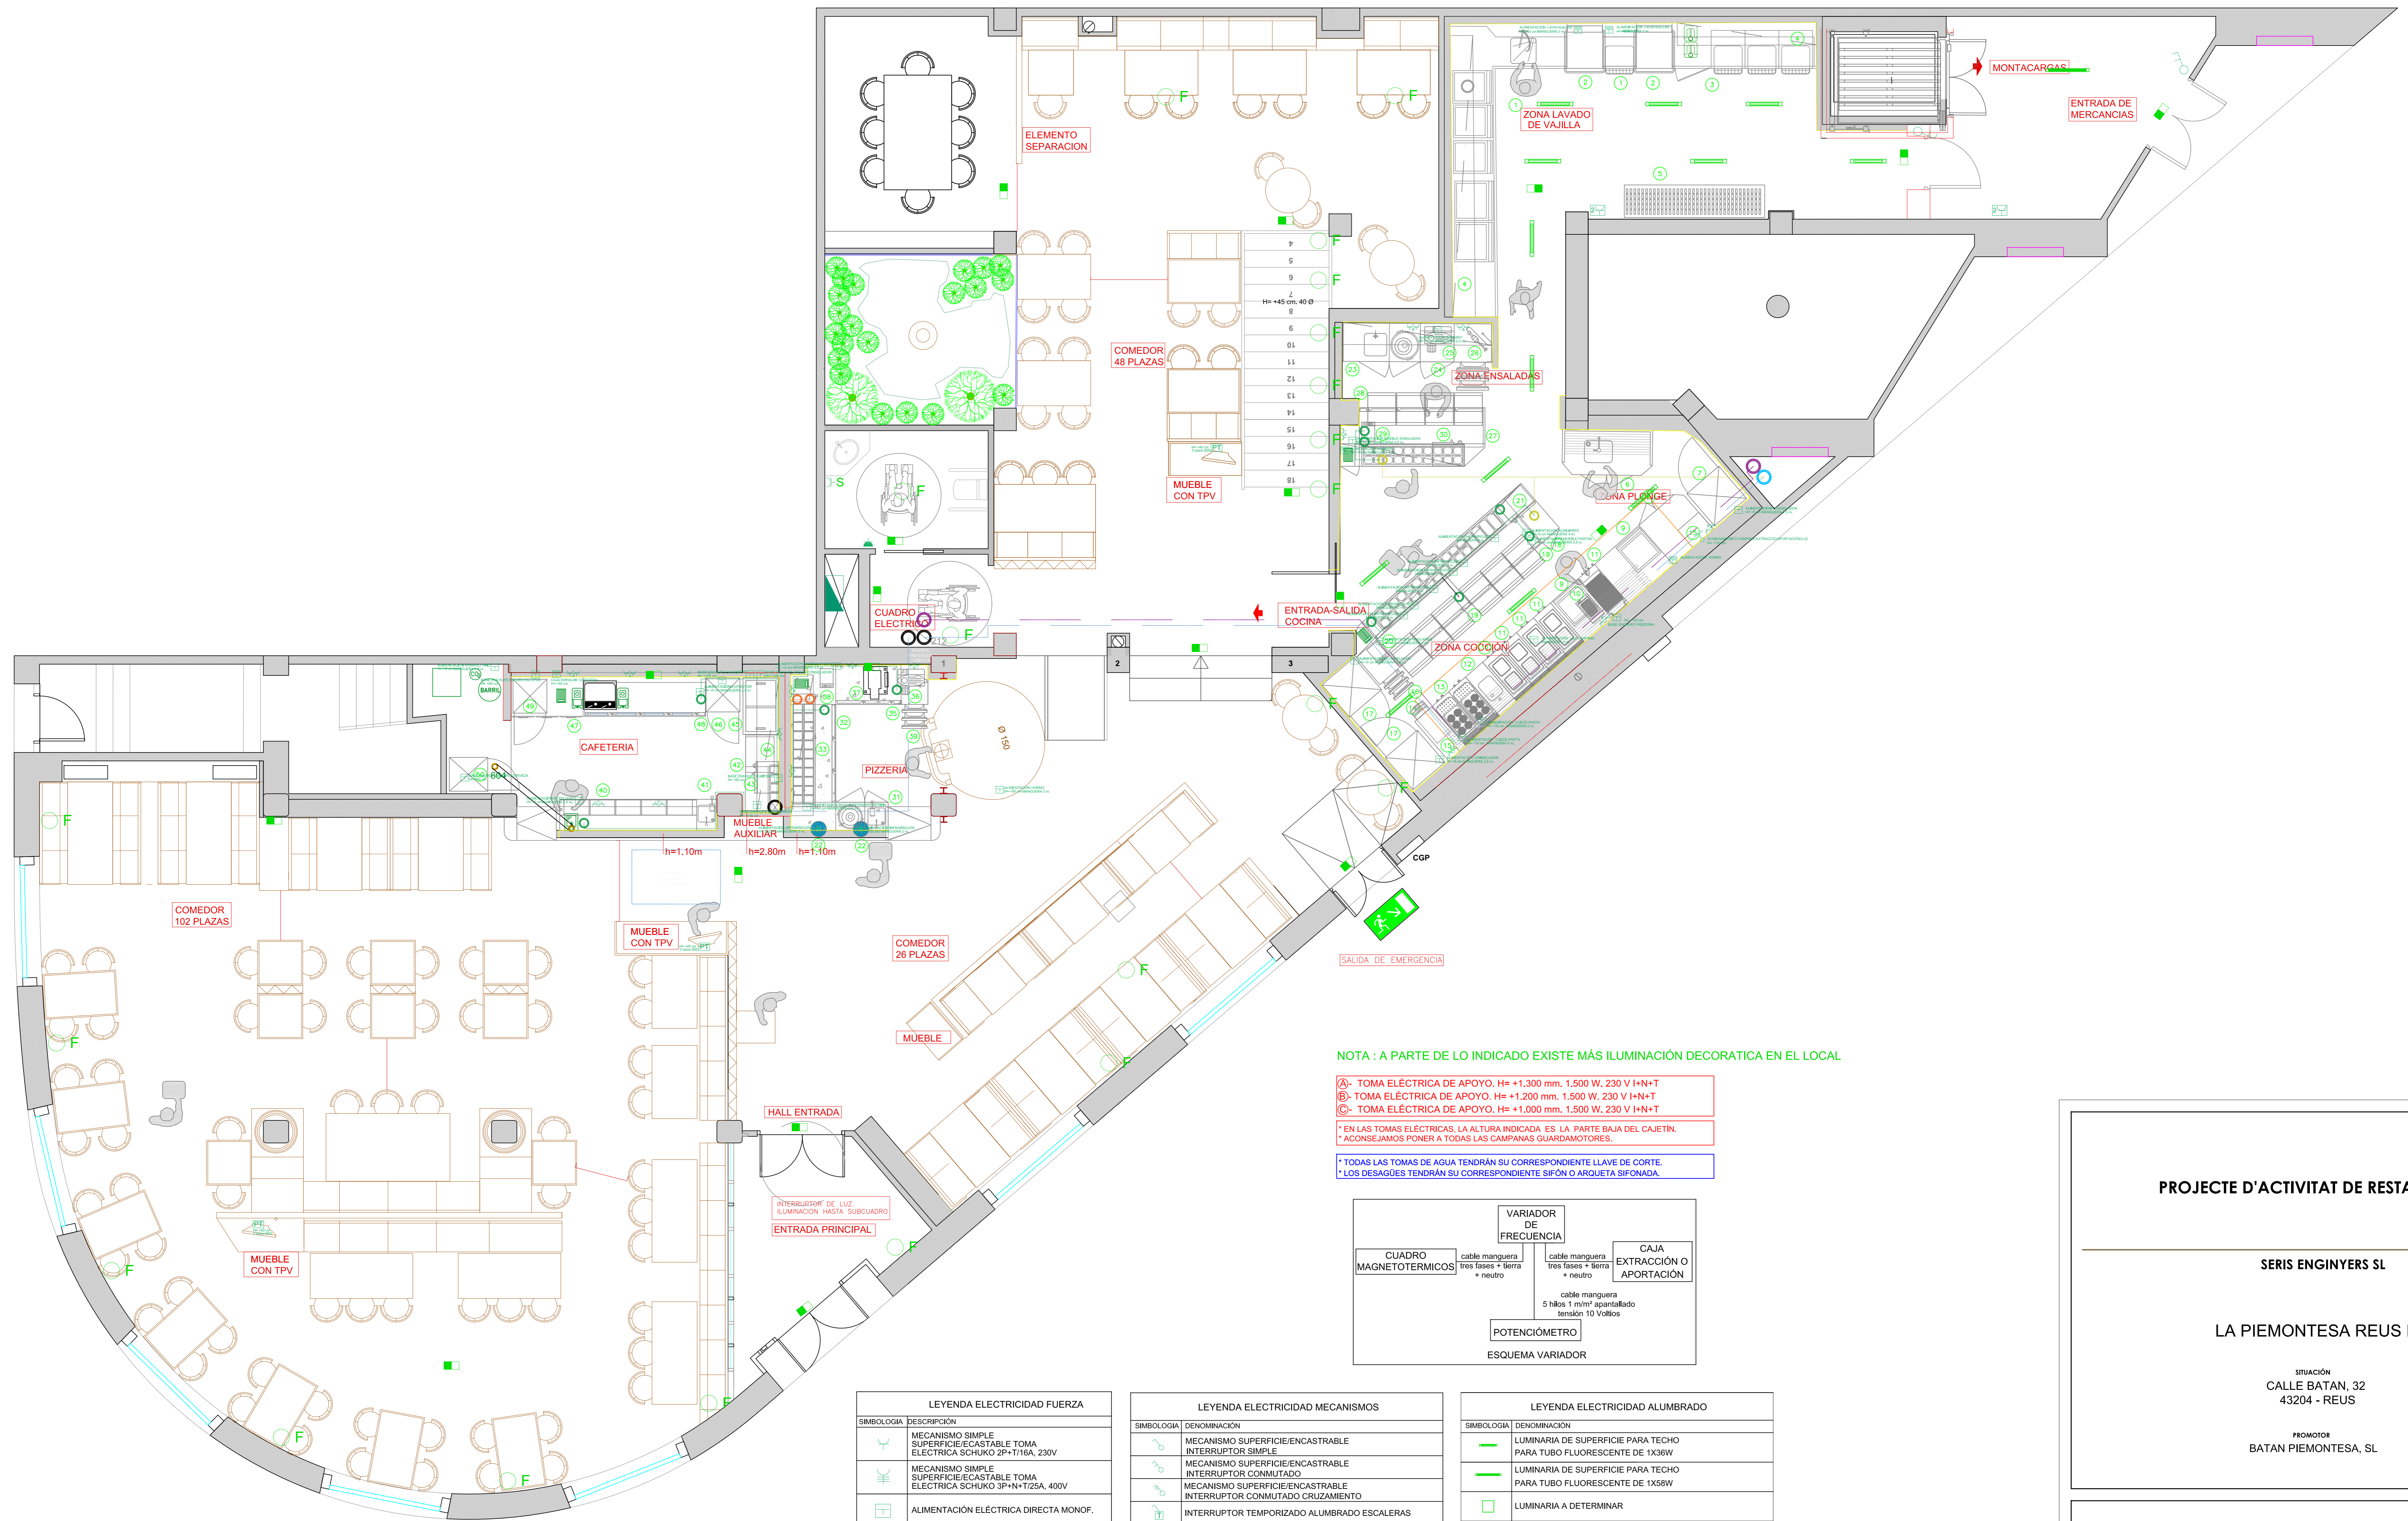

NOTA : A PARTE DE LO INDICADO EXISTE MÁS ILUMINACIÓN DECORATIVA EN EL LOCAL

- A- TOMA ELÉCTRICA DE APOYO. H= +1.300 mm. 1.500 W. 230 V I+N+T
 - B- TOMA ELÉCTRICA DE APOYO. H= +1.200 mm. 1.500 W. 230 V I+N+T
 - C- TOMA ELÉCTRICA DE APOYO. H= +1.000 mm. 1.500 W. 230 V I+N+T
- * EN LAS TOMAS ELÉCTRICAS, LA ALTURA INDICADA ES LA PARTE BAJA DEL CAJETÍN.
 * CONSEJAMOS PONER A TODAS LAS CAMPANAS GUARDAMOTORES.
- * TODAS LAS TOMAS DE AGUA TENDRÁN SU CORRESPONDIENTE LLAVE DE CORTE.
 * LOS DESAGÜES TENDRÁN SU CORRESPONDIENTE SIFÓN O ARQUETA SIFONADA.

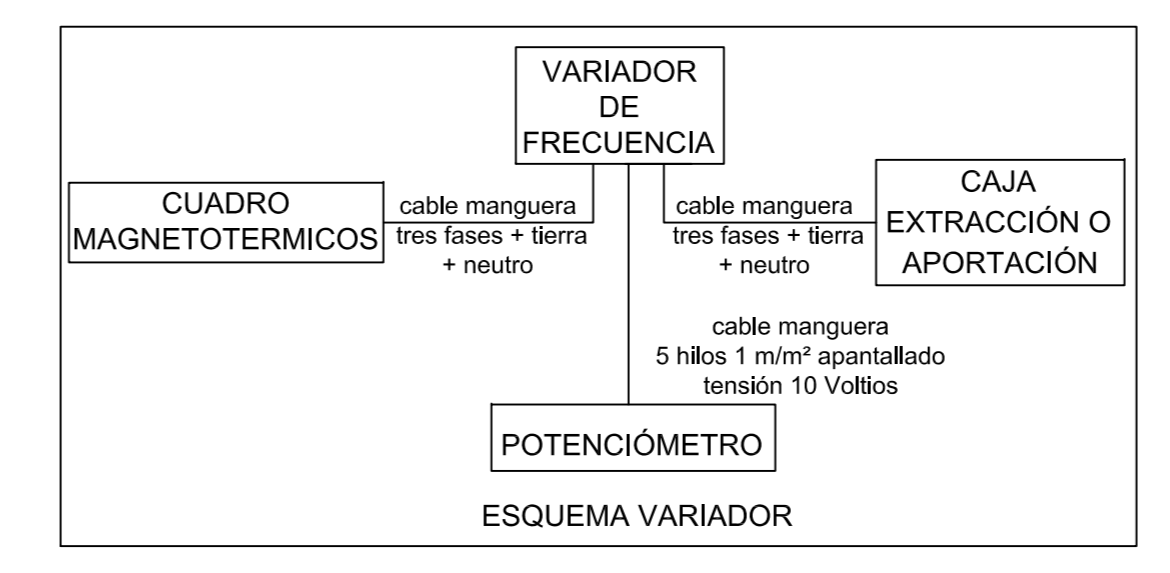

LEYENDA ELECTRICIDAD FUERZA	
SIMBOLOGIA	DESCRIPCIÓN
	MECANISMO SIMPLE SUPERFICIE/ENCASTRABLE TOMA ELÉCTRICA SCHUKO 2P+T16A, 230V
	MECANISMO SIMPLE SUPERFICIE/ENCASTRABLE TOMA ELÉCTRICA SCHUKO 3P+N+T25A, 400V
	ALIMENTACIÓN ELÉCTRICA DIRECTA MONOF.
	ALIMENTACIÓN ELÉCTRICA DIRECTA MONOF.
	PUNTO DE TRABAJO CAJA ENCASTADA/SUPERFICIE INCLUYENDO: - 2 TOMAS DOBLES BLANCAS 2P+T16A/230V - 2 TOMAS DOBLES ROJAS 3P+T16A/230V - 2 TOMAS VOZ Y DATOS RJ45
	SECAMANOS
	CUADRO ELÉCTRICO DE DISTRIBUCIÓN
	SUBCUADRO ELÉCTRICO

A: TOMA ELÉCTRICA APOYO H=+1300 mm
 B: TOMA ELÉCTRICA APOYO H=+1200 mm
 C: TOMA ELÉCTRICA APOYO H=+1000 mm
 * LA ALTURA INDICADA ES LA PARTE BAJA DEL CAJETÍN

LEYENDA ELECTRICIDAD MECANISMOS	
SIMBOLOGIA	DESCRIPCIÓN
	MECANISMO SUPERFICIE/ENCASTRABLE INTERRUPTOR SIMPLE
	MECANISMO SUPERFICIE/ENCASTRABLE INTERRUPTOR CONMUTADO
	MECANISMO SUPERFICIE/ENCASTRABLE INTERRUPTOR CONMUTADO CRUZAMIENTO
	INTERRUPTOR TEMPORIZADO ALUMBRADO ESCALERAS
	SISTEMA DE DETECCIÓN DE PRESENCIA
	SISTEMA DE DETECCIÓN DE HUMEDAD
	SIRENA DE DETECCIÓN DE HUMEDAD

LEYENDA ELECTRICIDAD ALUMBRADO	
SIMBOLOGIA	DESCRIPCIÓN
	LUMINARIA DE SUPERFICIE PARA TECHO PARA TUBO FLUORESCENTE DE 1X36W
	LUMINARIA DE SUPERFICIE PARA TECHO PARA TUBO FLUORESCENTE DE 1X58W
	LUMINARIA A DETERMINAR
	LUMINARIA DE SUPERFICIE PARA TECHO PARA TUBO FLUORESCENTE T-5 DE 4X14W
	LUMINARIA PERMANENTE EMPOTRABLE TIPO DOWNLIGHT
	LUMINARIA CON CÉLULA FOTOELÉCTRICA TIPO DOWNLIGHT
	LUMINARIA PERMANENTE SUPERFICIE
	LUMINARIA ACCIONADA DESDE CUADRO INTERRUPTORES
	APARATO AUTÓNOMO DE EMERGENCIA Y SEÑALIZACIÓN FLUORESCENTE 8W/192Lm 2h, DAYSALUXHYDRA 2NS-S-KETB HYDRA
	APARATO AUTÓNOMO DE EMERGENCIA Y SEÑALIZACIÓN FLUORESCENTE 8W/300Lm CON DIFUSOR SERIGRAFIAIT, DAYSALUXHYDRA N3S-KETB+RT0801
	PROYECTOR T-MAX DE CARANDINI

* EL ALUMBRADO DE ZONA PÚBLICA SE DETERMINARÁ EN PROYECTO DE DECORACIÓN

PROJECTE D'ACTIVITAT DE RESTAURANT

SERIS ENGINYERS SL

LA PIEMONTESA REUS II

SITUACIÓN
CALLE BATAN, 32
43204 - REUS


PROMOTOR
BATAN PIEMONTESA, SL

FECHA	PLANTA BAJA (CALLE) ELECTRICIDAD		EXFEDIENTE
15/05/2018			V.03
ESCALA			

FECHA	MODIFICACIÓN	COLABORADORES
10/08/2017	V. 01	Isidre Remuncio
02/10/2017	V. 02	Isidre Remuncio
15/05/2018	V. 03	Isidre Remuncio

OBSERVACIONES

RENUNCIÓ MONDRAGON, FIDELIU AUTENTICACIÓ Nº

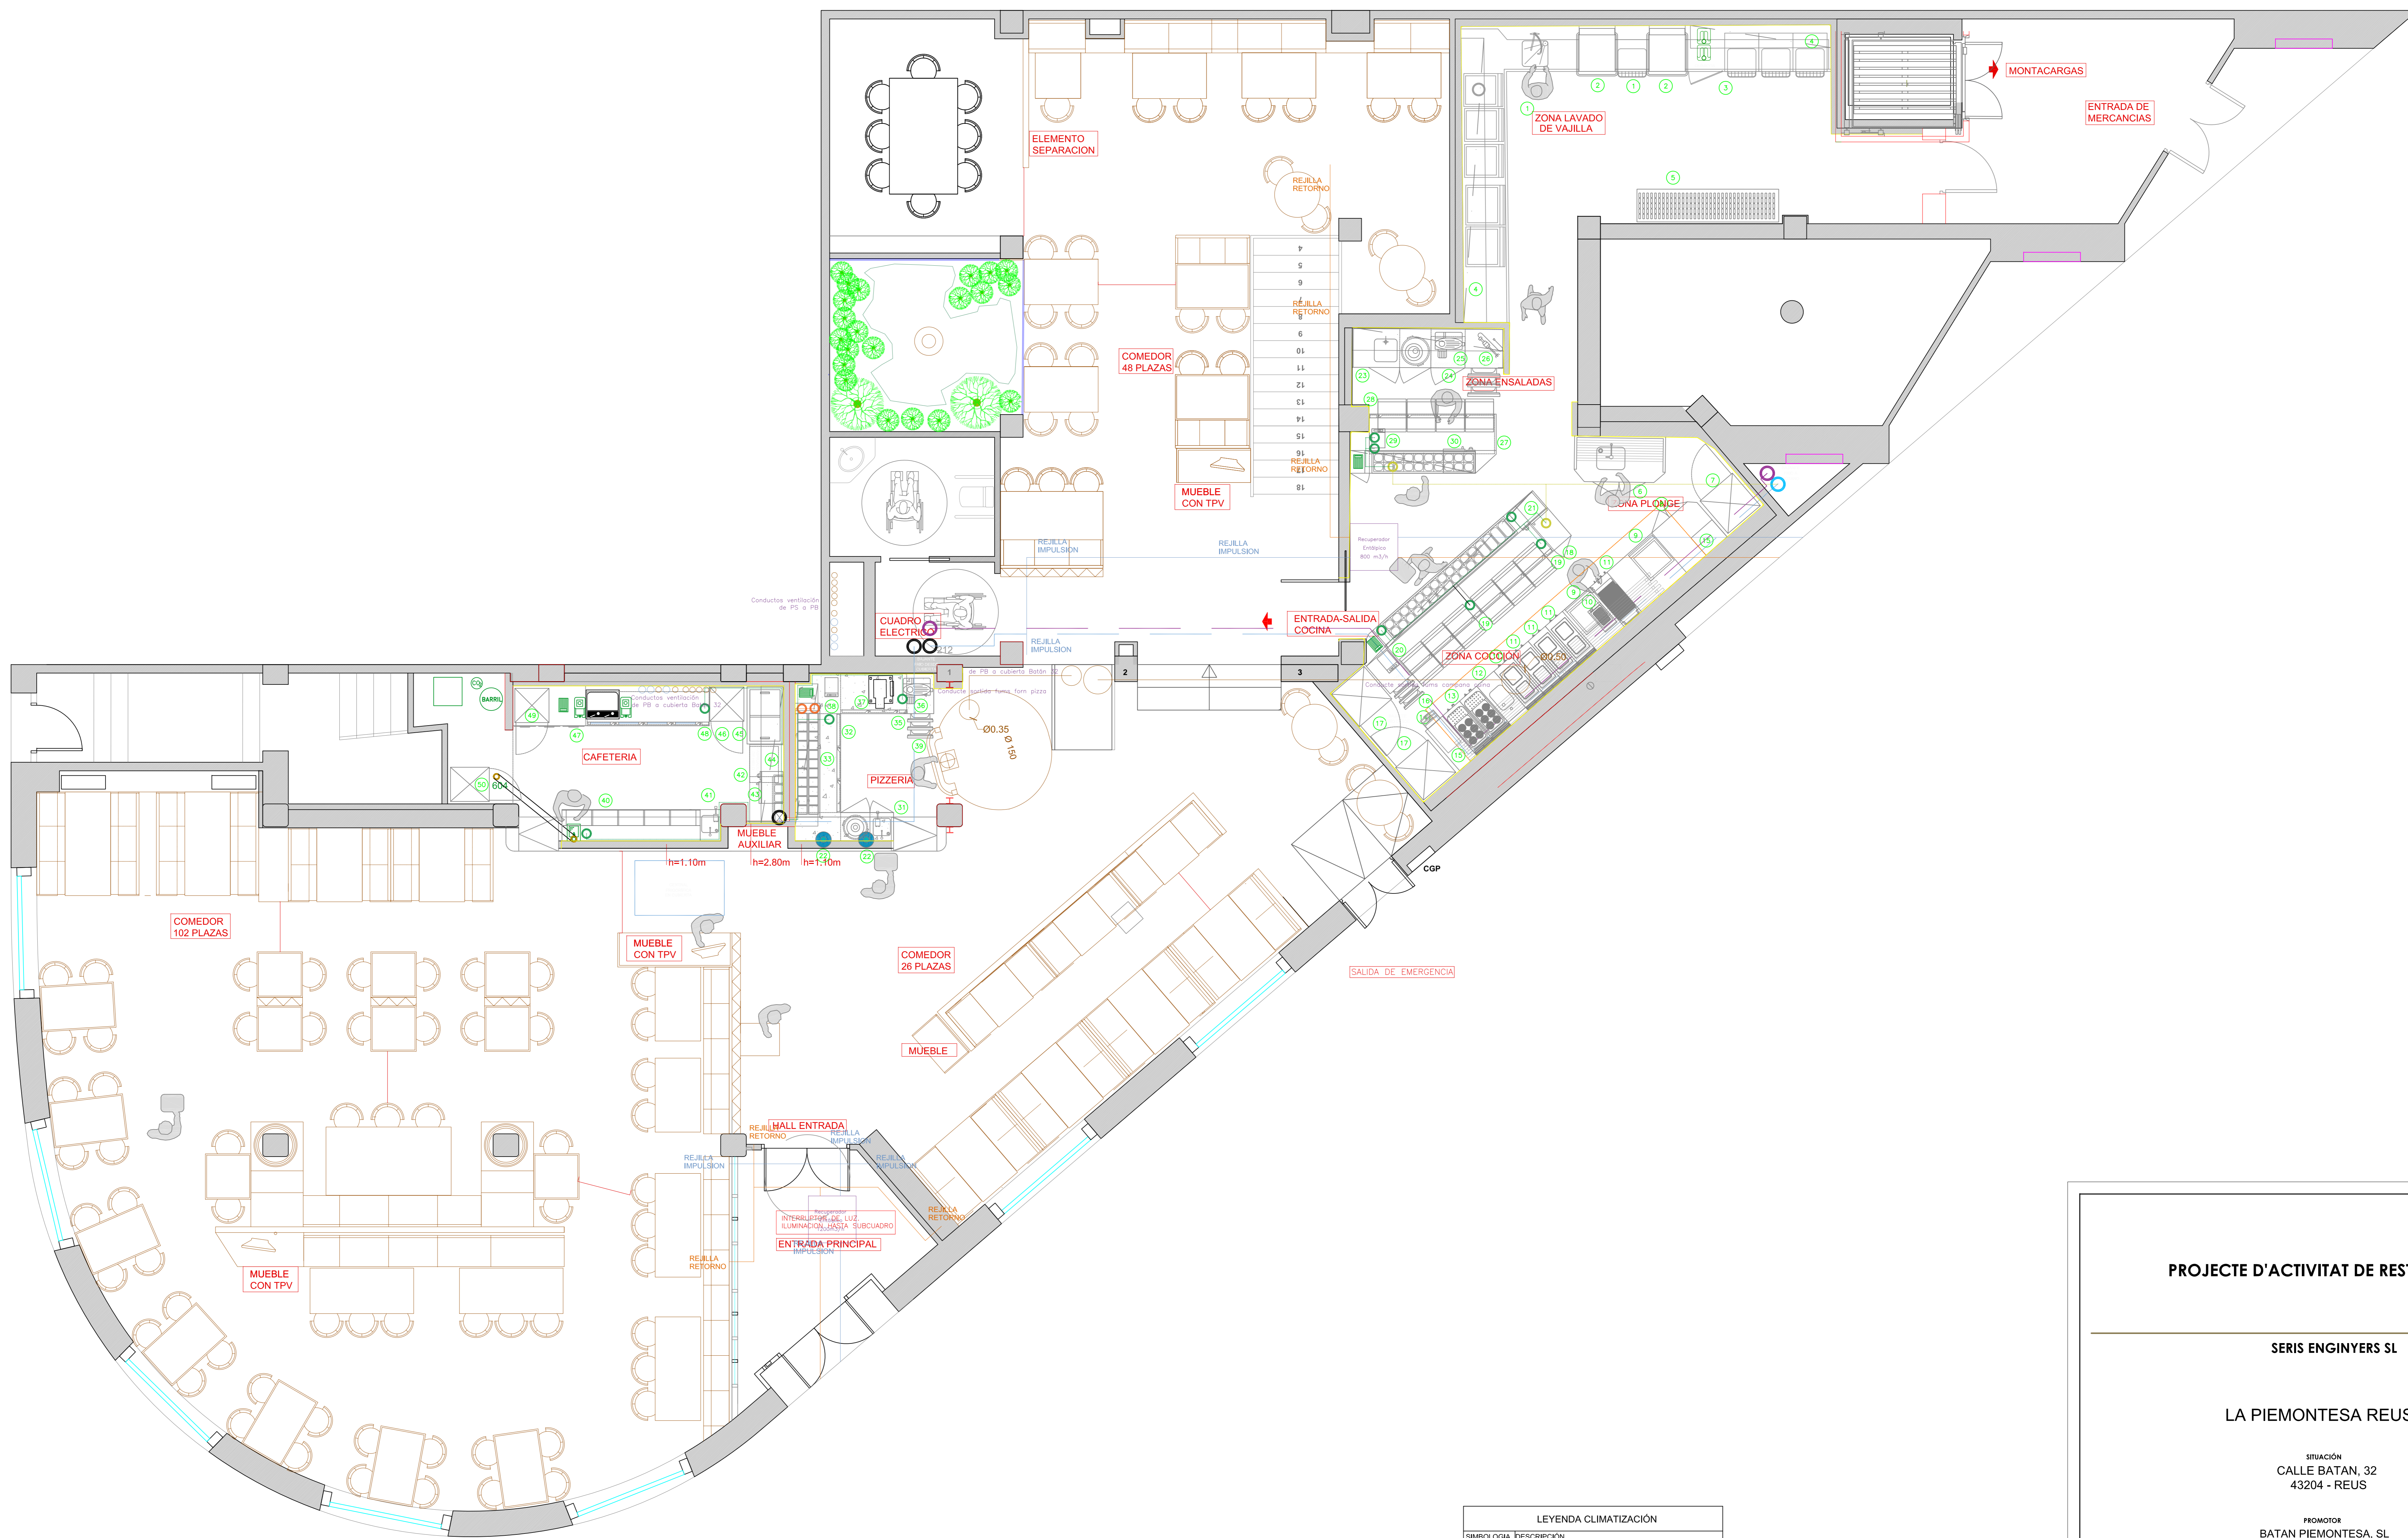

LEYENDA CLIMATIZACIÓN	
SIMBOLOGIA	DESCRIPCIÓN
[Symbol]	UNIDAD EXTERIOR DE CLIMATIZACIÓN
[Symbol]	UNIDAD INTERIOR DE CLIMATIZACIÓN CASSETTE
[Symbol]	UNIDAD INTERIOR DE CLIMATIZACIÓN SLIT
[Symbol]	UNID. INT. DE CLIMATIZ. CONDUCTOS O TOBERA
[Symbol]	LLAVE DE LLENADO
[Symbol]	TUBERIAS DE FRIO Y CALOR A UNIDAD INTERIOR
[Symbol]	TERMOSTATOS REGULABLES
[Symbol]	CONDUCTO IMPULSION
[Symbol]	CONDUCTO DE RETORNO

PROJECTE D'ACTIVITAT DE RESTAURANT

SERIS ENGINYERS SL

LA PIEMONTESA REUS II

SITUACIÓ
CALLE BATAN, 32
43204 - REUS


PROMOTOR
BATAN PIEMONTESA, SL

FECHA	PLANTA BAJA (CALLE)		EXPEDIENTE
15/05/2018	VENTILACIÓ		V.03
ESCALA			
-			
FECHA	MODIFICACIÓ	COL·LABORADORS	
10/08/2017	V. 01	Isidre Renuncio	
02/10/2017	V. 02	Isidre Renuncio	
15/05/2018	V. 03	Isidre Renuncio	

OBSERVACIÓ

RENUNCIO MONDRAGON, ISIDRO (AUTENTICACIÓ)

Firmada digitalment per RENUNCIO MONDRAGON, ISIDRO (AUTENTICACIÓ)
Número de identificaci6n DNI: 44545454
Identificaci6n digital: 00000000-0000-0000-0000-000000000000
RENUNCIO MONDRAGON, ISIDRO
AUTENTICACIÓ
Fecha: 2018.05.03 12:45:59 +02'00'

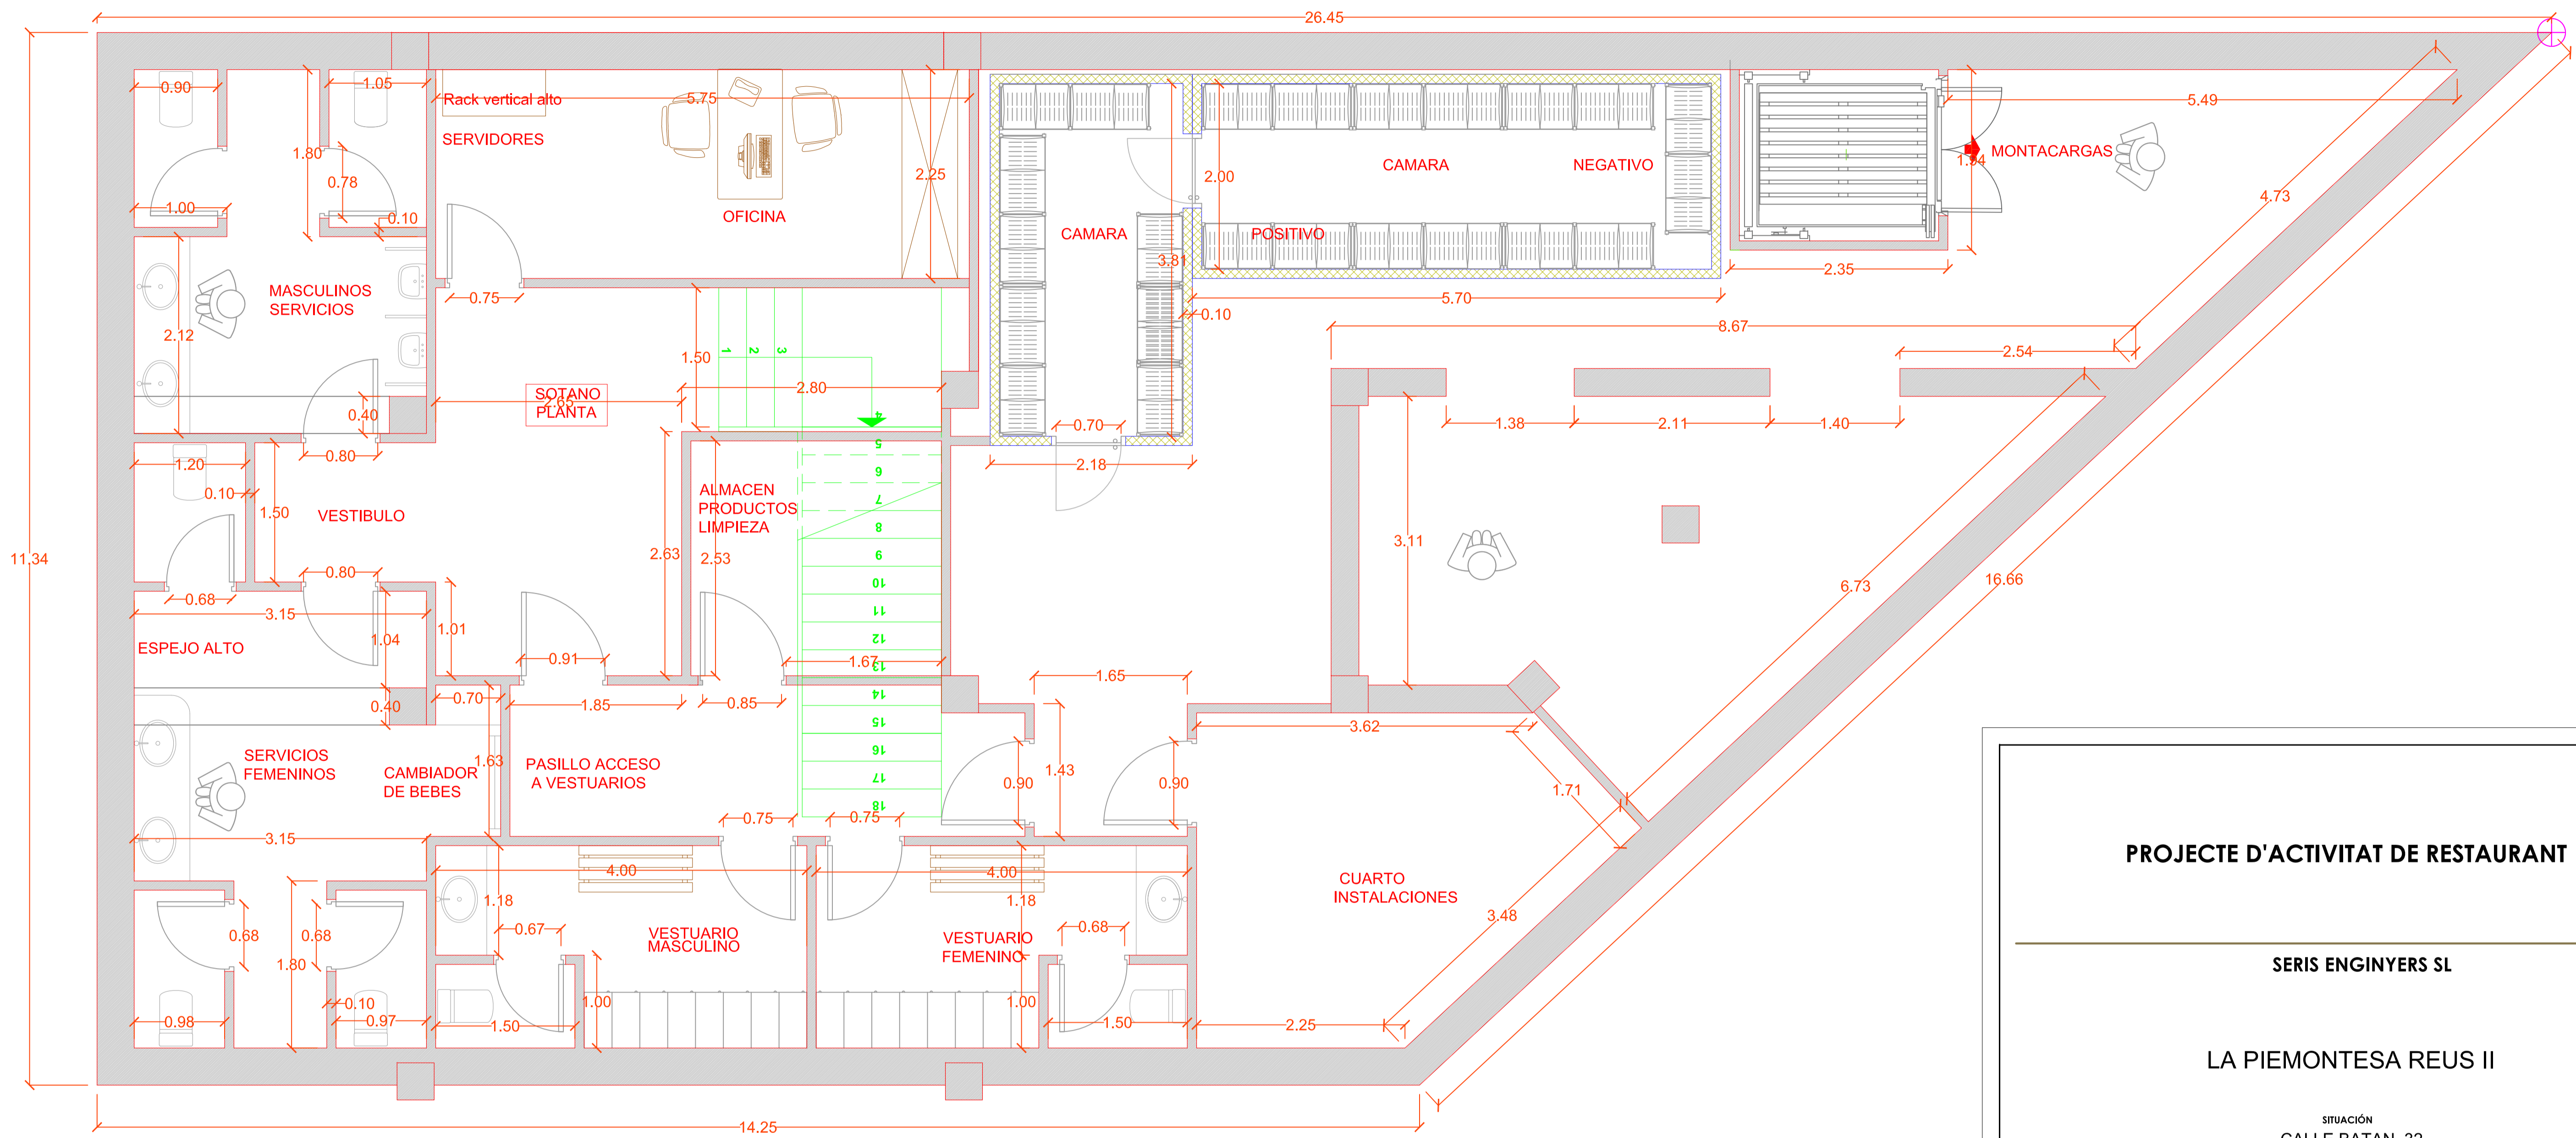

Denominación	Superficie útil (m²)
PLANTA BAJA	
2 COMEDOR	323,40
3 COCINA	68,50
4 VESTIBULO ASEO ADAPTAD	4,70
5 ASEO ADAPTADO	5,20
TOTAL PLANTA BAJA	421,80
PLANTA SOTANO	
6 VESTIBULO PUBLICO	18,60
7 ASEO MUJERES	16,00
8 ASEO HOMBRRES	11,50
9 DESPACHO	12,80
10 ALMACEN 1	60,60
11 ALMACEN 2	3,70
12 ALMACEN 3	3,50
13 VESTIBULO INTERNO	9,00
14 VESTUARIO 1	8,60
15 VESTUARIO 2	8,60
16 CUARTO INSTALACIONES	13,80
TOTAL PLANTA SOTANO	138,30
TOTALES	610,50

PROJECTE D'ACTIVITAT DE RESTAURANT

SERIS ENGINYERS SL

LA PIEMONTESA REUS II

SITUACIÓN
CALLE BATAN, 32
43204 - REUS

PROMOTOR
BATAN PIEMONTESA, SL


FECHA	15/05/2018	EXPEDIENTE	V.03
ESCALA	-	PLANTA SOTANO ACOTADA	

FECHA	MODIFICACIÓN	COLABORADORES
10/08/2017	V. 01	Isidre Renuncio
02/10/2017	V. 02	Isidre Renuncio
15/05/2018	V. 03	Isidre Renuncio

OBSERVACIONES

RENUNCIO MONDRAGON, ISIDRO (AUTENTICACIÓN)
Firmado digitalmente por RENUNCIO MONDRAGON, ISIDRO (AUTENTICACIÓN). Nombre de reconocimiento (DN): cn=RENUNCIO, o=MONDRAGON, ou=RENUNCIO MONDRAGON, c=ES. Fecha: 2018.09.30 12:47:04 +02'00'

LEYENDA CONTRA INCENDIOS	
SIMBOLOGIA	DESCRIPCIÓN
	CENTRAL DE INCENDIOS
	TECLADO
	SIRENA
	BARRERA DE DETECCIÓN DE INCENDIOS
	PULSADOR
	DETECTOR DE HUMOS
	DETECTOR DE CO2
	DETECTOR TERMOVELOCIMETRICO
	INDICADOR DE ACCION
	DETECTOR DE FLUJO (HIDRATANTES)
	EXTINTORES DE POLVO ABC
	EXTINTORES DE CO2
	B.I.E.
	ROCIADORES GAS
	ROCIADORES AGUA - SPRINKLERS
	BOTELLA GAS EXTINCION ASPERSOR
	BOTELLA GAS EXTINCION DIRECTA
	CENTRALITA DESCARGA GAS
	ASPIRACION DE HUMOS
	PICTOGRAMA EXTINTOR
	PICTOGRAMA PULSADOR EMERGENCIA
	PICTOGRAMA B.I.E.
	PICTOGRAMA SALIDA EMERGENCIA

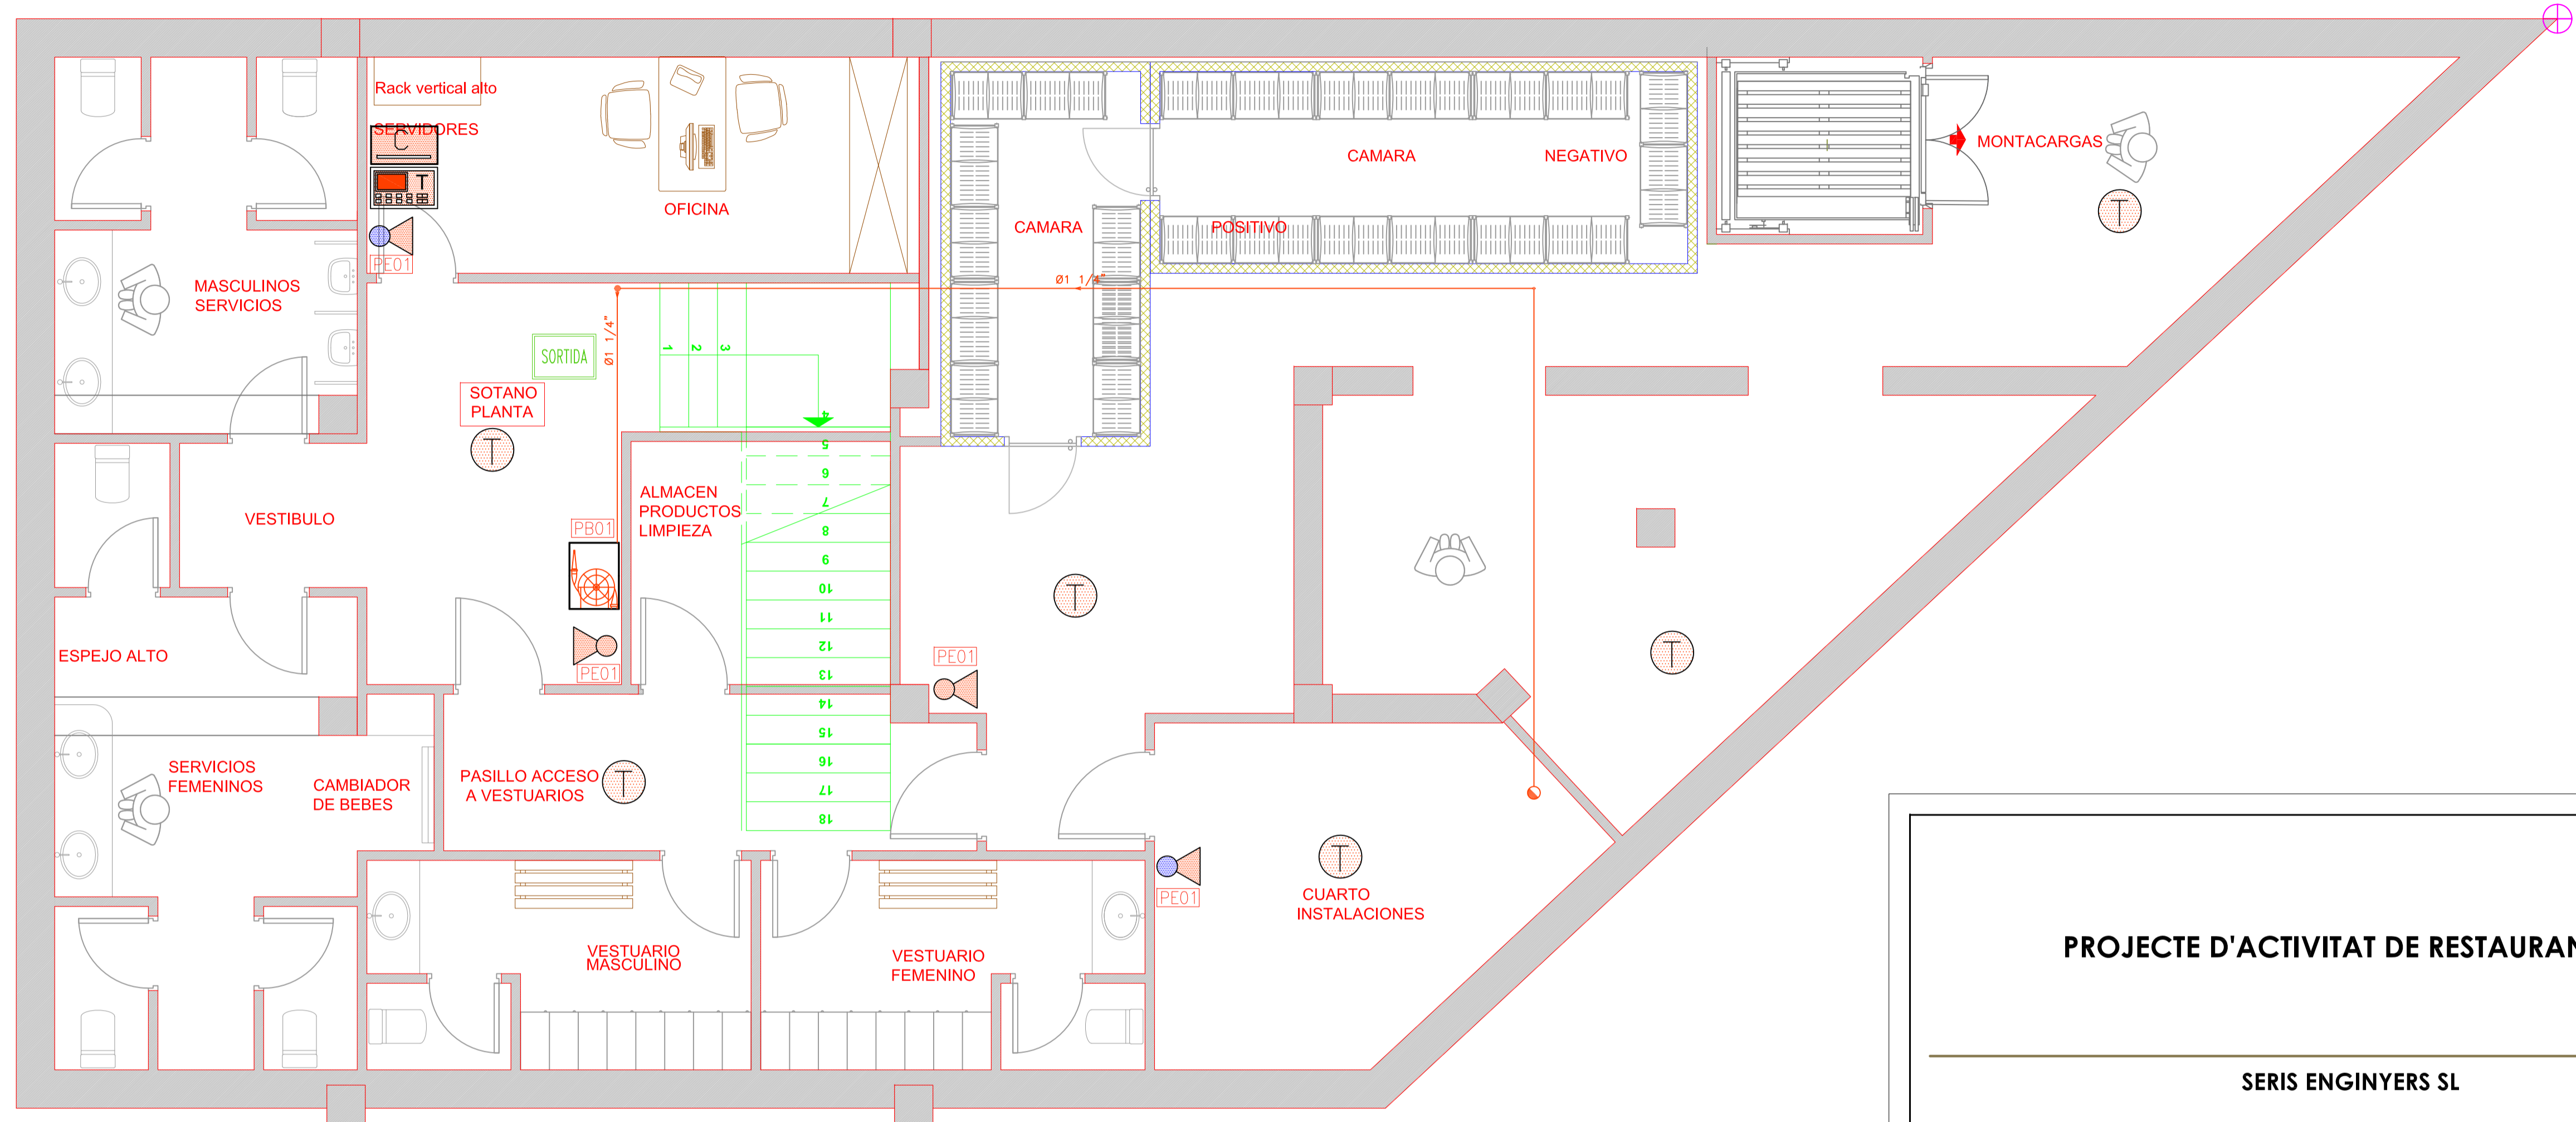

PROJECTE D'ACTIVITAT DE RESTAURANT

SERIS ENGINYERS SL

LA PIEMONTESA REUS II

SITUACIÓN
CALLE BATAN, 32
43204 - REUS

PROMOTOR
BATAN PIEMONTESA, SL

FECHA	PLANTA SOTANO CONTRA INCENDIOS	EXPEDIENTE
15/05/2018		V.03
ESCALA		
-		

FECHA	MODIFICACIÓN	COLABORADORES
10/08/2017	V. 01	Isidre Renuncio
02/10/2017	V. 02	Isidre Renuncio
15/05/2018	V. 03	Isidre Renuncio


OBSERVACIONES

RENUNCIO
 MONDRAGON,
 ISIDRO
 (AUTENTICACIÓN)

Firmado digitalmente por RENUNCIO MONDRAGON, ISIDRO (AUTENTICACIÓN).
 Número de certificado: 22617014362.
 C.V.C.: MONDRAGON-2017014362.
 URL del C.C.: http://www.mon.com/mondragon-2017014362.
 Fecha: 2018.05.15 12:32:37 +02'00'

OFICINA TÉCNICA - LA PIEMONTESA - POLÍGONO INDUSTRIAL EL CAMÍ DELS FRARES, FASE III PARCELA 72, 25191 - LLEIDA - TEL.F.: 973 100 800 - E-mail: oficina@seris.com

- CVE: L307022010545450467 - Validar autenticitat en https://serves.reus.cat/cve

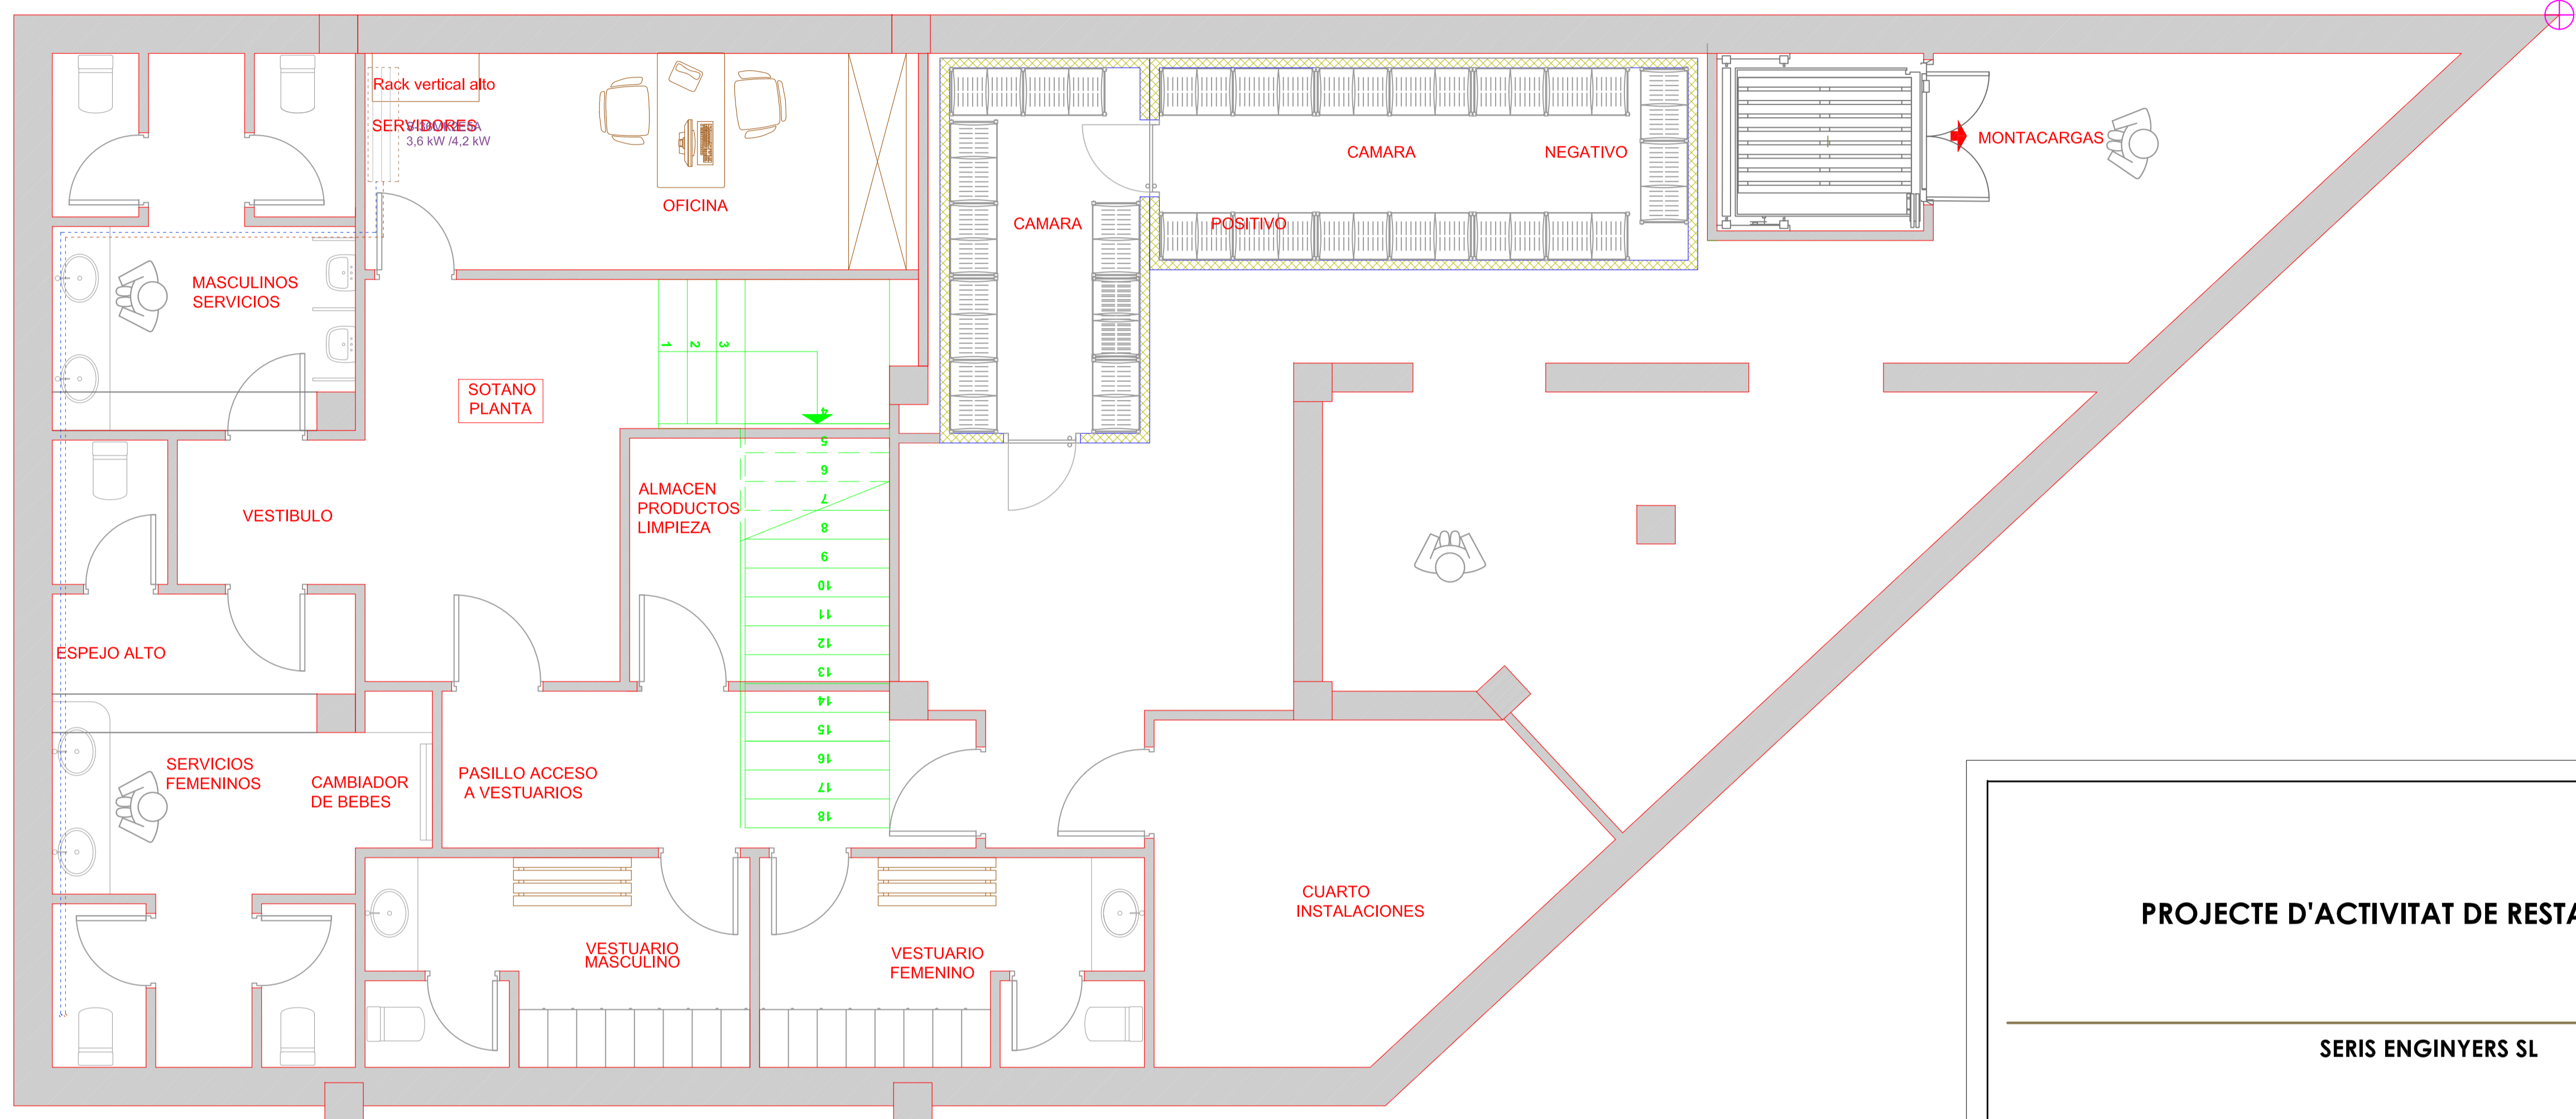

LEYENDA CLIMATIZACIÓN	
SIMBOLOGIA	DESCRIPCIÓN
	UNIDAD EXTERIOR DE CLIMATIZACIÓN
	UNIDAD INTERIOR DE CLIMATIZACIÓN CASSETTE
	UNIDAD INTERIOR DE CLIMATIZACIÓN SLIT
	UNID. INT. DE CLIMATIZ. CONDUCTOS O TOBERA
	LLAVE DE LLENADO
	TUBERIAS DE FRÍO Y CALOR A UNIDAD INTERIOR
	TERMOSTATOS REGULABLES
	CONDUCTO IMPULSIÓN
	CONDUCTO DE RETORNO

PROJECTE D'ACTIVITAT DE RESTAURANT

SERIS ENGINYERS SL

LA PIEMONTESA REUS II

SITUACIÓN
CALLE BATAN, 32
43204 - REUS

PROMOTOR
BATAN PIEMONTESA, SL

FECHA	PLANTA SOTANO CLIMATIZACIÓN	EXPEDIENTE
15/05/2018		V.03
ESCALA		
-		

FECHA	MODIFICACIÓN	COLABORADORES
10/08/2017	V. 01	Isidre Renuncio
02/10/2017	V. 02	Isidre Renuncio
15/05/2018	V. 03	Isidre Renuncio

OBSERVACIONES

**RENUNCIO
MONDRAGON,
ISIDRO**
(AUTENTICACIÓN)

Firmado digitalmente por RENUNCIO MONDRAGON, ISIDRO
Número de certificado: 0261...
Fecha: 2018.05.15 13:53:48 +02'00'



PROJECTE D'ACTIVITAT DE RESTAURANT

SERIS ENGINYERS SL

LA PIEMONTESA REUS II

SITUACIÓ
CALLE BATAN, 32
43204 - REUS

PROMOTOR
BATAN PIEMONTESA, SL

FECHA		EXPEDIENTE
15/05/2018	PLANTA SOTANO ELECTRICIDAD	V.03
ESCALA		
-		

FECHA	MODIFICACIÓ	COLABORADORES
10/08/2017	V. 01	Isidre Renuncio
02/10/2017	V. 02	Isidre Renuncio
15/05/2018	V. 03	Isidre Renuncio

OBSERVACIONES

RENUNCIO
MONDRAGON
ISIDRO
(AUTENTICACIÓ
N)

RENUNCIO MONDRAGON ISIDRO
 INGENYER DE OBRAS DE CONSTRUCCIÓ
 COL·LABORADOR AUTENTICACIÓ
 2018/05/15 11:01:40
 Fecha: 2018/05/15 11:01:40

LEYENDA ELECTRICIDAD FUERZA	
SIMBOLOGIA	DESCRIPCIÓ
⌋	MECANISMO SIMPLE SUPERFICIE/ENCASTRABLE TOMA ELECTRICA SCHUKO 2P+T/16A, 230V
⌋	MECANISMO SIMPLE SUPERFICIE/ENCASTRABLE TOMA ELECTRICA SCHUKO 3P+N+T/25A, 400V
⌋	ALIMENTACIÓ ELÉCTRICA DIRECTA MONOF.
⌋	ALIMENTACIÓ ELÉCTRICA DIRECTA MONOF.
PT	PUNTO DE TRABAJO CAJA ENCASTADA/ SUPERFICIE INCLUYENDO: - 2 TOMAS DOBLES BLANCAS 2P+T/16A/220V - 2 TOMAS DOBLES ROJAS 2P+T/16A/220V - 2 TOMAS VOZ Y DATOS RJ45
S	SECAMANOS
⌋	CUADRO ELÉCTRICO DE DISTRIBUCIÓ
⌋	SUBCUADRO ELÉCTRICO

LEYENDA ELECTRICIDAD MECANISMOS	
SIMBOLOGIA	DENOMINACIÓ
⌋	MECANISMO SUPERFICIE/ENCASTRABLE INTERRUPTOR SIMPLE
⌋	MECANISMO SUPERFICIE/ENCASTRABLE INTERRUPTOR CONMUTADO
⌋	MECANISMO SUPERFICIE/ENCASTRABLE INTERRUPTOR CONMUTADO CRUZAMIENTO
⌋	INTERRUPTOR TEMPORIZADO ALUMBRADO ESCALERAS
⌋	SISTEMA DE DETECCIÓN DE PRESENCIA
⌋	SISTEMA DE DETECCIÓN DE HUMEDAD
⌋	SIRENA DE DETECCIÓN DE HUMEDAD

LEYENDA ELECTRICIDAD ALUMBRADO	
SIMBOLOGIA	DENOMINACIÓ
⌋	LUMINARIA DE SUPERFICIE PARA TECHO PARA TUBO FLUORESCENTE DE 1X36W
⌋	LUMINARIA DE SUPERFICIE PARA TECHO PARA TUBO FLUORESCENTE DE 1X58W
⌋	LUMINARIA A DETERMINAR
⌋	LUMINARIA DE SUPERFICIE PARA TECHO PARA TUBO FLUORESCENTE T-5 DE 4X14W
○	LUMINARIA PERMANENTE EMPOTRABLE TIPO DOWNLIGHT
○ CF	LUMINARIA CON CÉLULA FOTOELÉCTRICA TIPO DOWNLIGHT
○ P	LUMINARIA PERMANENTE SUPERFICIE
○ F	LUMINARIA ACCIONADA DESDE CUADRO INTERRUPTORES
⌋	APARATO AUTÓNOMO DE EMERGENCIA Y SEÑALIZACIÓ FLUORESCENTE 8W/192lm 2h, DAYSALUX/HYDRA 2NS+KETB HYDRA
⌋	APARATO AUTÓNOMO DE EMERGENCIA Y SEÑALIZACIÓ FLUORESCENTE 8W/300lm CON DIFUSOR SERIGRAFAT, DAYSALUX/HYDRA N3S+KETB+RT0801
⌋	PROYECTOR T-MAX DE GARANDINI




A TOMA ELECTRICA APOYO H=1300 mm
 B TOMA ELECTRICA APOYO H=1200 mm
 C TOMA ELECTRICA APOYO H=1000 mm
 * LA ALTURA INDICADA ES LAPARTE BAJA DEL CAJETIN

* EL ALUMBRADO DE ZONA PÚBLICO SE DETERMINARÁ EN PROYECTO DE DECORACIÓ

OFICINA TÉCNICA - LA PIEMONTESA - POLÍGONO INDUSTRIAL EL CAMÍ DELS FRARES, FASE III PARCELA 72, 25191 - LLEIDA - TEL.F.: 973 100 800 - E-mail: oficina@seris.com

ILUMINACIÓN	
Emergencia 120 lum.	E
Hilo musical	●
Toma televisión/video/dvd.	TV
Toma ordenador/DOMOTICA	COM
Interruptor conmutado	SW
Interruptor	SW
Alarma (pre-instalación)	A
Enchufe 16 A.	16A
Telefono	TEL
P.Luz mural/techo	PL
Punto luz en lampara suelo/aplique	PL
C.G.M.	CGM
Pantalla estanca Cocina	PC
Luminaria decorativa Barra	LD
Tira LED RGB oculta	TL
Proyector Downlight	PD
Bañador LED	BL
Lampara Suspensión	LS

DOMOTICA / ALARMA	
INTERCOM.	IC
DETECT.HUMOS	DH
EQUIPO ALARMA	EA
TOMA ALIMENTAC.	TA
CENTRAL DETECT.	CD

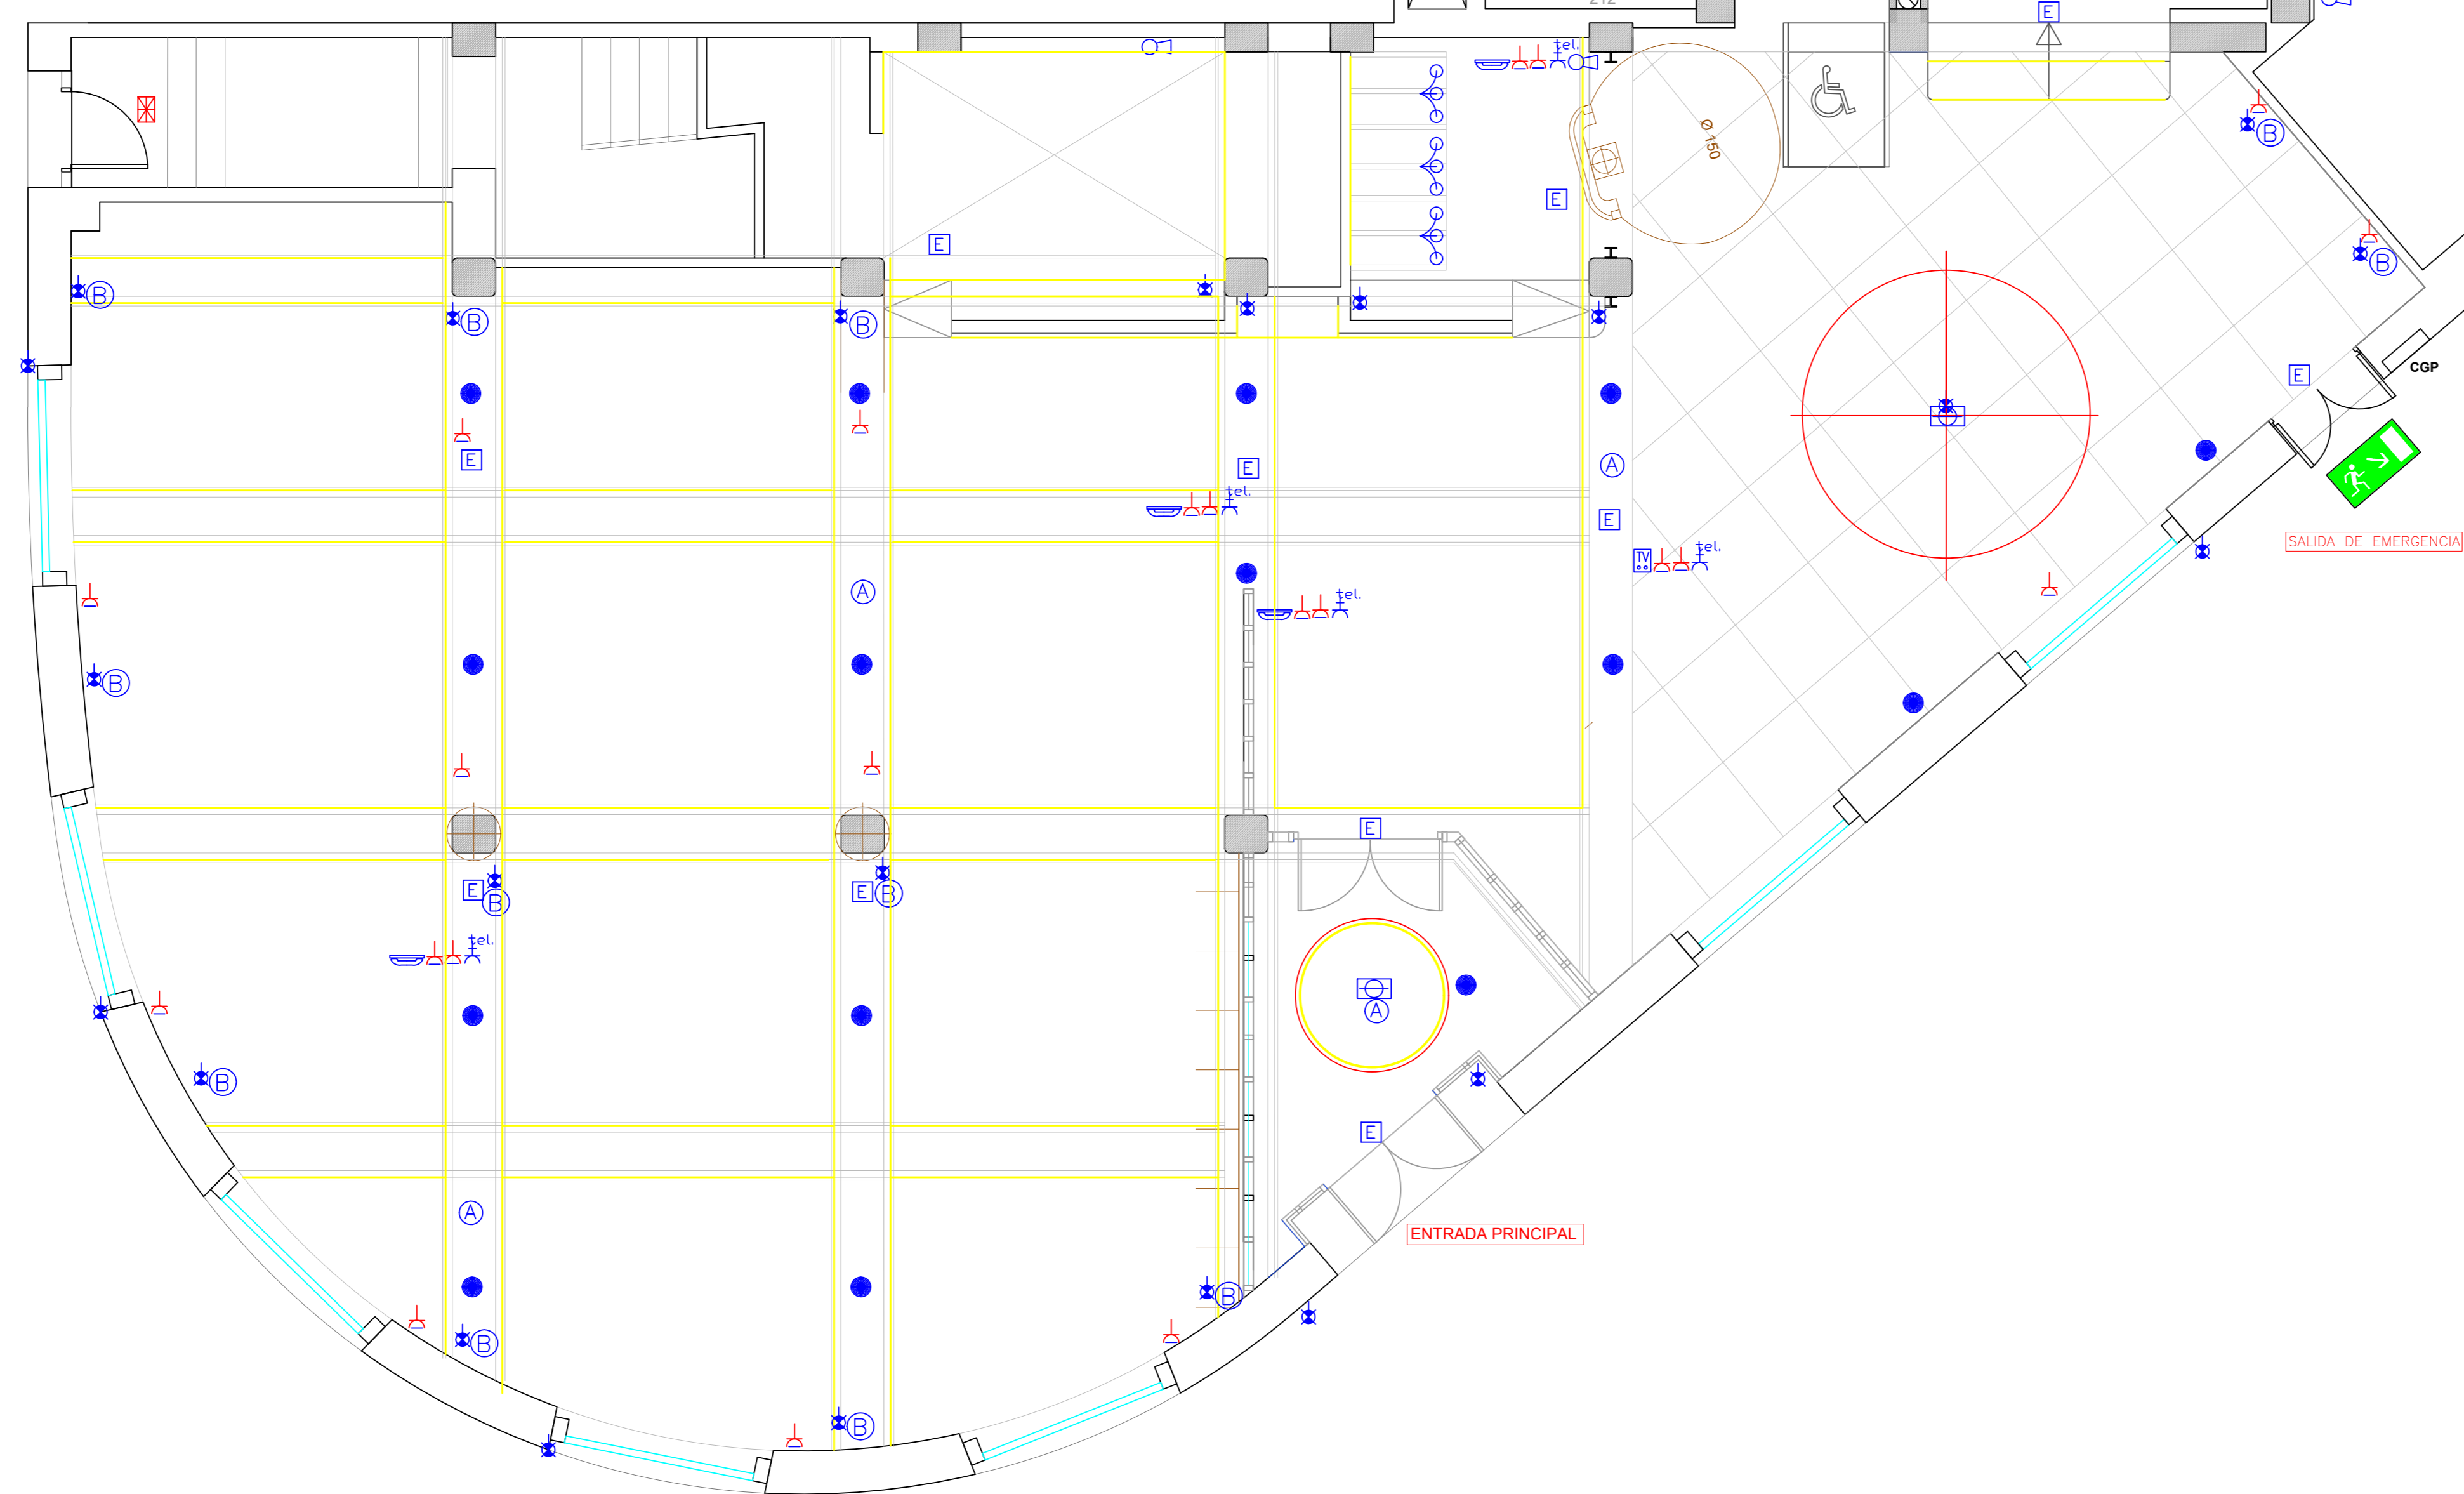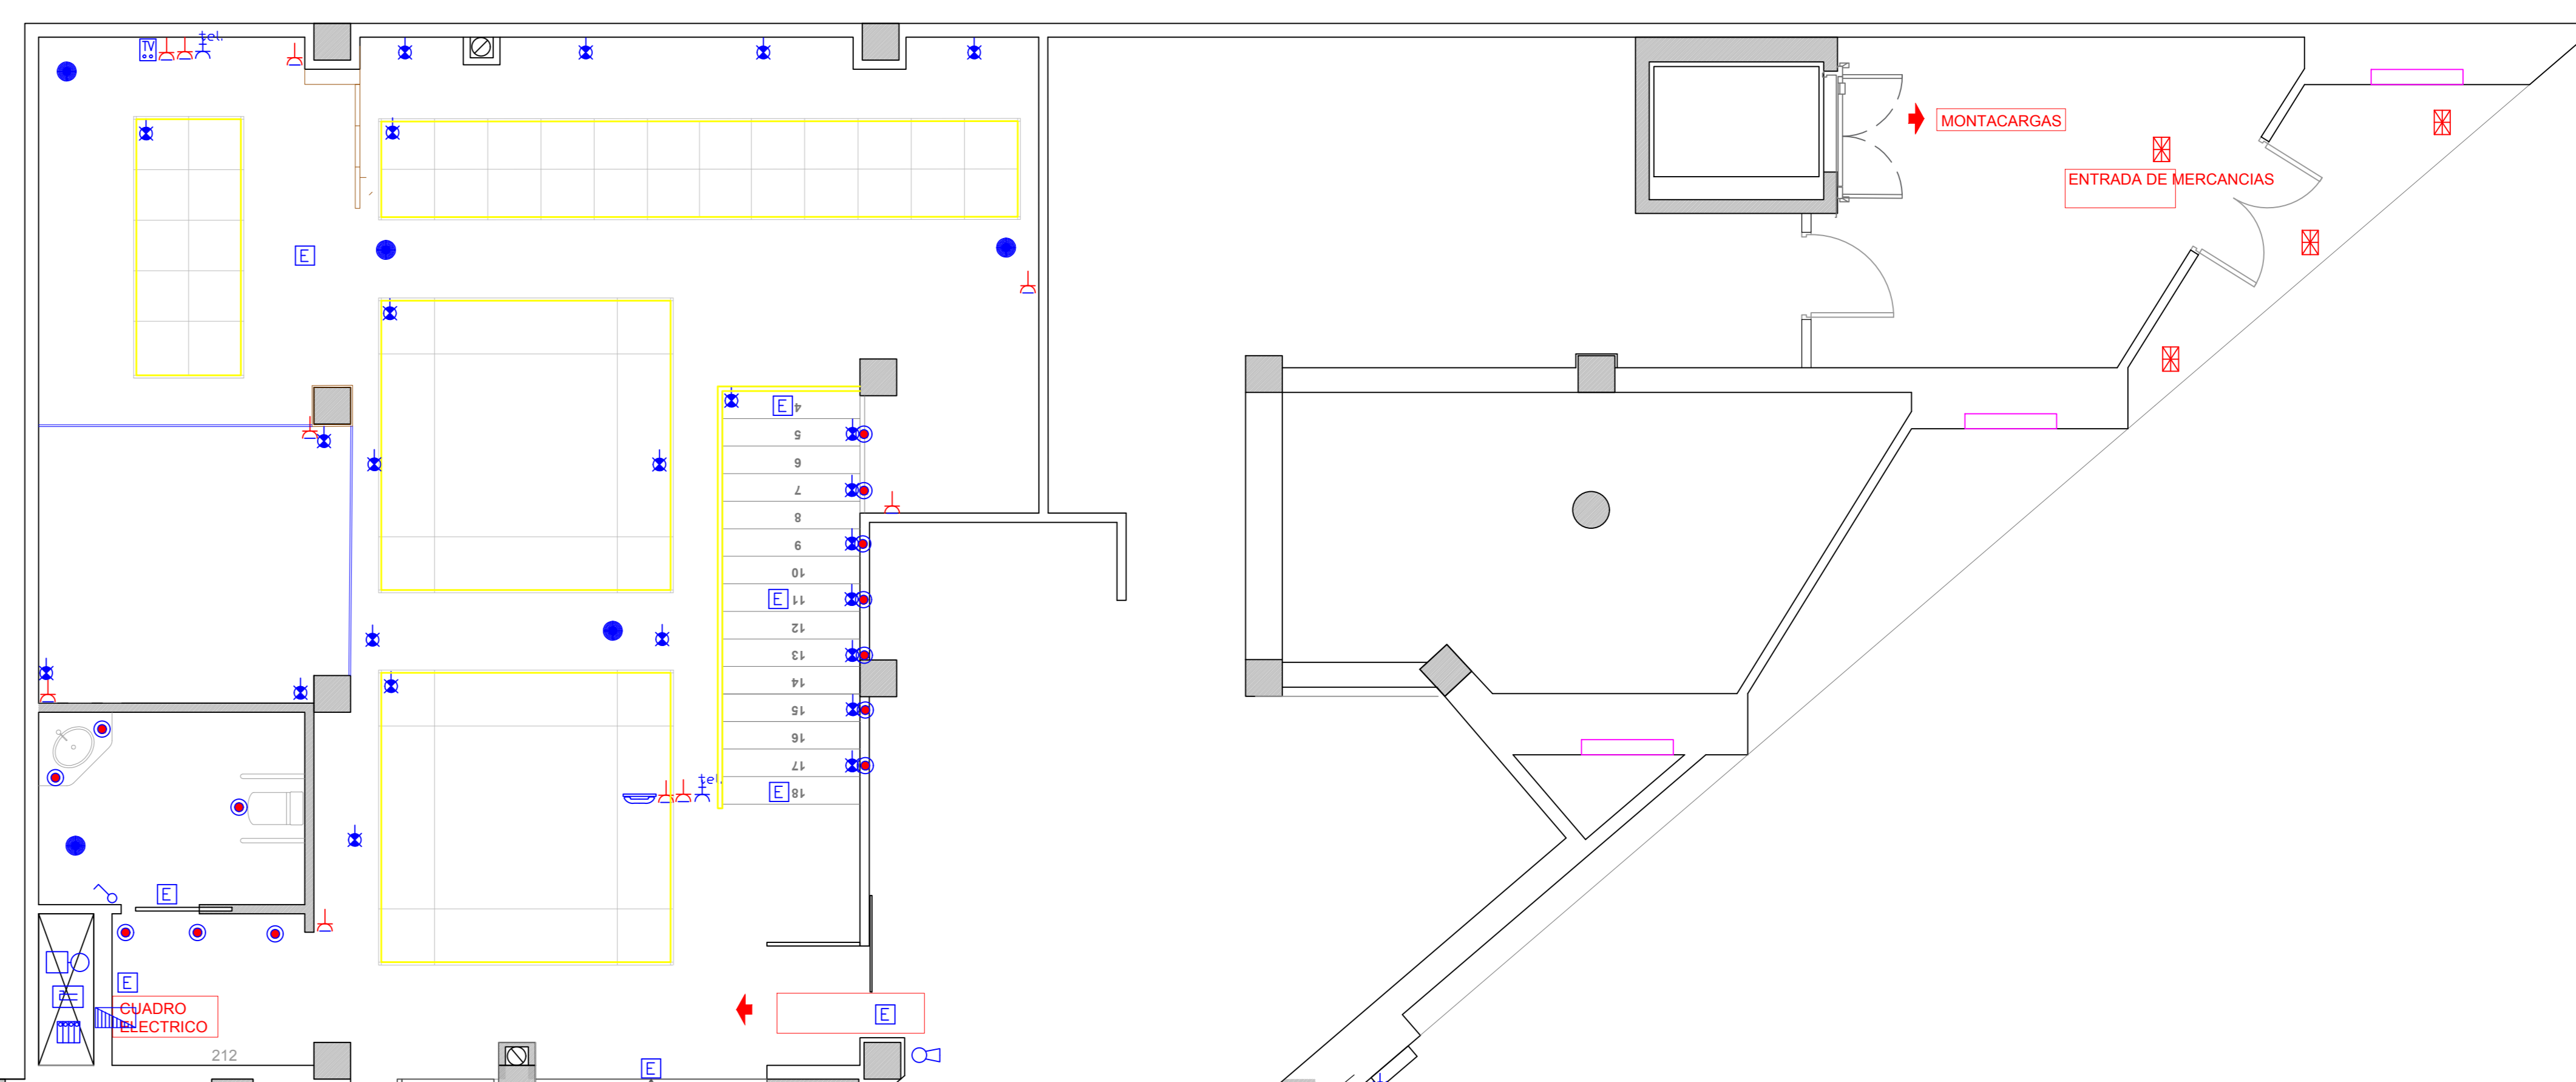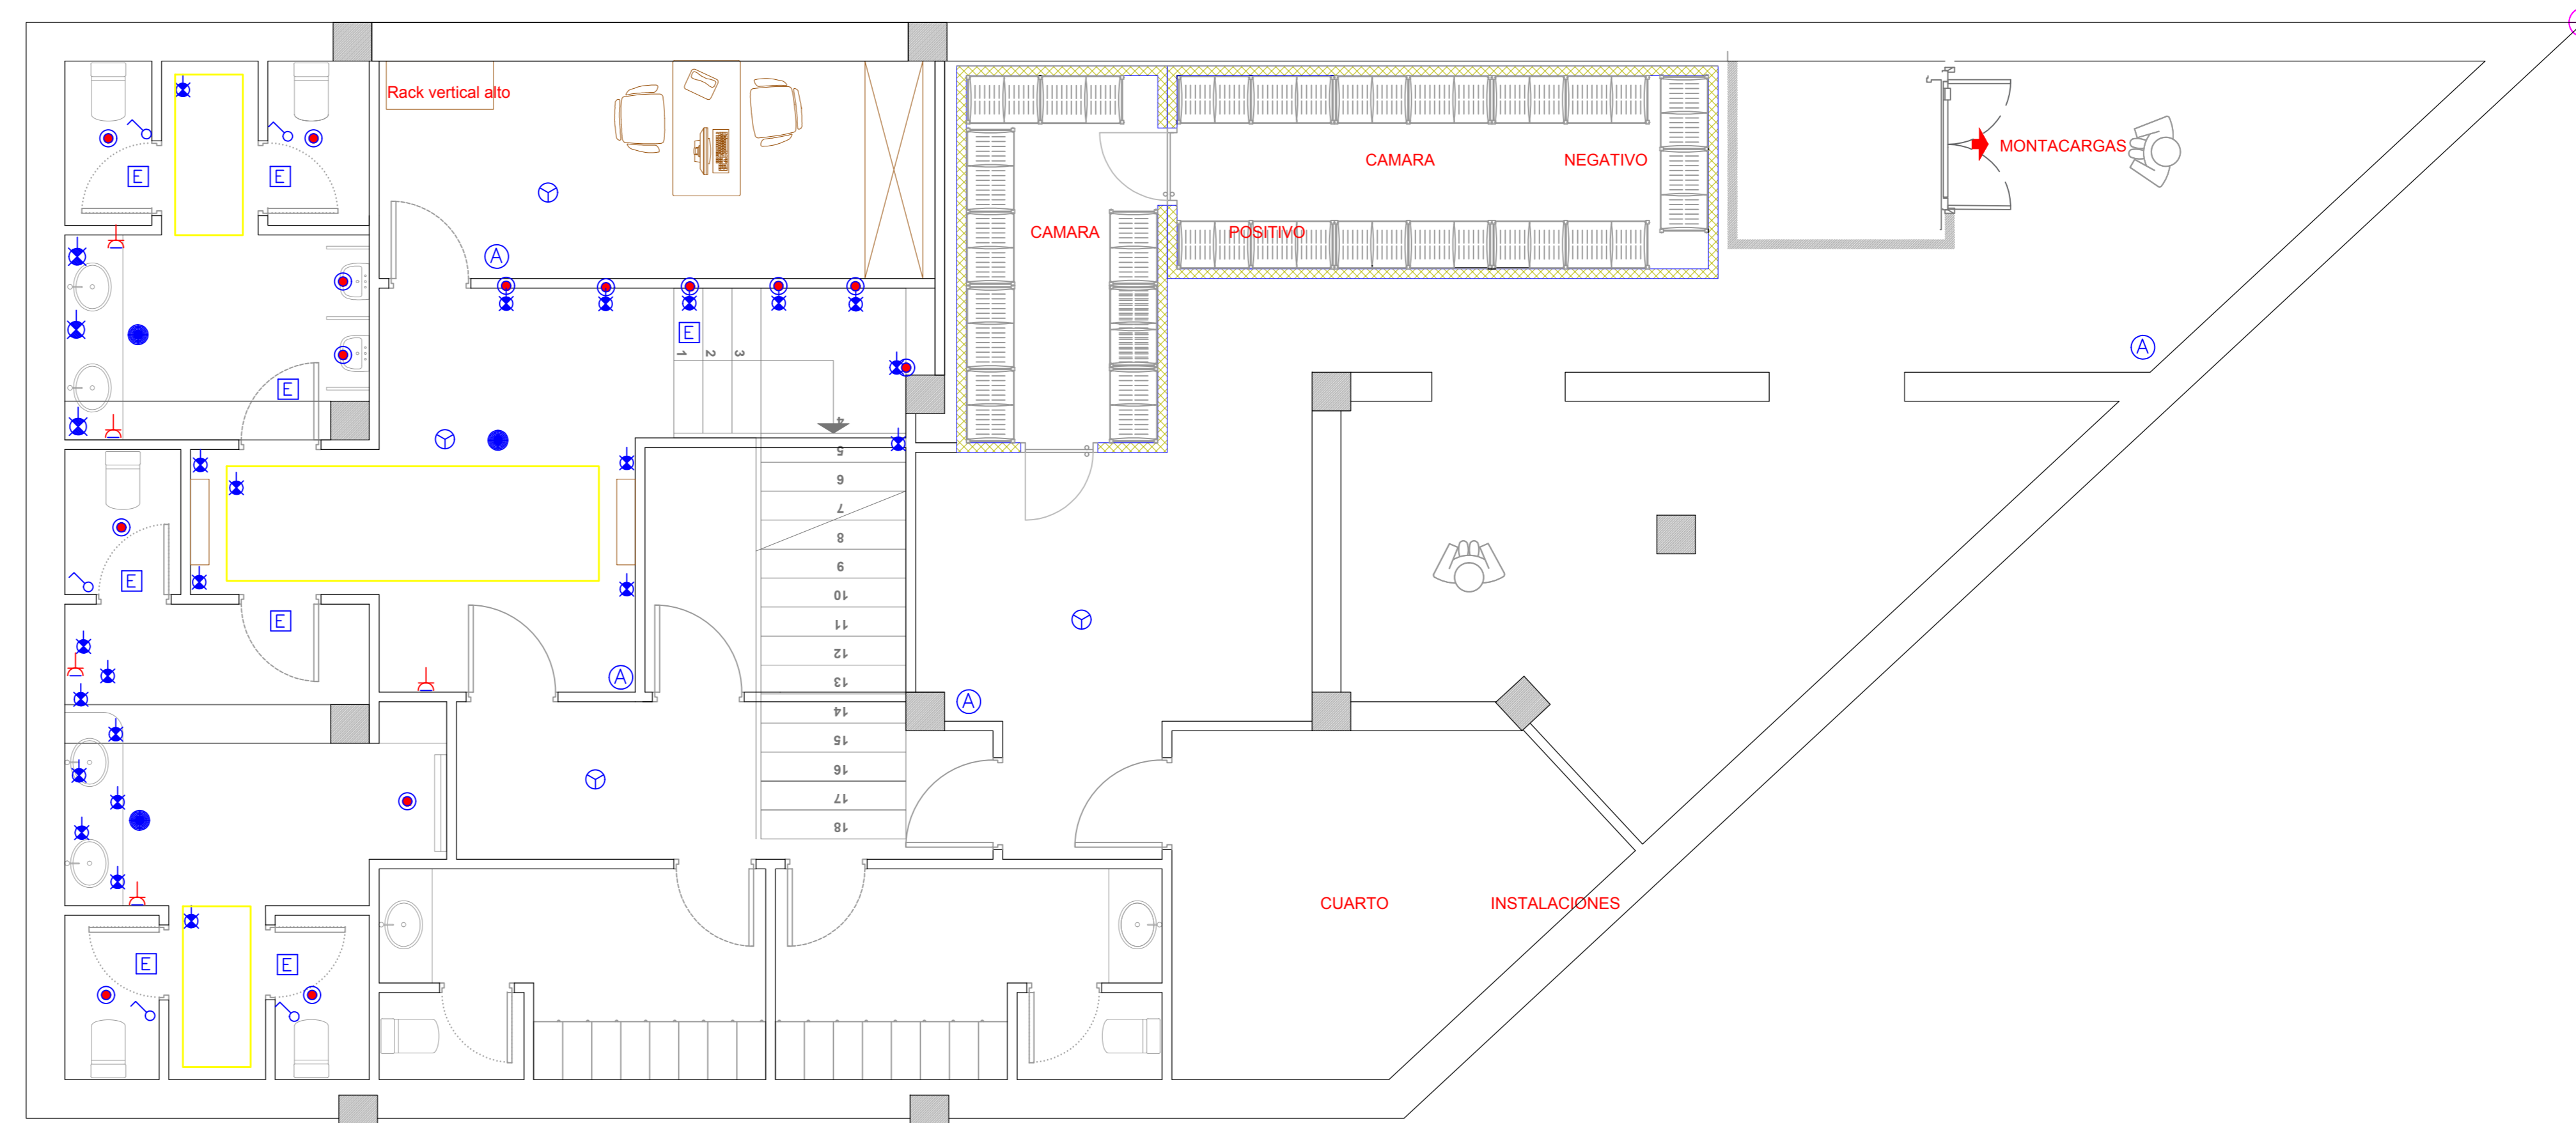


RENUNCIO
MONDRAGON,
ISIDRO
(AUTENTICACIÓN
N)

Firmado digitalmente por
RENUNCIO MONDRAGON, ISIDRO
(AUTENTICACIÓN)
Número de reconocimiento (DN):
c=ES, serialNumber=397014200,
sn=RENUNCIO,
givenName=ISIDRO,
cn=RENUNCIO MONDRAGON,
ISSRO (AUTENTICACIÓN)
Fecha: 2018.09.30 12:56:00 +02'00'



PROYECTO: IMPLANTACIÓN RESTAURANTE PIZZERÍA
CLIENTE: LA PIEMONTESE
SITUACIÓN: Carrer Batán, Reus- Tarragona
PLANO: 5 TIPO: ILUMINACIÓN
ESCALA: 1/50 REF.: 15 /2.017
FECHA: 09-12-2.017
roberto.caprasecca@yahoo.es Tel.0034 629291978

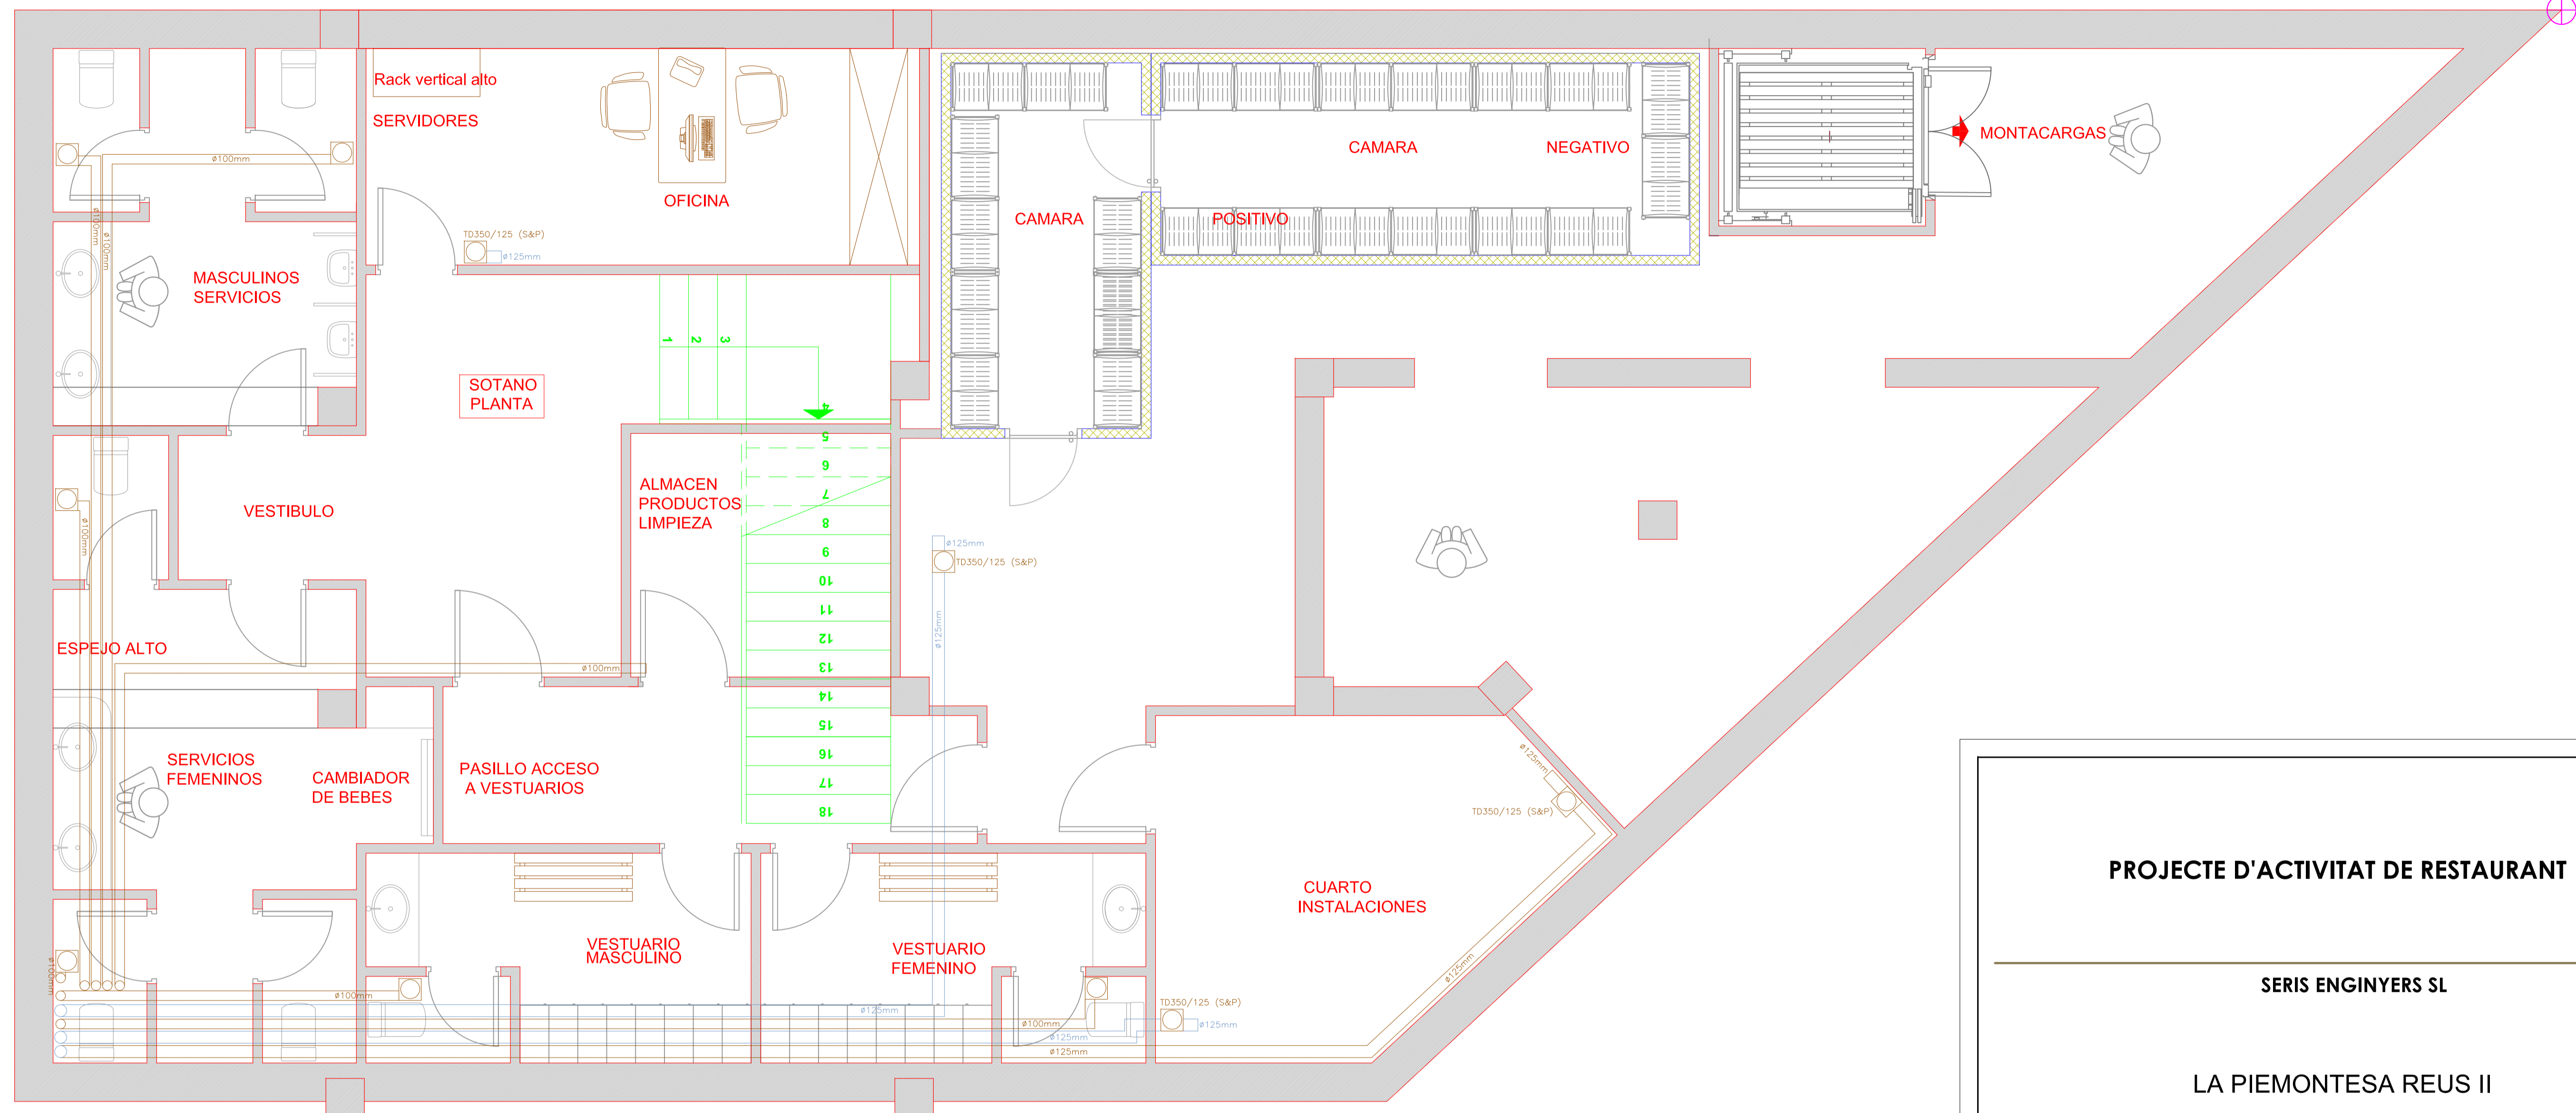

(*) NOTA: MOTORES DE EXTRACCIÓN Y IMPULSIÓN EN CUBIERTA DE EDIFICIO BATAN 32

LEYENDA VENTILACIÓN	
SIMBOLOGÍA	DESCRIPCIÓN
	RECUPERADOR
	CONDUCTO IMPULSIÓN AIRE NUEVO
	CONDUCTO DE RETORNO
	TUBO EXTRACCIÓN AIRE INTERIOR
	REJILLA PARA EXTRACCIÓN O IMPULSIÓN

PROJECTE D'ACTIVITAT DE RESTAURANT

SERIS ENGINYERS SL

LA PIEMONTESA REUS II

SITUACIÓN
CALLE BATAN, 32
43204 - REUS

PROMOTOR
BATAN PIEMONTESA, SL


FECHA	PLANTA SOTANO VENTILACIÓN	EXPEDIENTE
15/05/2018		V.03
ESCALA		
-		

FECHA	MODIFICACIÓN	COLABORADORES
10/08/2017	V. 01	Isidre Renuncio
02/10/2017	V. 02	Isidre Renuncio
15/05/2018	V. 03	Isidre Renuncio




OBSERVACIONES

RENUNCIO MONDRAGON, ISIDRO (AUTENTICACIÓN)

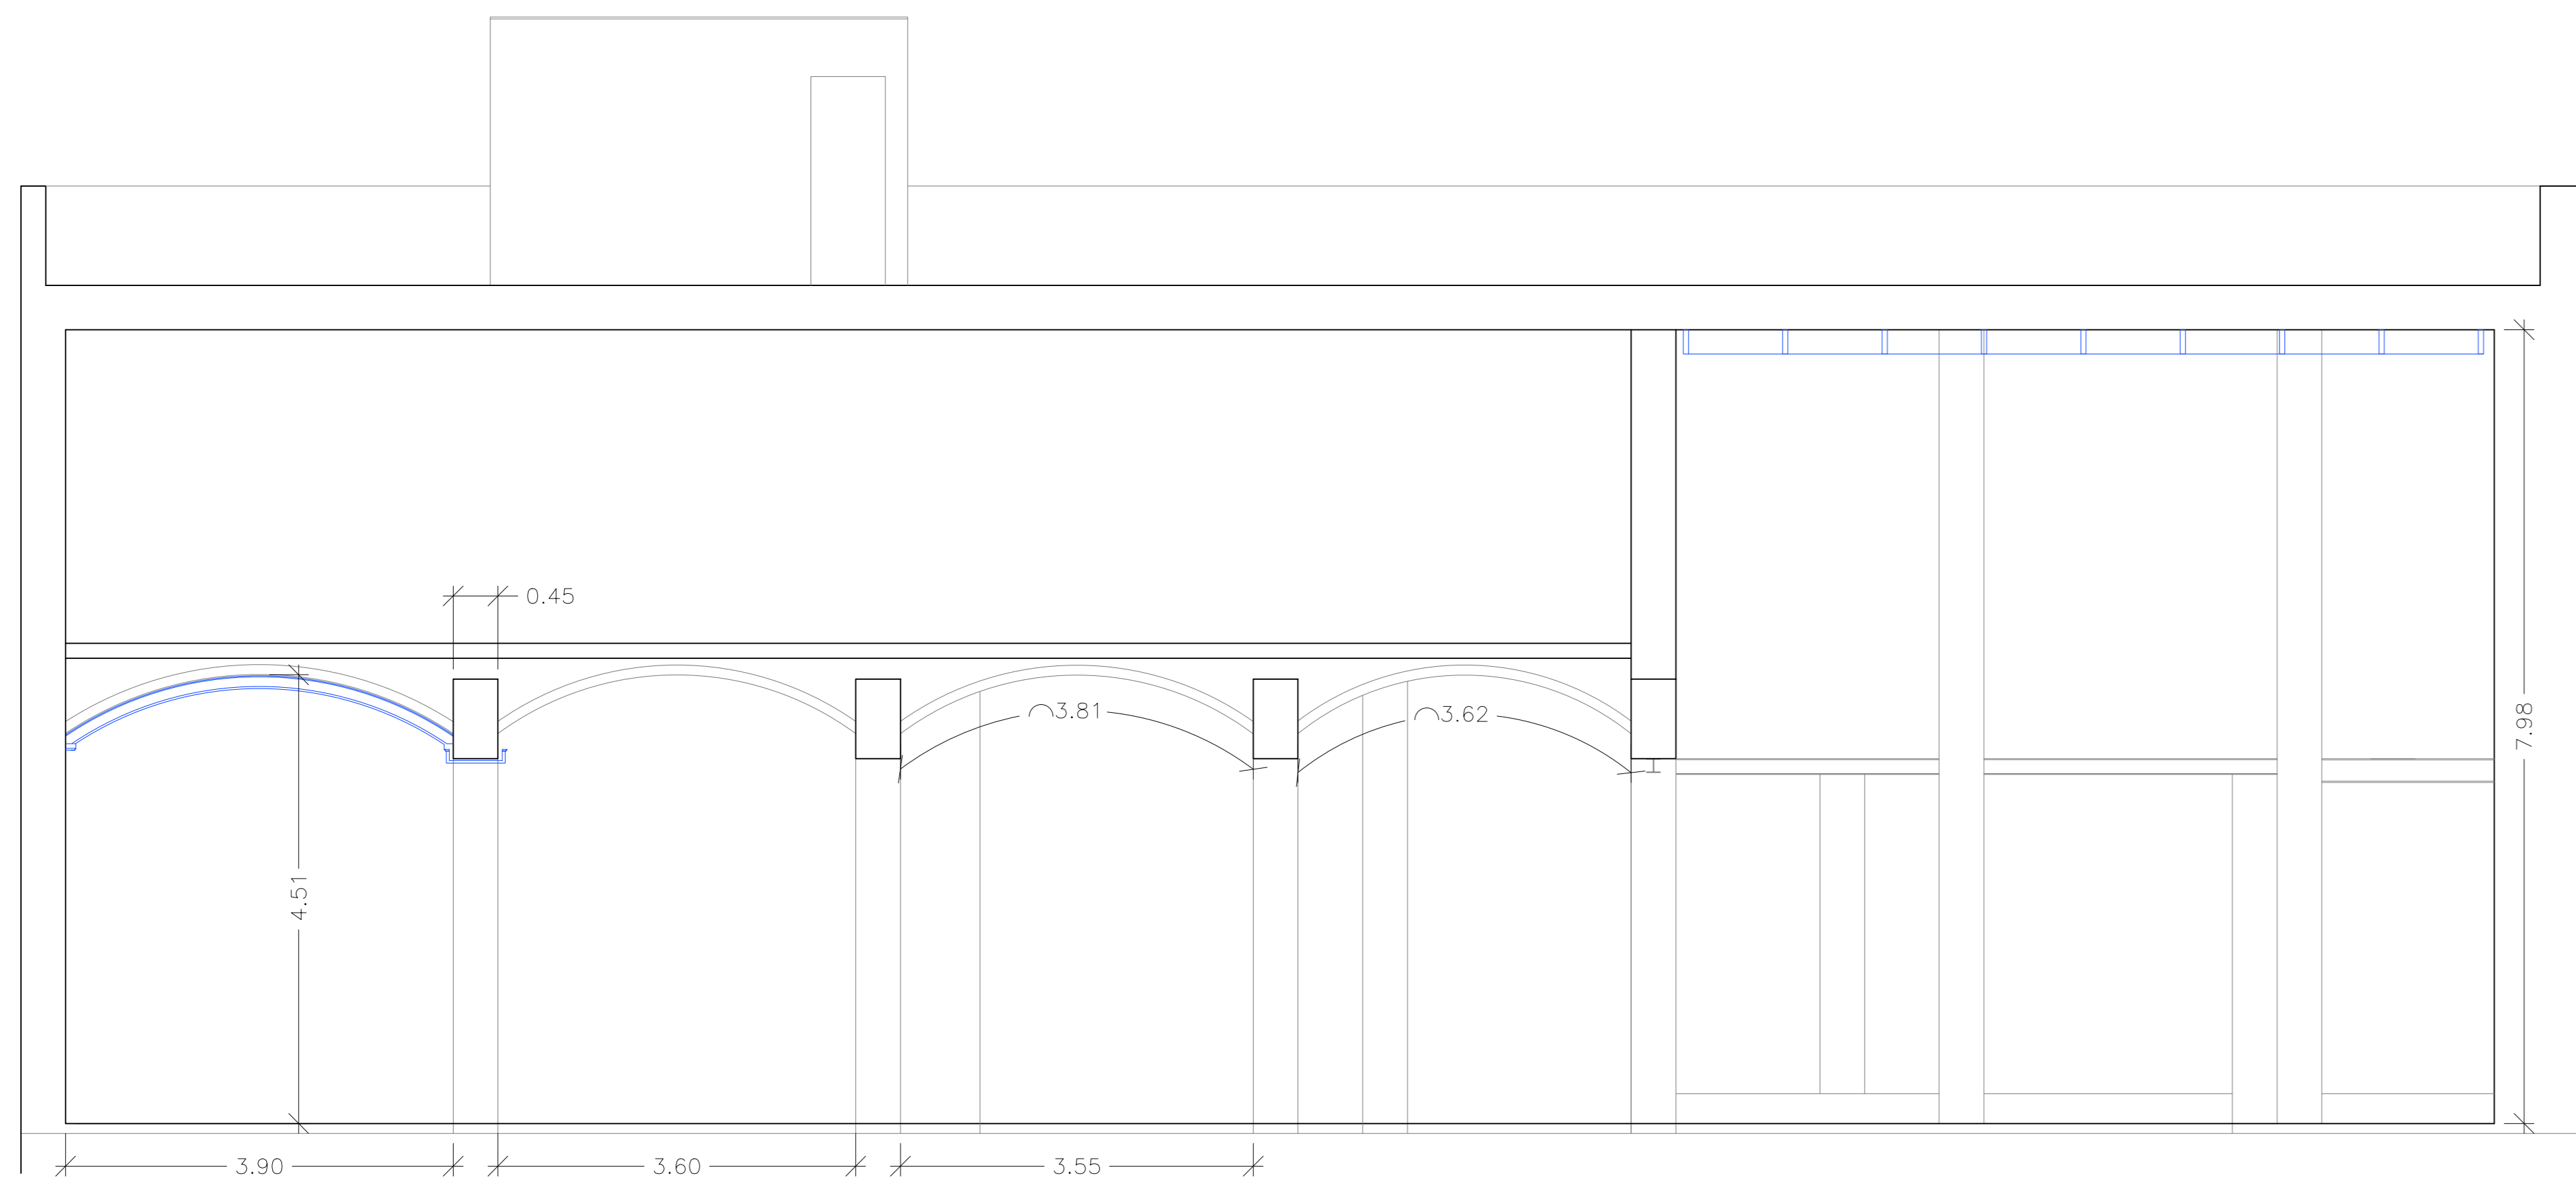


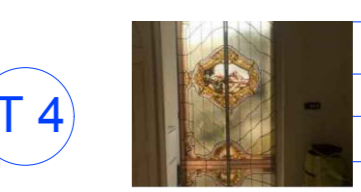

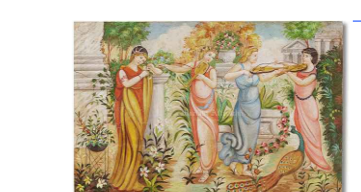
OFICINA TÉCNICA, LA PIEMONTESA - POLÍGONO INDUSTRIAL EL CAMÍ DELS FRARES, FASE III PARCELA 72, 25191 - LLEIDA - TEL.F.: 973 100 800 E-mail: oficinatcnica@lapiemontesa.com

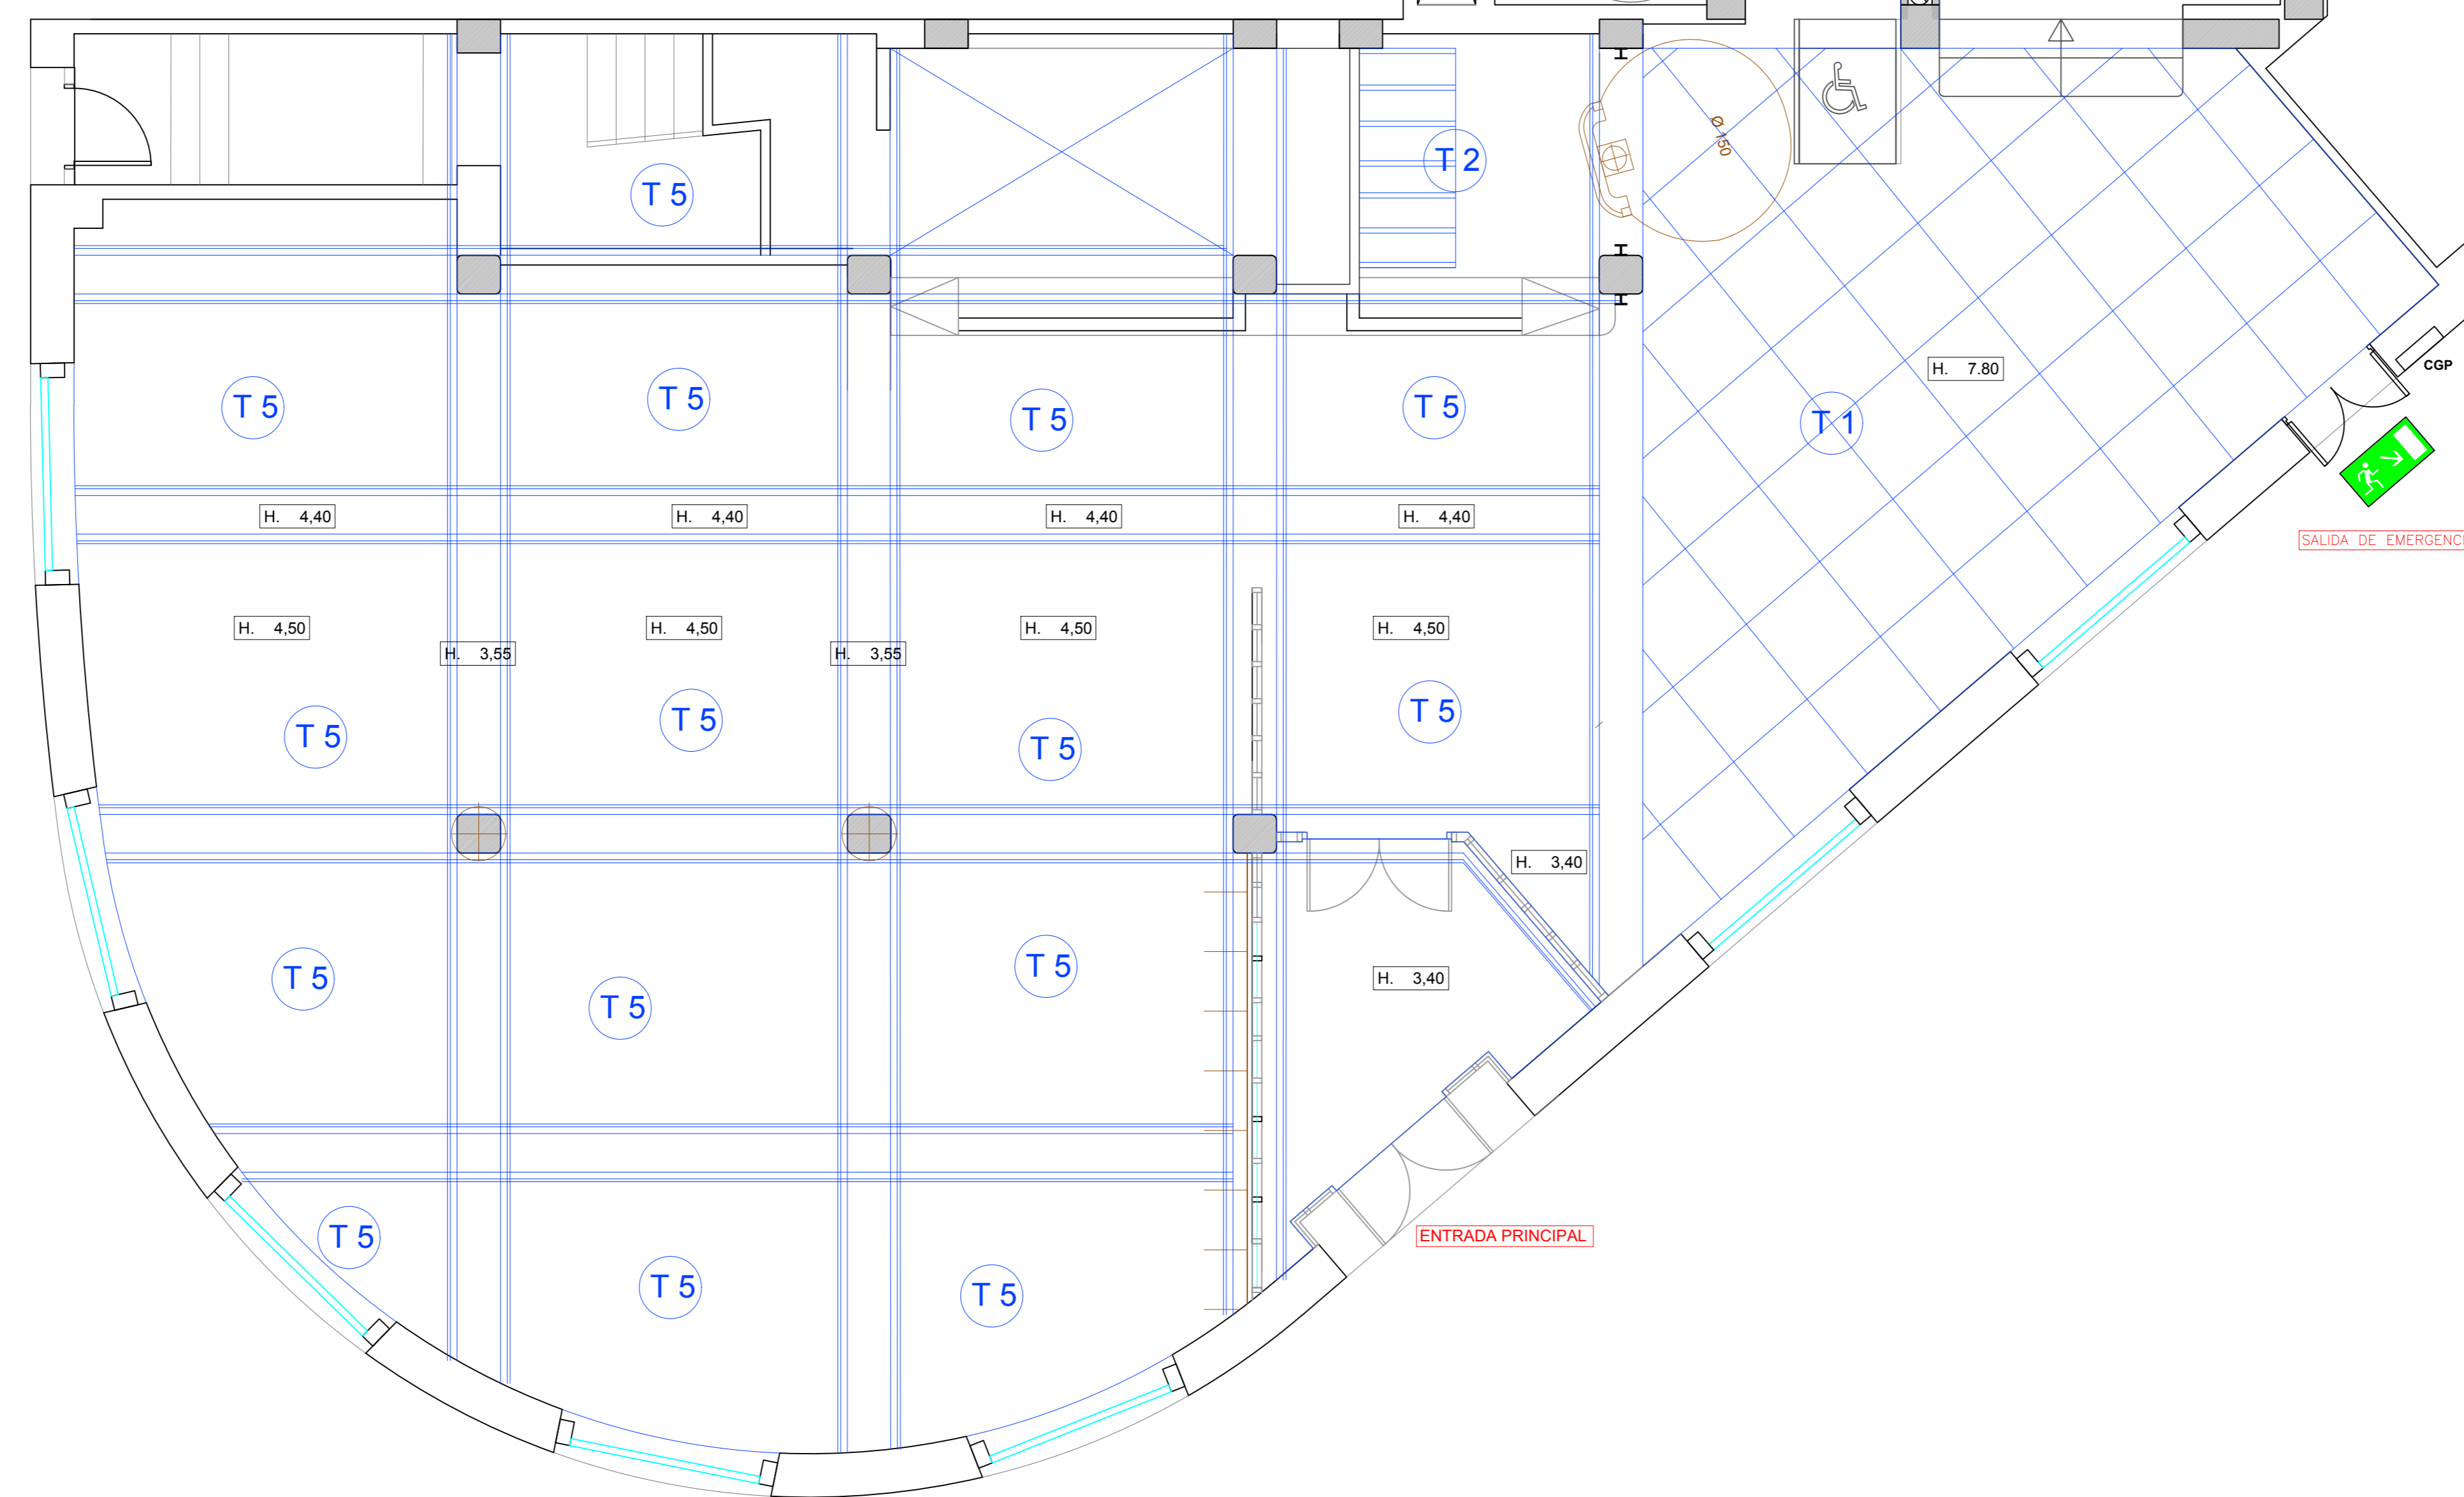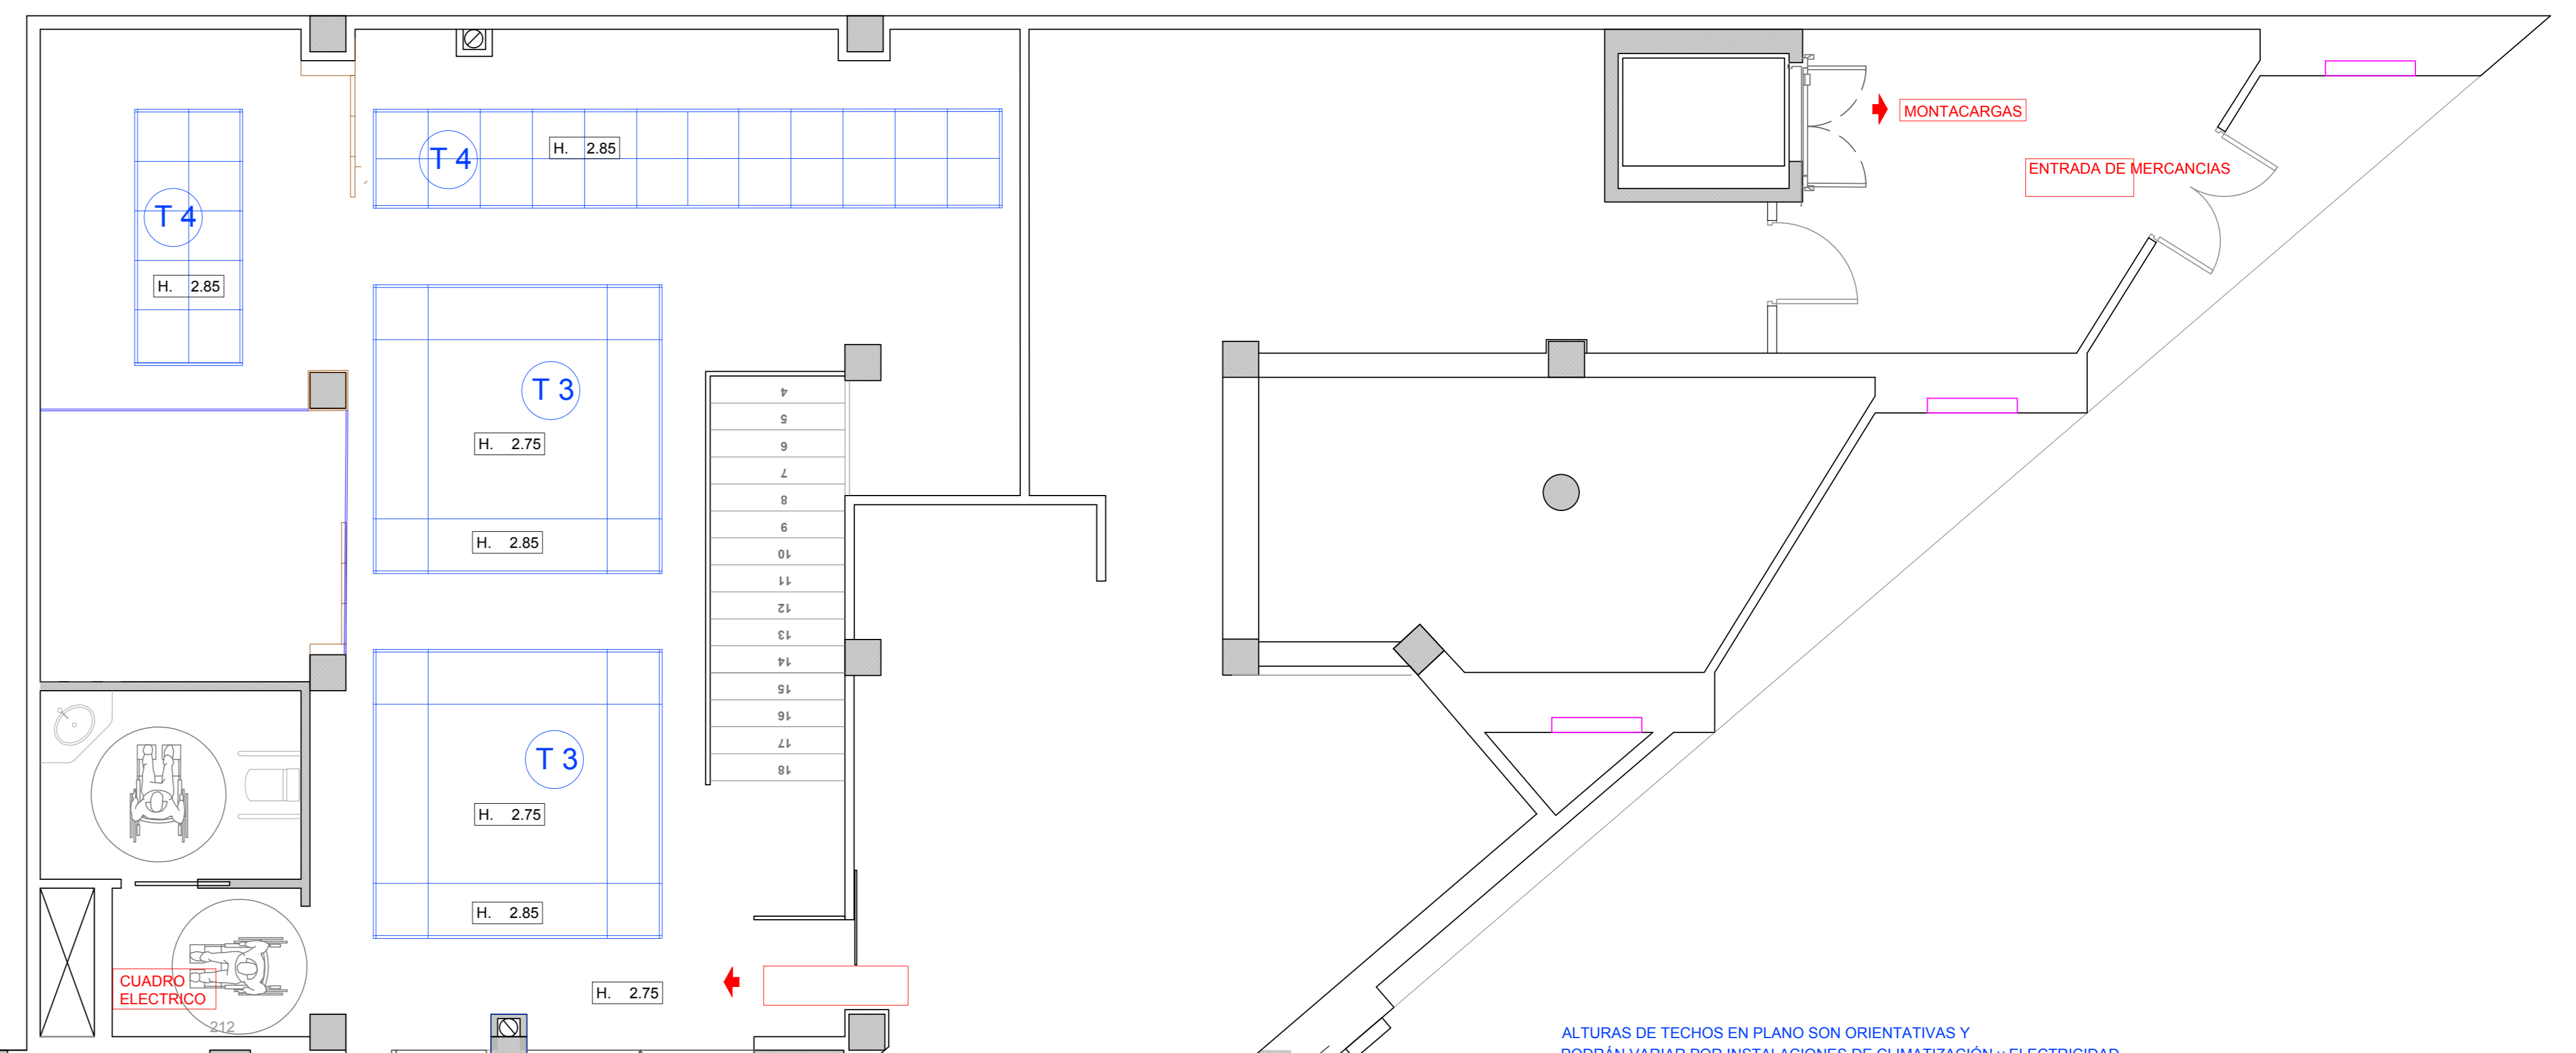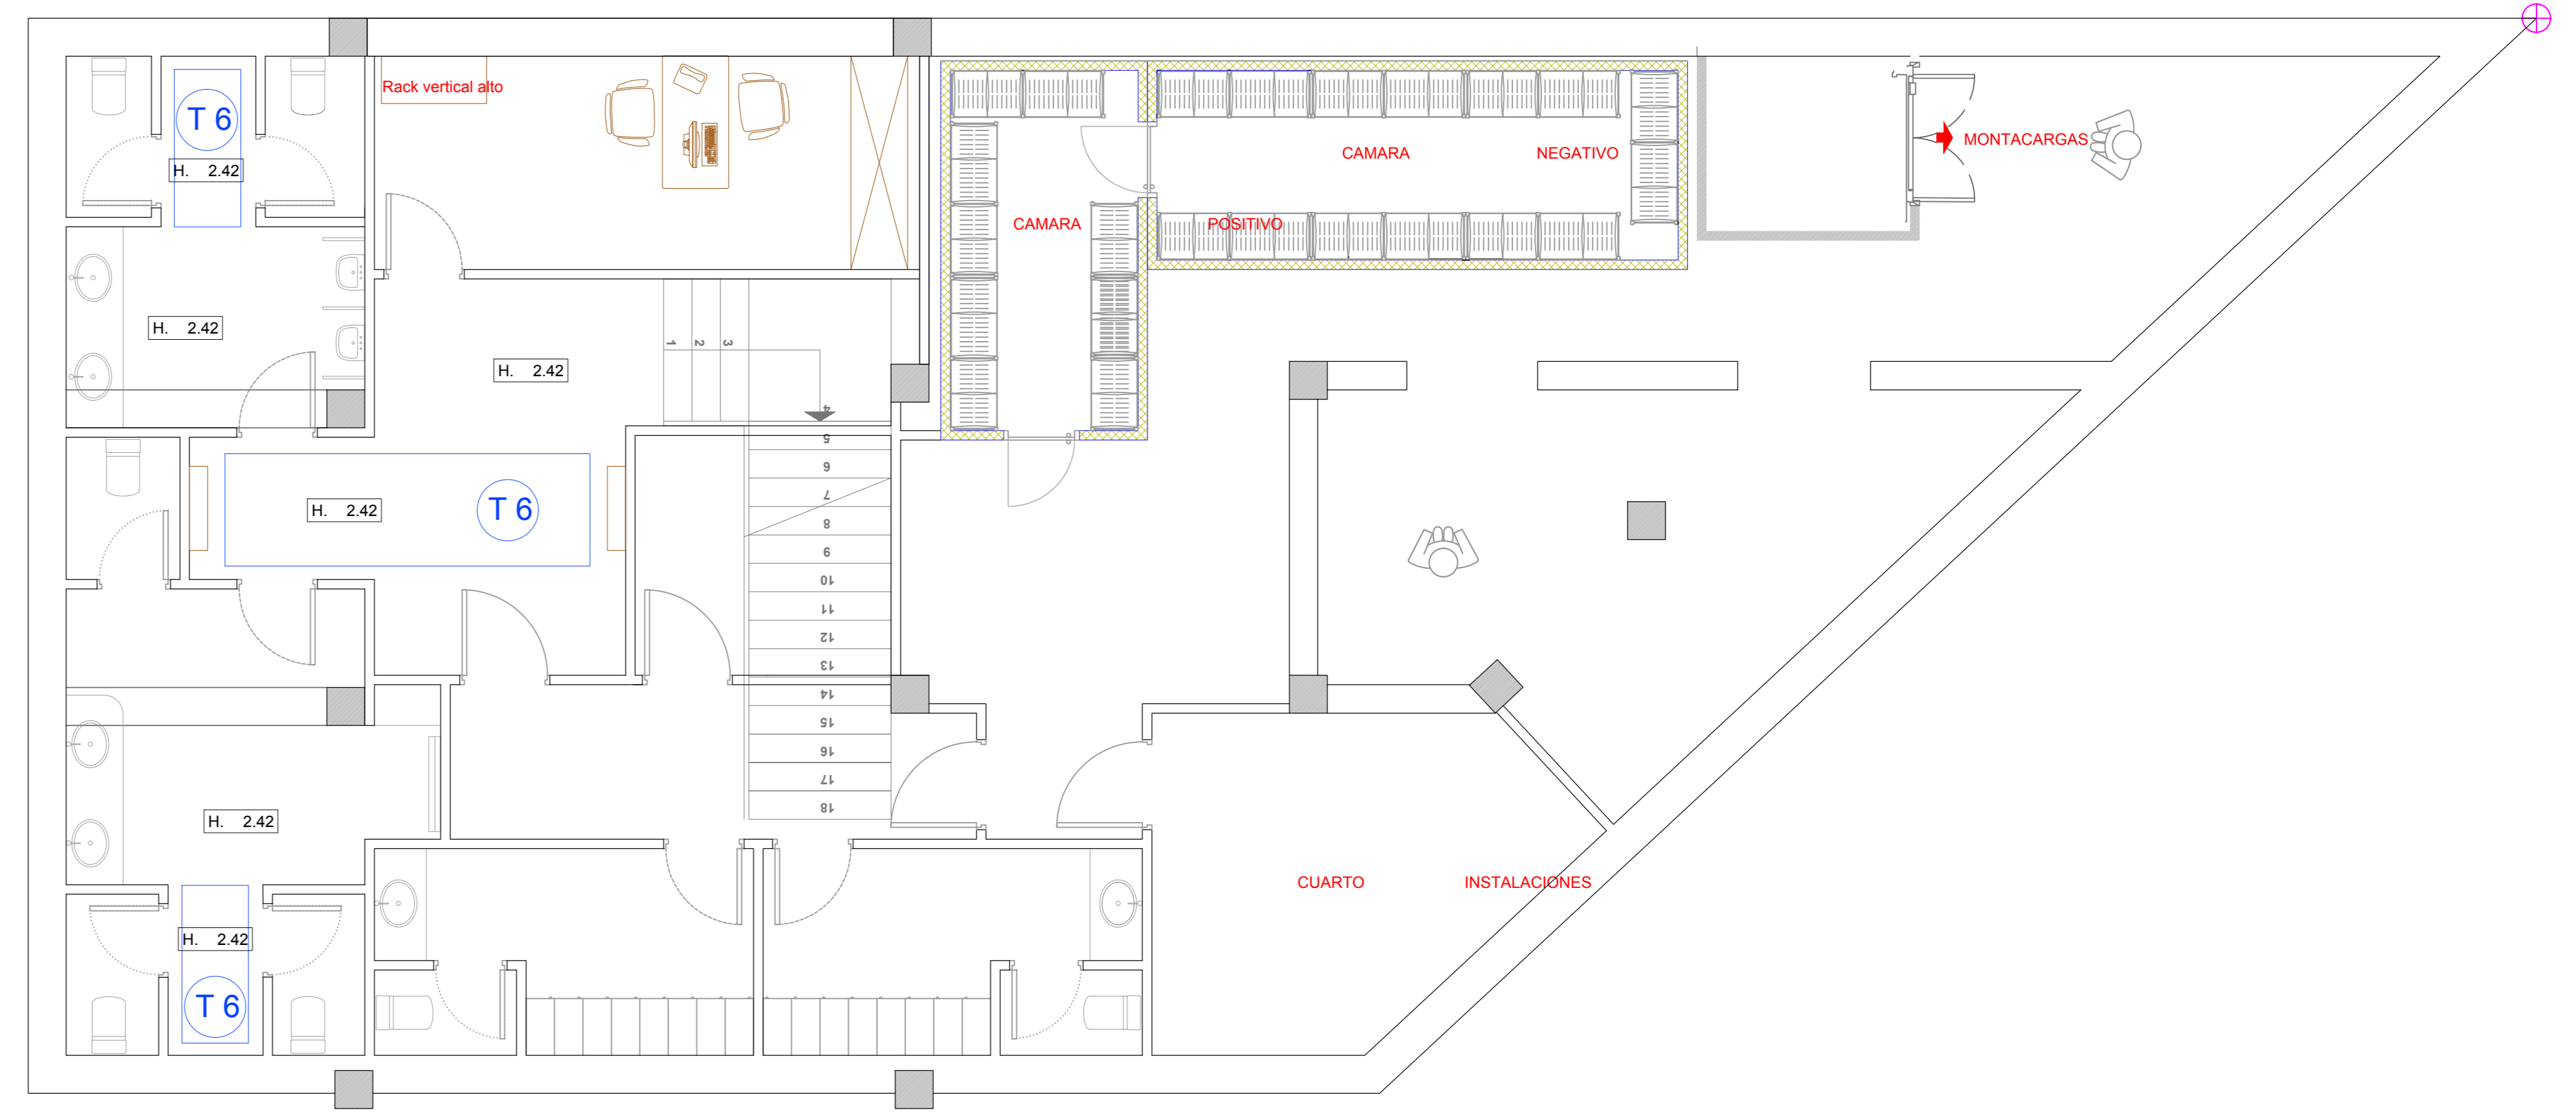

sección modificado 1



ALTURAS DE TECHOS EN PLANO SON ORIENTATIVAS Y PODRÁN VARIAR POR INSTALACIONES DE CLIMATIZACIÓN Y ELECTRICIDAD

- T1  TECHO ARTESONADO CLASICO
- T2  ESTRUCTURA TECHADO MADERA CON ENVIGADO
- T3  TECHO CELOSÍA MADERA LACADA
- T4  TECHO VIDRIERA DECORADA MOTIVOS VEGETALES
- T5  TECHO BÓVEDAS PINTADO * FRESCOS*
- T6  TECHO BÓVEDAS PINTADO * FRESCOS*

RENUNCIO MONDRAGON, ISIDRO (AUTENTICACIÓN)

Firmado digitalmente por RENUNCIO MONDRAGON, ISIDRO (AUTENTICACIÓN)
 Nombre de reconocimiento (DN): c=ES, serialNumber=397014200, o=RENUNCIO, givenName=ISIDRO, cn=RENUNCIO MONDRAGON, ISIDRO (AUTENTICACIÓN)
 Fecha: 2018.09.30 13:12:12 +02'00'



PROYECTO: IMPLANTACIÓN RESTAURANTE PIZZERÍA
 CLIENTE: LA PIEMONTESE
 SITUACIÓN: Carrer Batán, Reus- Tarragona
 PLANO: 4 TIPO: TECHOS
 ESCALA: 1/50 REF.: 15 /2.017
 FECHA: 09-12-2.017
 roberto.caprasedca@yahoo.es Tel.0034 629291978