

PLANTA BAIXA  
AMPLIACIÓ NAU PRODUCCIÓ  
ESCALA 1/200

**NOTES SENYALÍTICA INCENDIS**

ELS MITJANS DE PROTECCIÓ CONTRA INCENDIS D'UTILITZACIÓ MANUAL (EXTINTORS, ROQUES D'INCENDI, HIDRANTS EXTERIORS, PULSADORS MANUAUS D'ALARMA I DISPOSITUS DE TIRANT DE SISTEMES D'EXTINCIÓ) S'HAN DE SENYALITZAR MITJANÇANT SENYALS DEFINIDES EN LA NORMA UNE 23033-1 EL TAMANY SIGUE:

A) 210 X 210 MM QUAN LA DISTÀNCIA D'OBSERVACIÓ DEL SENYAL NO EXCEDEIXI DE 10 M;

B) 420 X 420 MM QUAN LA DISTÀNCIA D'OBSERVACIÓ ESTIGUI COMPRESA ENTRE 10 I 20 M;




C) 594 X 594 MM QUAN LA DISTÀNCIA D'OBSERVACIÓ ESTIGUI COMPRESA ENTRE 20 I 30 M.

**LLEGENDA EXTINCIÓ**

	HIDRANT ENTERRAT, ENTRADA 4" I SORTIDA 100mm, AMB RACORD BOMBER I TAP. INCLOU ARQUETA AMB TAPA I INSCRIPCIÓ "BOMBERS"
	CANONADA ENTERRADA DE FUNDICIÓ DÚCTIL K9
	CANONADA DE RUIXADORS ESFR D'ACER PINTAT SOLDAT SI UNE EN 10255 AMB JUNTES VITALLIC
	RUIXADOR ESFR K240 3/4" AMB FUSIBLE 74°C
	CANONADA DE RUIXADORS ESTANDARD DE CORTINES, D'ACER PINTAT SOLDAT SI UNE EN 10255 AMB JUNTES VITALLIC
	RUIXADOR ESTANDARD K=80 68°C
	EXTINTOR POLS ABC 6 Kg EFICÀCIA 21A-113B AMB PLACA SENYALITZACIÓ 210x297
	EXTINTOR CO <sub>2</sub> AMB PLACA SENYALITZACIÓ 210x297
	CANONADA DE BIE's, D'ACER PINTAT SOLDAT SI UNE EN 10255 AMB JUNTES VITALLIC
	BIE 45 AMB PLACA SENYALITZACIÓ 210x297 FOTO

**NOTES RUIXADORS ESFR**

- 1- DISTÀNCIA DEL DEFLECTOR A LA PARET, COM A MÍNIM A 102mm, I COM A MÀXIM A LA MEITAT DE LA DISTÀNCIA ENTRE RUIXADORS.
- 2- DISTÀNCIA MÍNIMA A LA CÀRREGA: 914mm
- 3- MÀXIMA DISTÀNCIA ENTRE RUIXADORS: L'ÀREA MÀXIMA A COBRIR PER RUIXADOR ES DE 9.3m<sup>2</sup>.
- 4- LA DISTÀNCIA ENTRE RUIXADORS HA D'ESTAR ENTRE 2.4 I 3.7m, SEMPRE QUE L'ÀREA COBERTA PER RUIXADOR NO EXCEDEIXI ELS 9.3m<sup>2</sup>.
- 5- EL DEFLECTOR HA D'ESTAR SITUAT A UN MÀXIM DE 330mm I UN MÍNIM DE 152mm DEL SOSTRE.

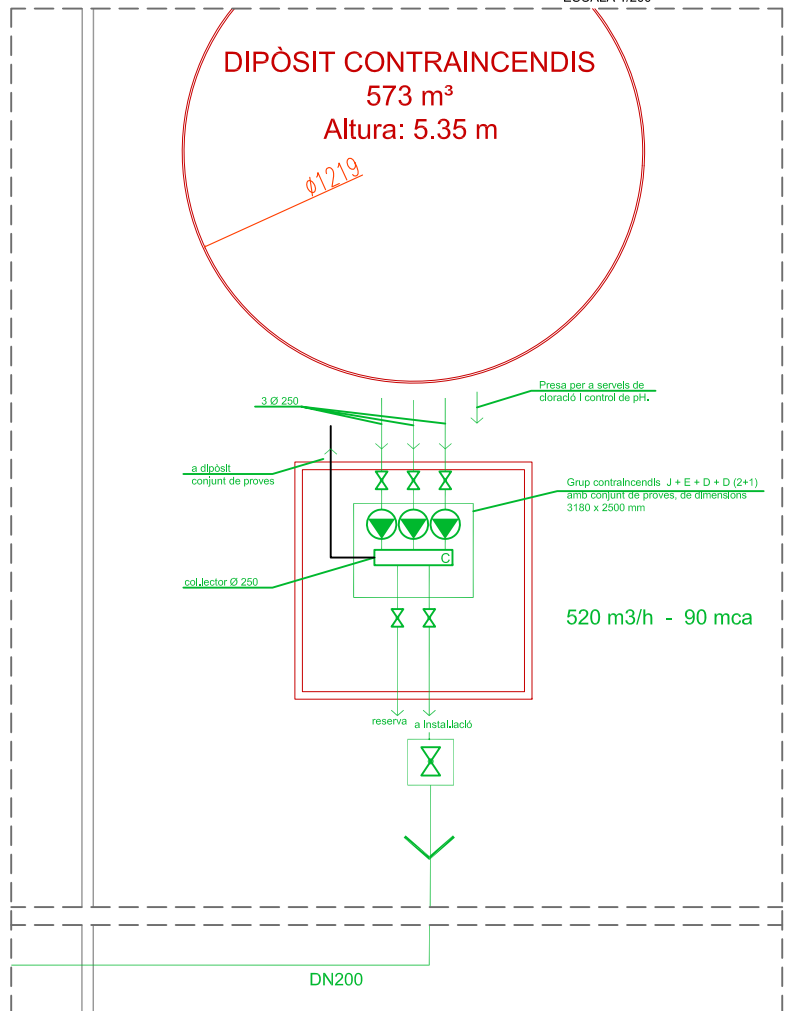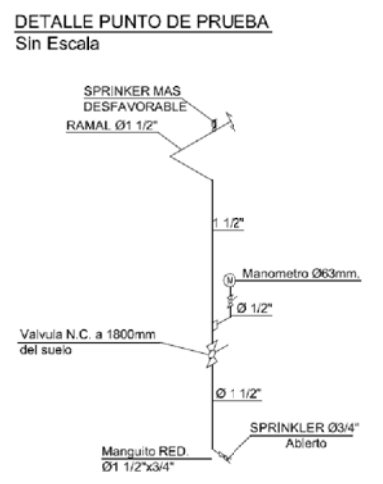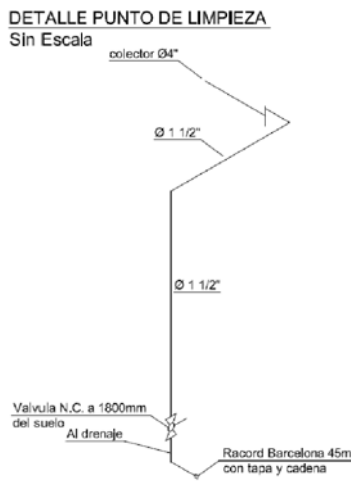

DIPÒSIT I SALA DE BOMBES  
AMPLIACIÓ NAU PRODUCCIÓ  
ESCALA 1/100

promotor	TECHNICAL MINDS INVESTMENT, S.L.
projecte	PROJECTE D'ACTIVITATS DE L'AMPLIACIÓ DE LA NAU DE PRODUCCIÓ DE LES INSTAL·LACIONS DE L'ÀREA 5.21 TECNOLAMA
situació	CARRETERA DE CONSTANTÍ TV-7211 PK=3 43206, REUS

nº plànol: PA04  
descripció plànol: AMPLIACIÓ NAU DE PRODUCCIÓ INSTAL·LACIONS D'EXTINCIÓ INCENDIS PLANTA GENERAL

fase	tipologia	escala/format	≠
PA	EDF	1:400/1:200 / A3	

revisió nº	data	descripció

data: 10/02/2017



Enginyer Propietat  
Joan Moreno  
nº col. 14.179 COEIG