




PLANTA BAIXA
AMPLIACIÓ NAU PRODUCCIÓ
 ESCALA 1/200

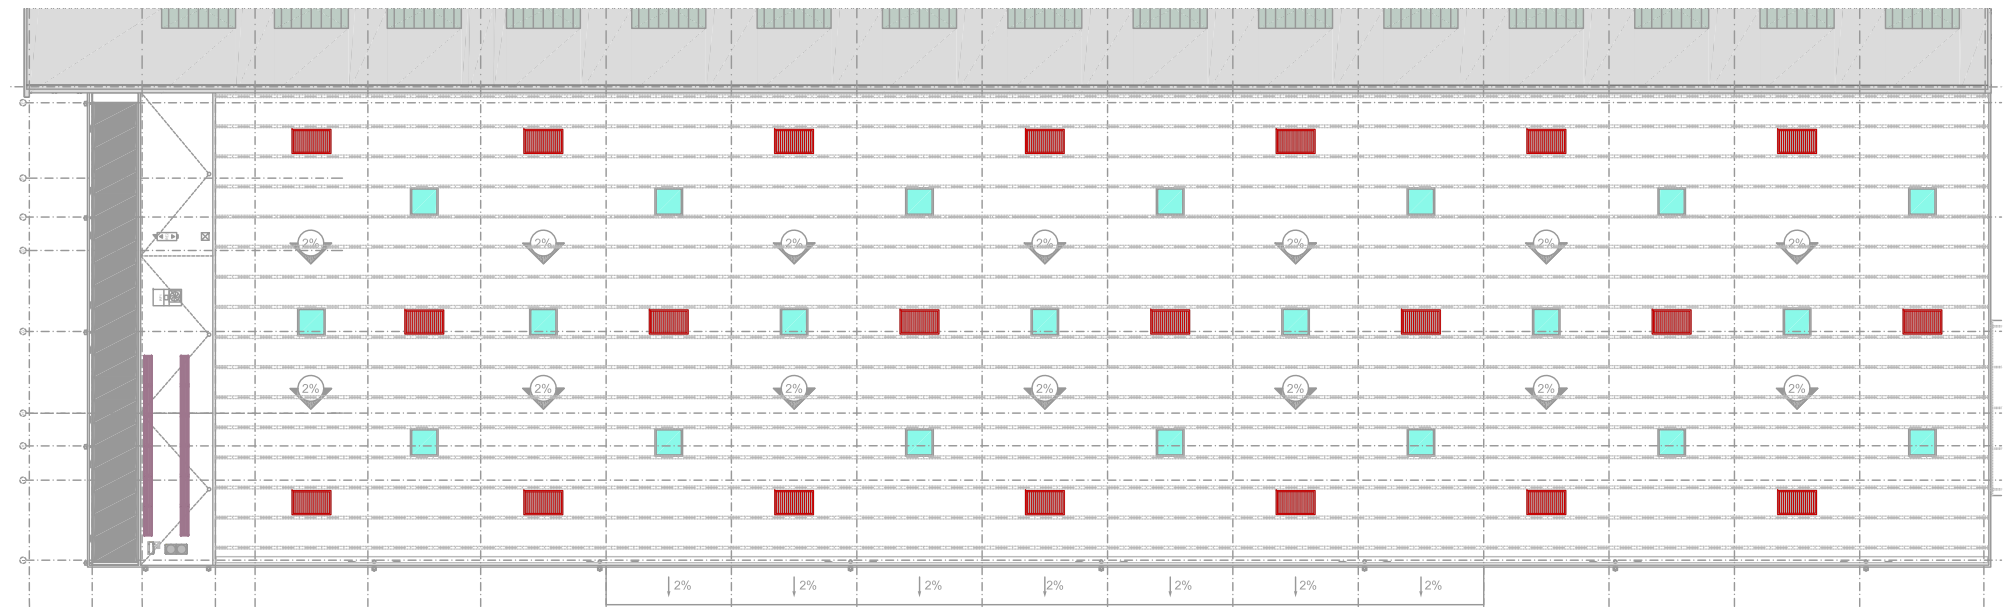

PLANTA COBERTA
AMPLIACIÓ NAU PRODUCCIÓ
 ESCALA 1/300

LLEGENDA DETECCIÓ / CONTROL TEMP. I EVACUACIÓ DE FUMS

- CENTRAL ANALÒGICA DE DETECCIÓ D'INCENDIS MODEL ID3000 DE NOTIFIER
- DETECTOR ANALÒGIC ÒPTIC MODEL NFX / ISO-OPT DE NOTIFIER
- SISTEMA DE DETECCIÓ PER ASPIRACIÓ MODEL NAS DE NOTIFIER AMB 2 DETECTORS LASER VIEW INCORPORATS IRS
- LÍNEA DE DETECTORS PER ASPIRACIÓ Q25 EXT - Q21 INT D'ABS LLUIRE D'HALOGENS
- POLSADOR ANALÒGIC MODEL M700KAC-FFIC DE NOTIFIER
- SIRENA ANALÒGICA MODEL NFXI-WS-R DE NOTIFIER
- COLT EuroCO2E/1634/PCRP/202/2F93/STDM5 125 mm, de 1626x3099mm
- CORTINA DE FUMS, AMB RESISTÈNCIA D120

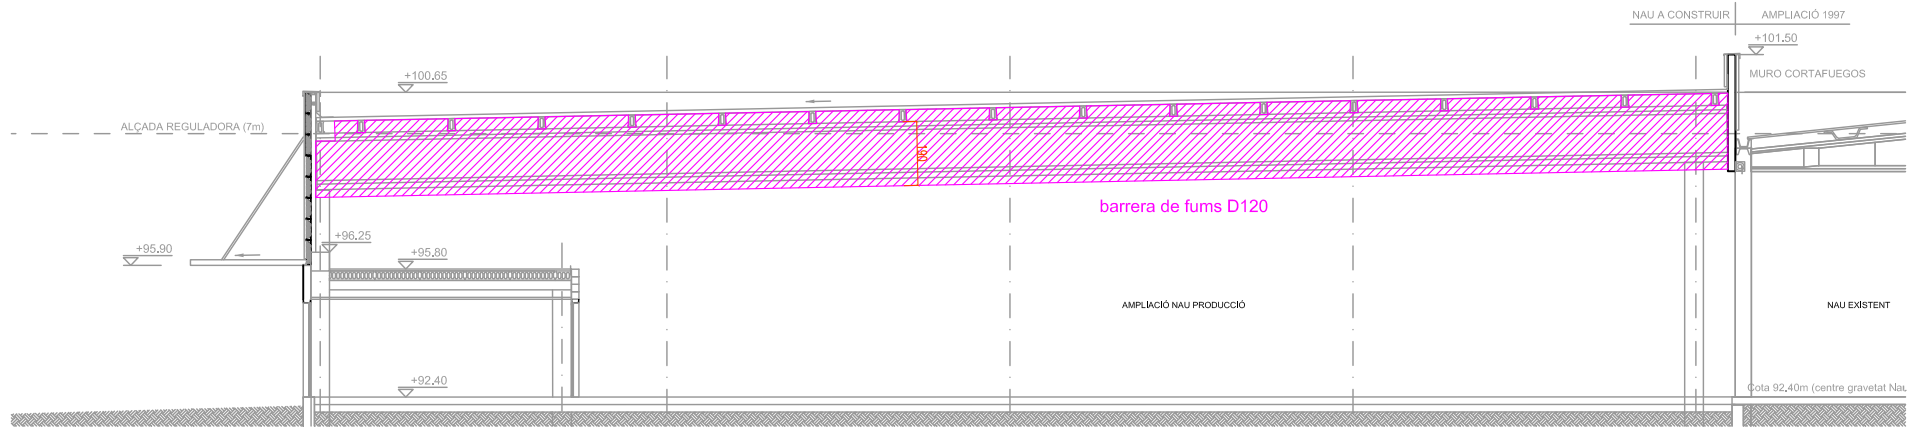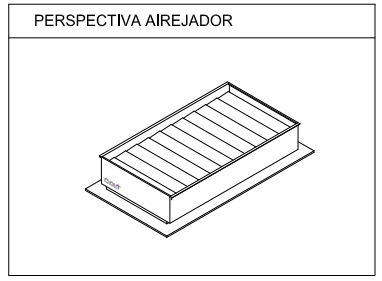


SECCIÓ TRANSVERSAL
AMPLIACIÓ NAU PRODUCCIÓ
 ESCALA 1/100

promotor
 TECHNICAL MINDS INVESTMENT, S.L.

projecte
 PROJECTE D'ACTIVITATS DE L'AMPLIACIÓ DE LA NAU DE PRODUCCIÓ DE LES INSTAL·LACIONS DE L'ÀREA 5.21 TECNOLAMA

 situació
 CARRETERA DE CONSTANTÍ TV-7211 PK=3 43206, REUS



nº plànol PA03 **descripció plànol** AMPLIACIÓ NAU DE PRODUCCIÓ LLUERNES CONTROL TEMPERATURA I EVACUACIÓ FUMS PLANTES I SECCIÓ

fase	tipologia	escala/format	≠
PA	EDF	1:400/1:200 / A3	⊖

revisió nº	data	descripció

data 10/02/2017



Enginyer	Propietat
Joan Moreno	
nº col. 14.179 COEIG	