




**PLANTA BAIXA**  
AMPLIACIÓ NAU PRODUCCIÓ  
ESCALA 1/200

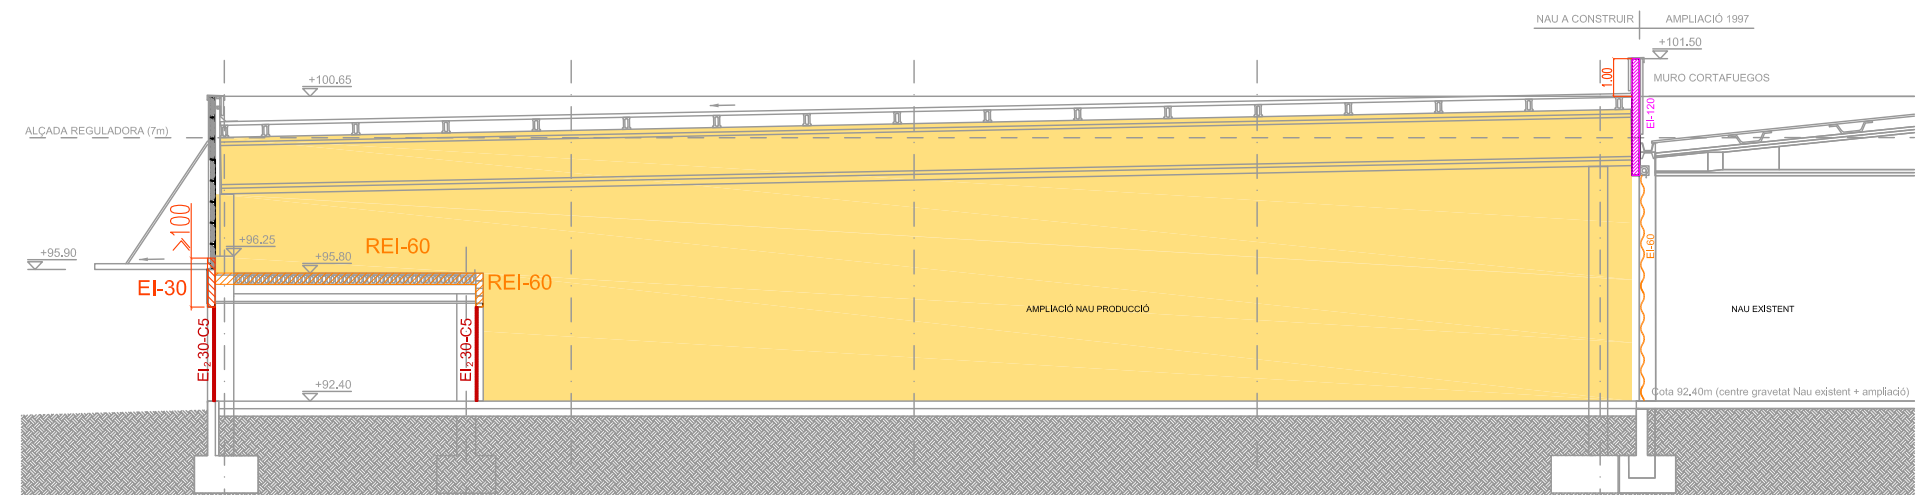

**SECCIÓ TRANSVERSAL**  
AMPLIACIÓ NAU PRODUCCIÓ  
ESCALA 1/100

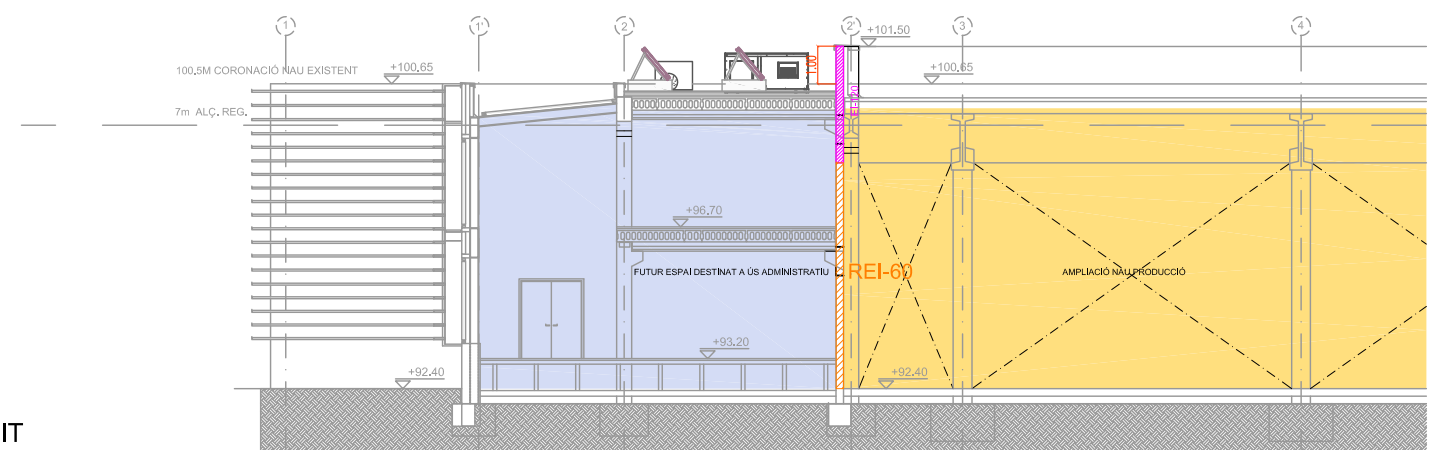

**SECCIÓ LONGITUDINAL**  
AMPLIACIÓ NAU PRODUCCIÓ  
ESCALA 1/100

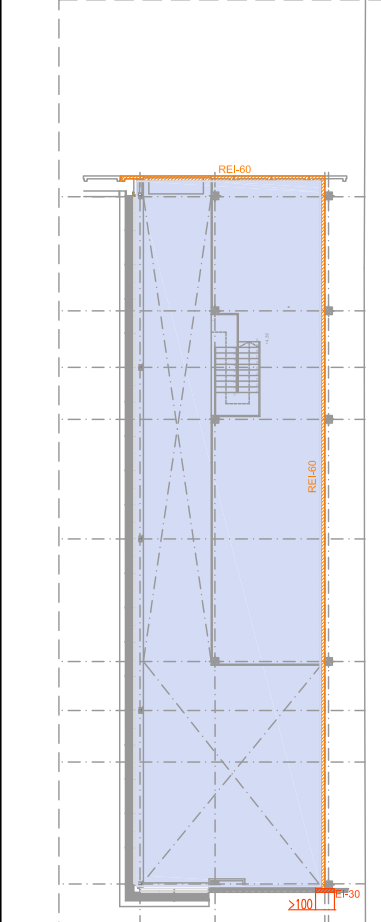

**PLANTA ALTELL ESPAI NO DEFINIT**  
AMPLIACIÓ NAU PRODUCCIÓ  
ESCALA 1/200

**LLEGGENDA SECTORITZACIÓ**

[Yellow]	SECTOR 1
[Light Green]	SECTOR 2
[Light Blue]	SECTOR 3
[Light Purple]	SECTOR 4
[Light Orange]	SECTOR 5
[Green with arrows]	SECTORITZACIÓ EI-120
[Green with circle]	SECTORITZACIÓ EI-60
[Green with square]	SECTORITZACIÓ EI-30

NOTA: ÉS NECESSARI POSAR ELEMENT DE SEPARACIÓ D'1m RESISTENT AL FOC, ENTRE LA COBERTA DE LA NOVA NAU I LA COBERTA EXISTENT.

[Red circle]	EXTINTOR POLS ABC 6 Kg EFICÀCIA 21A-113B AMB PLACA SENYALITZACIÓ 210x297
[Red square]	EXTINTOR CO <sub>2</sub> AMB PLACA SENYALITZACIÓ 210x297
[Red triangle]	BIE 45 AMB PLACA SENYALITZACIÓ 210x297 FOTO

**PLANTA BAIXA**

RECORREGUTS D'EVACUACIÓ

OE = ORIGEN D'EVACUACIÓ	SP = SORTIDA DE PLANTA	A = PUNT DE BIFURCACIÓ	SE = SORTIDA D'EDIFICI
OE <sub>i</sub> - A <sub>i</sub> ≤ 25 m			
OE <sub>i</sub> - SP <sub>i</sub> o SE <sub>i</sub> ≤ 25 m (EN CAS D'UNA ÚNICA SORTIDA)			
OE <sub>i</sub> - SP <sub>i</sub> o SE <sub>i</sub> ≤ 50 m (EN CAS DE DUES O MÉS SORTIDES, DISTÀNCIA MÀXIMA FINS A UNA D'ELLES)			
OE <sub>i</sub> - SP <sub>i</sub> o SE <sub>i</sub> ≤ 50 m	49,95 m		
OE <sub>i</sub> - SP <sub>i</sub> o SE <sub>i</sub> ≤ 50 m	49,91 m		
OE <sub>i</sub> - SP <sub>i</sub> ≤ 50 m	47,14 m		
OE <sub>i</sub> - SP <sub>i</sub> ≤ 50 m	48,48 m		
OE <sub>i</sub> - SP <sub>i</sub> ≤ 50 m	49,68 m		
OE <sub>i</sub> - SP <sub>i</sub> ≤ 50 m	25,70 m		
OE <sub>i</sub> - SP <sub>i</sub> o SE <sub>i</sub> ≤ 25 m	16,52 m		
OE <sub>i</sub> - A <sub>i</sub> ≤ 25 m	15,64 m		
OE <sub>i</sub> - SP <sub>i</sub> o SE <sub>i</sub> ≤ 50 m	47,41 m		
OE <sub>i</sub> - SP <sub>i</sub> o SE <sub>i</sub> ≤ 50 m	33,17 m		

AMPLADA PASSOS I PORTES

P = N° DE PERSONES PREVISTES DE PAS  
a = AMPLA MÍNIM DE PAS a ≥ P/200 ≥ 1,00 m  
b = AMPLA MÍNIM DE PORTES a ≥ P/200 ≥ 0,80 m

(\*) CONSULTAR MEMÒRIA PER A LA JUSTIFICACIÓ

**LLEGGENDA EVACUACIÓ**

[Green dashed arrow]	RECORREGUTS D'EVACUACIÓ
[Green circle]	ORIGEN D'EVACUACIÓ
[Green square]	SORTIDA DE PLANTA
[Green circle]	SORTIDA DE L'EDIFICI
[Green circle]	PUNT D'INICI DE RECORREGUTS ALTERNATIUS
[Green circle]	OCCUPACIÓ EN N° DE PERSONES
[Green square]	SENYAL DE SORTIDA

(\*) CONSULTAR MEMÒRIA PER A LA JUSTIFICACIÓ I CÀLCULS DE LA OCCUPACIÓ I HIPÒTESIS DE BLOQUEIG

promotor  
TECHNICAL MINDS INVESTMENT, S.L.

projecte  
PROJECTE D'ACTIVITATS DE L'AMPLIACIÓ DE LA NAU DE PRODUCCIÓ DE LES INSTAL·LACIONS DE L'ÀREA 5.21 TECNOLAMA

situació  
CARRETERA DE CONSTANTÍ TV-7211 PK=3 43206, REUS

n° plànol  
**PA02**

descripció plànol  
AMPLIACIÓ NAU DE PRODUCCIÓ SECTORITZACIÓ I EVACUACIÓ P. BAIXA, ALTELL I SECCIONS

fase	tipologia	escala/format	≠
PA	EDF	1:400/1:200 / A3	

revisió nº	data	descripció

data  
10/02/2017

**Enginyer Industrial**  
Joan Moreno  
nº col. 14.179 COEIG

Enginyer  
Propietat