

| SUPERFICIES ÚTILES PL. BAJA | |
|-----------------------------|-----------------|
| RECEPCIÓN/ENTREGA VEHÍCULOS | 74,42 |
| TALLER 1 | 505,19 |
| VESTIBULO | 6,18 |
| OFICINAS | 66,43 |
| ASEO | 3,40 |
| JEFE DE TALLER | 10,88 |
| PASO | 3,22 |
| RECAMBIOS | 11,90 |
| ESCALERA | 4,58 |
| TALLER 2 | 605,39 |
| CABINA DE PINTURA | 28,00 |
| BOX DE PINTURA | 10,12 |
| ZONA CHIMENEAS... | 49,90 |
| TOTAL m2 | 1.379,61 |


| SUPERFICIES ÚTILES PL. ATILLO | |
|-------------------------------|--------------|
| PASILLO | 9,22 |
| VESTUARIO 1 | 14,83 |
| VESTUARIO 2 | 10,08 |
| TOTAL m2 | 34,13 |

| SUPERFICIE UTIL | |
|-----------------|-----------------|
| PLANTA BAJA | 1.379,61 |
| PLANTA ATILLO | 34,13 |
| TOTAL m2 | 1.413,74 |

| SUPERFICIES CONSTRUIDA | |
|------------------------|-----------------|
| PLANTA BAJA | 1.444,66 |
| PLANTA ATILLO | 42,37 |
| TOTAL m2 | 1.487,03 |

| RECORRIDO DE EVACUACIÓN | |
|-------------------------|----------|
| A-S1 | 50,00 m. |
| B-S2 | 46,44 m. |

| SIMBOLOGIA | |
|------------|--|
| [Symbol] | CUADRO GENERAL DE MANDO Y PROTECCIÓN ELÉCTRICO |
| [Symbol] | ALUMBRADO DE EMERGENCIA |
| [Symbol] | ALUMBRADO DE EMERGENCIA LED DE 100 Lámparas |
| [Symbol] | ALUMBRADO DE EMERGENCIA LED DE 350 Lámparas |
| [Symbol] | EXTINTOR 21A-113B |
| [Symbol] | EXTINTOR 27A-183B |
| [Symbol] | EXTINTOR 89B |
| [Symbol] | SERIAL PROTECCIÓN INCENDIOS "EXTINTOR" |
| [Symbol] | CENTRAL DETECCIÓN DE INCENDIOS DE 2 ZONAS |
| [Symbol] | PULSADOR MANUAL DE ALARMA |
| [Symbol] | SERIAL PROTECCIÓN INCENDIOS "PULSADOR DE ALARMA" |
| [Symbol] | SIRENA DE INCENDIOS ACÓSTICA Y LUMINOSA |
| [Symbol] | SERIAL "SENSE SORTIDA" |
| [Symbol] | SERIAL DE SORTIDA FOTO LUMINISCENTE |
| [Symbol] | SERIAL DE EVACUACIÓN FOTO LUMINISCENTE |
| [Symbol] | SERIAL DE EVACUACIÓN FOTO LUMINISCENTE |
| [Symbol] | SERIAL DE SEGURIDAD "CUADRO ELÉCTRICO" |

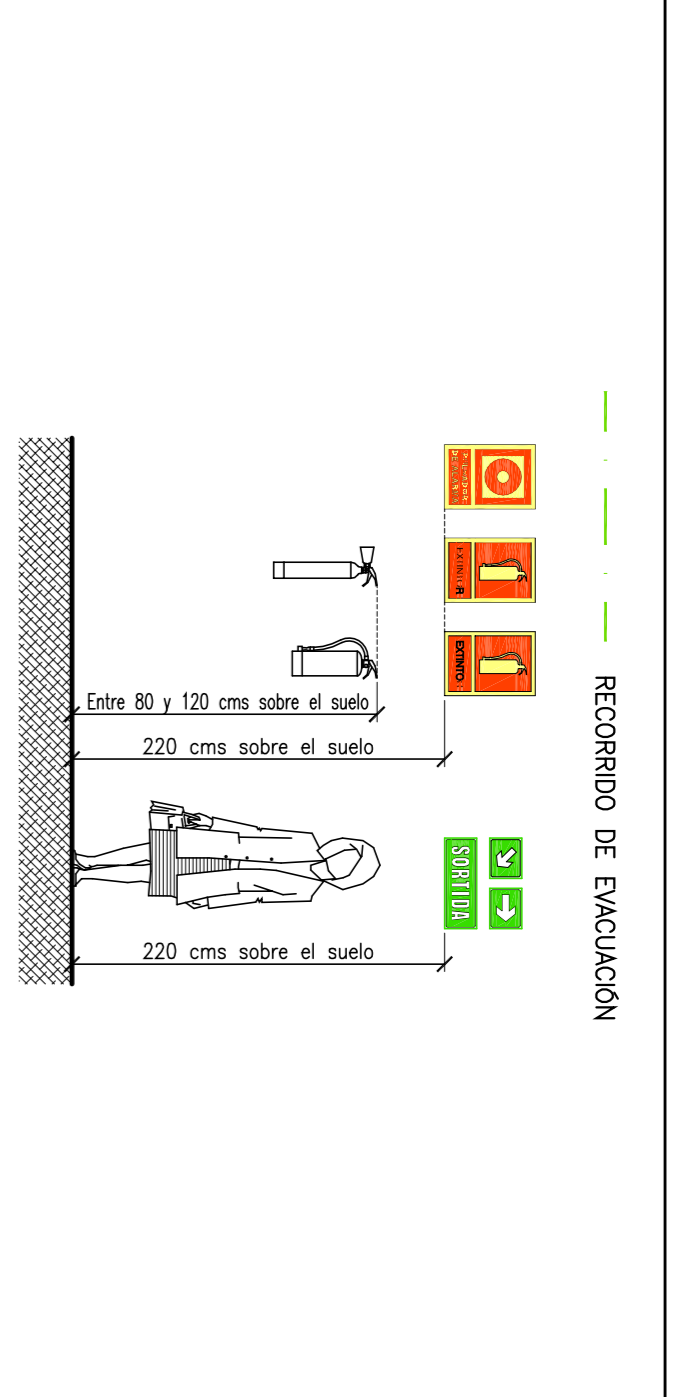

MOTOR 23, S.A.
REUS

| | |
|---|------------------------------|
| Nombre | INGENIERO TÉCNICO INDUSTRIAL |
| Fecha | Julio 2021 |
| Dibujado | A. Aparicio |
| Comprobado | J. Millán |
| Escala | 1:100 |
| TALLER REPARACIÓN DE AUTOMÓVILES | |
| PLANTAS SUPERFICIES e INCENDIOS | |
| Número | 2 |

Expdiente MOTOR 23 REUS